




放送

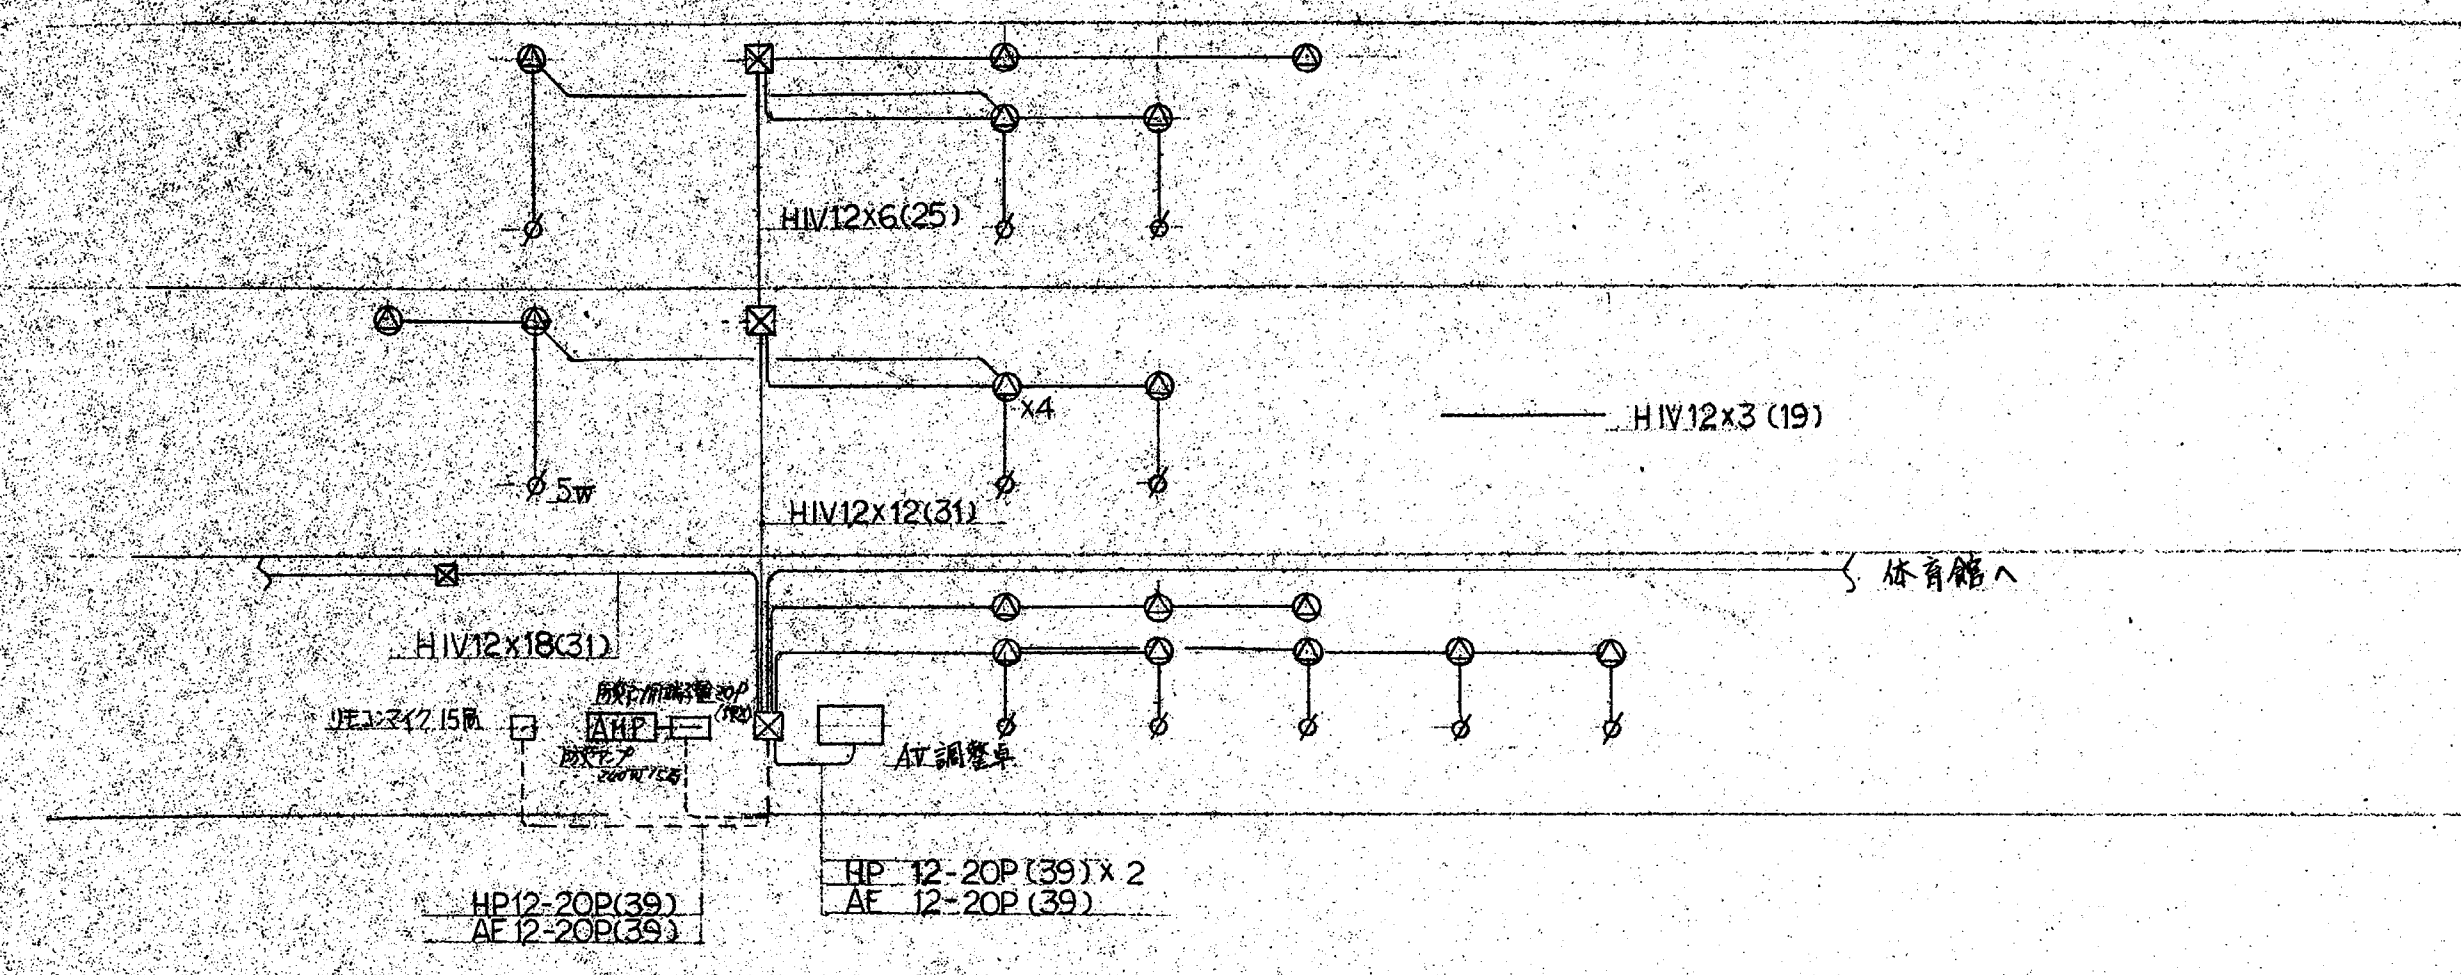


テレビ受信

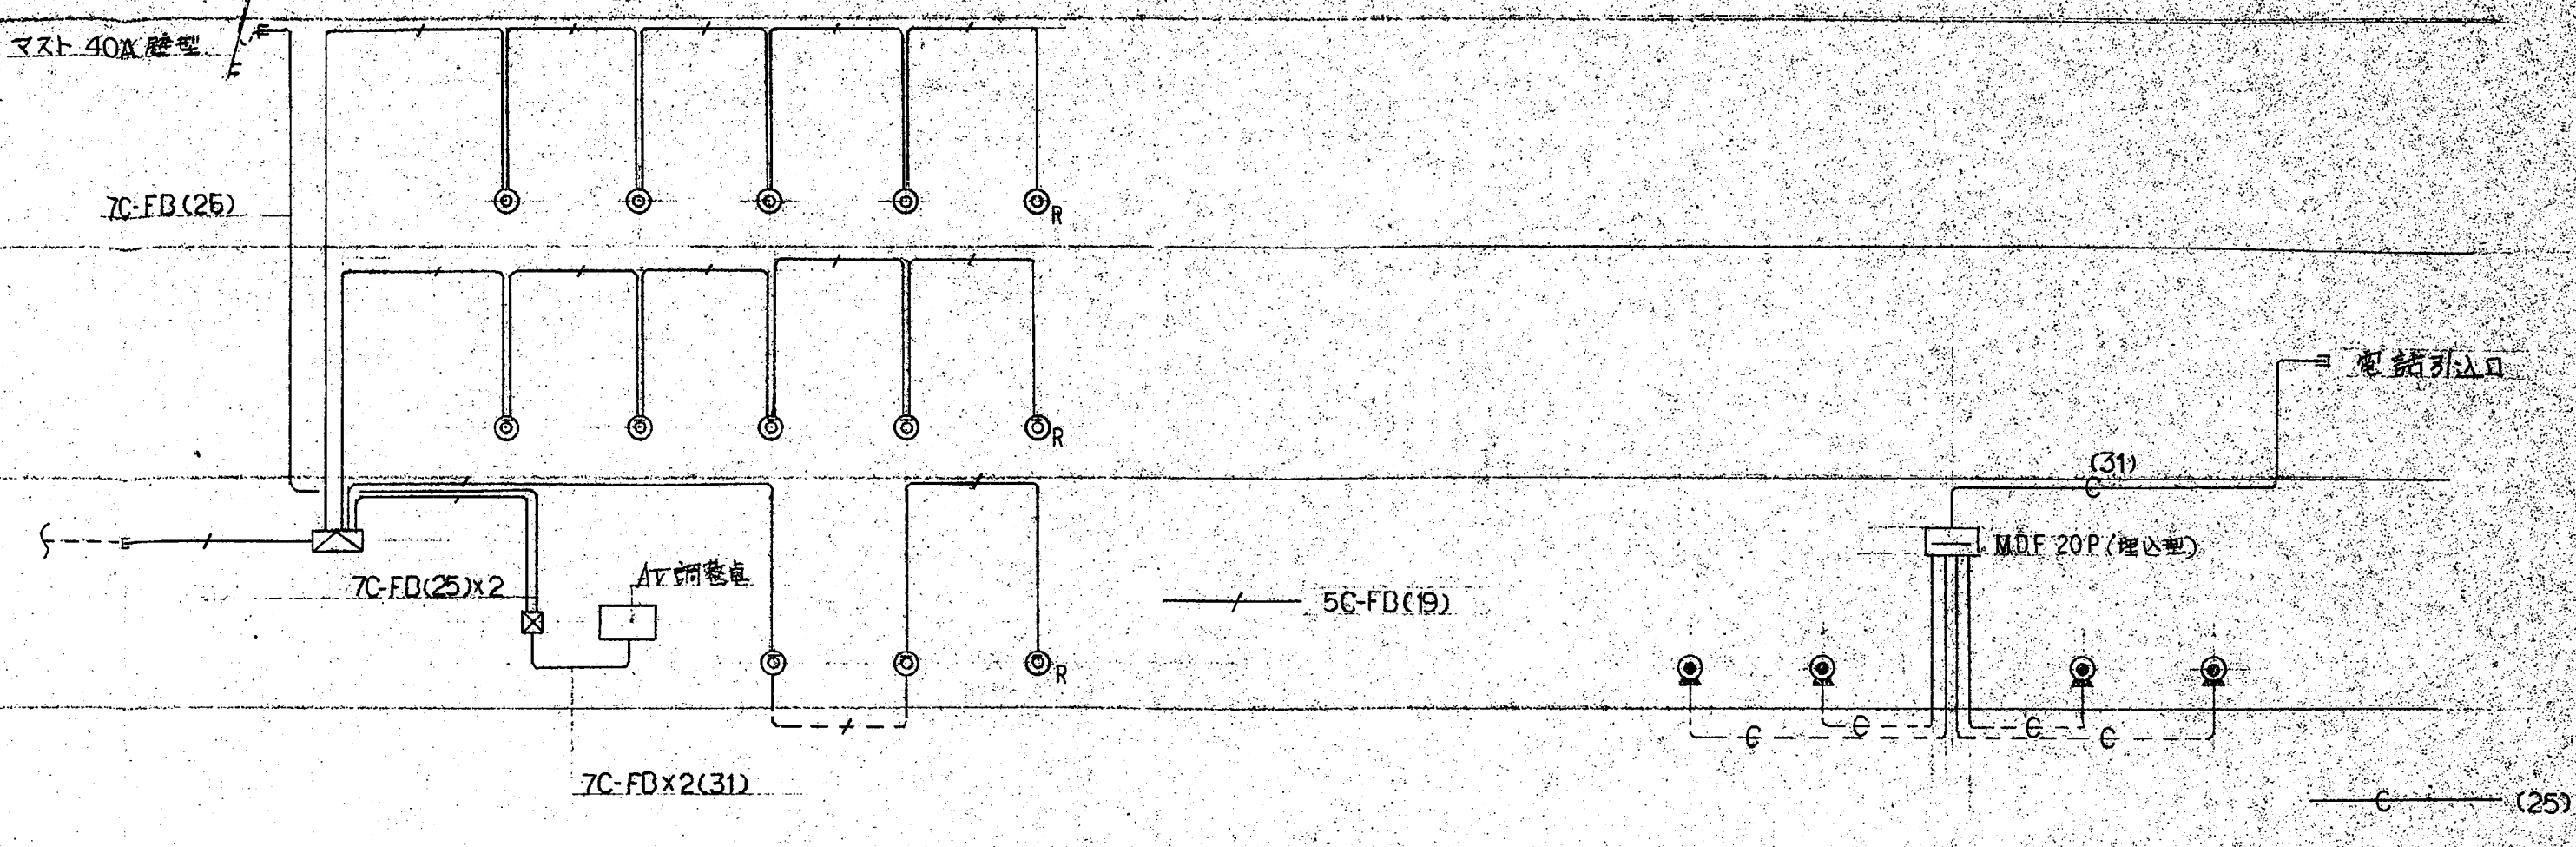


電話

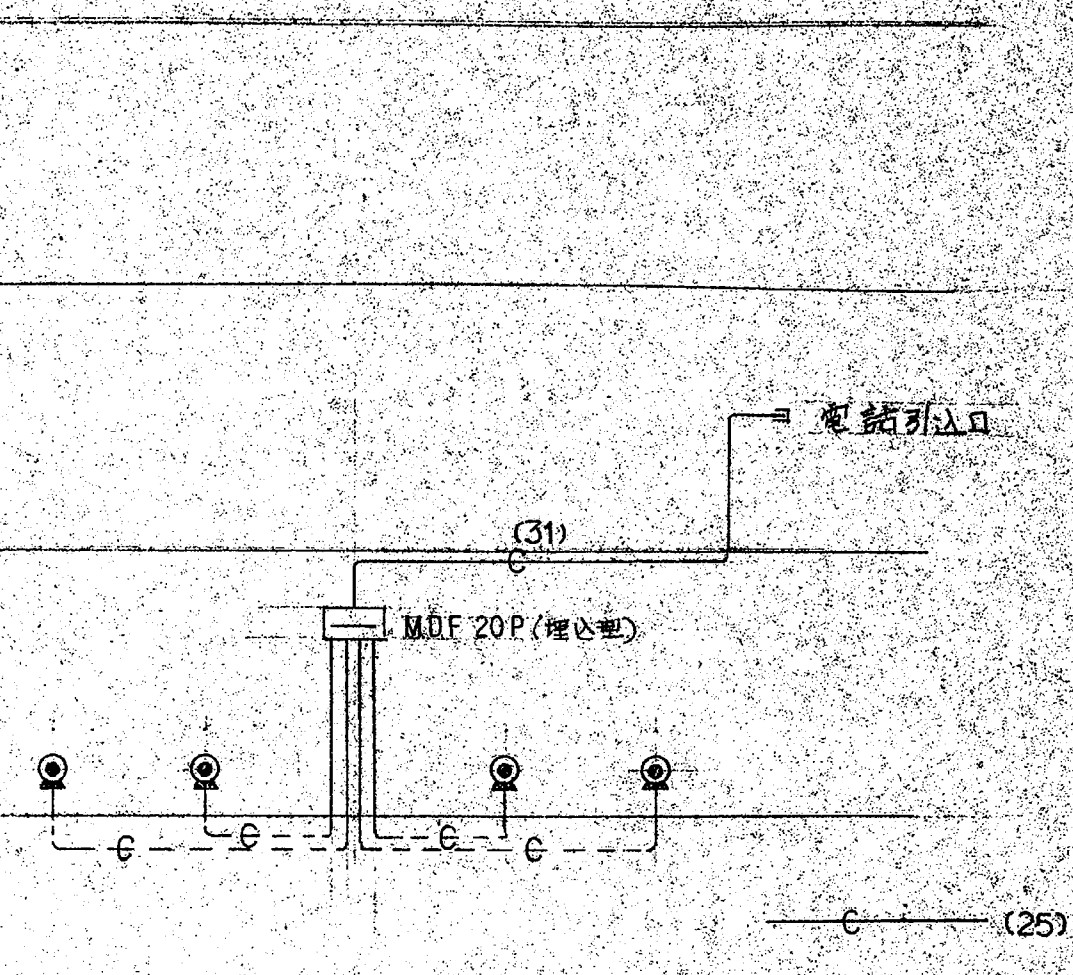


インターホン

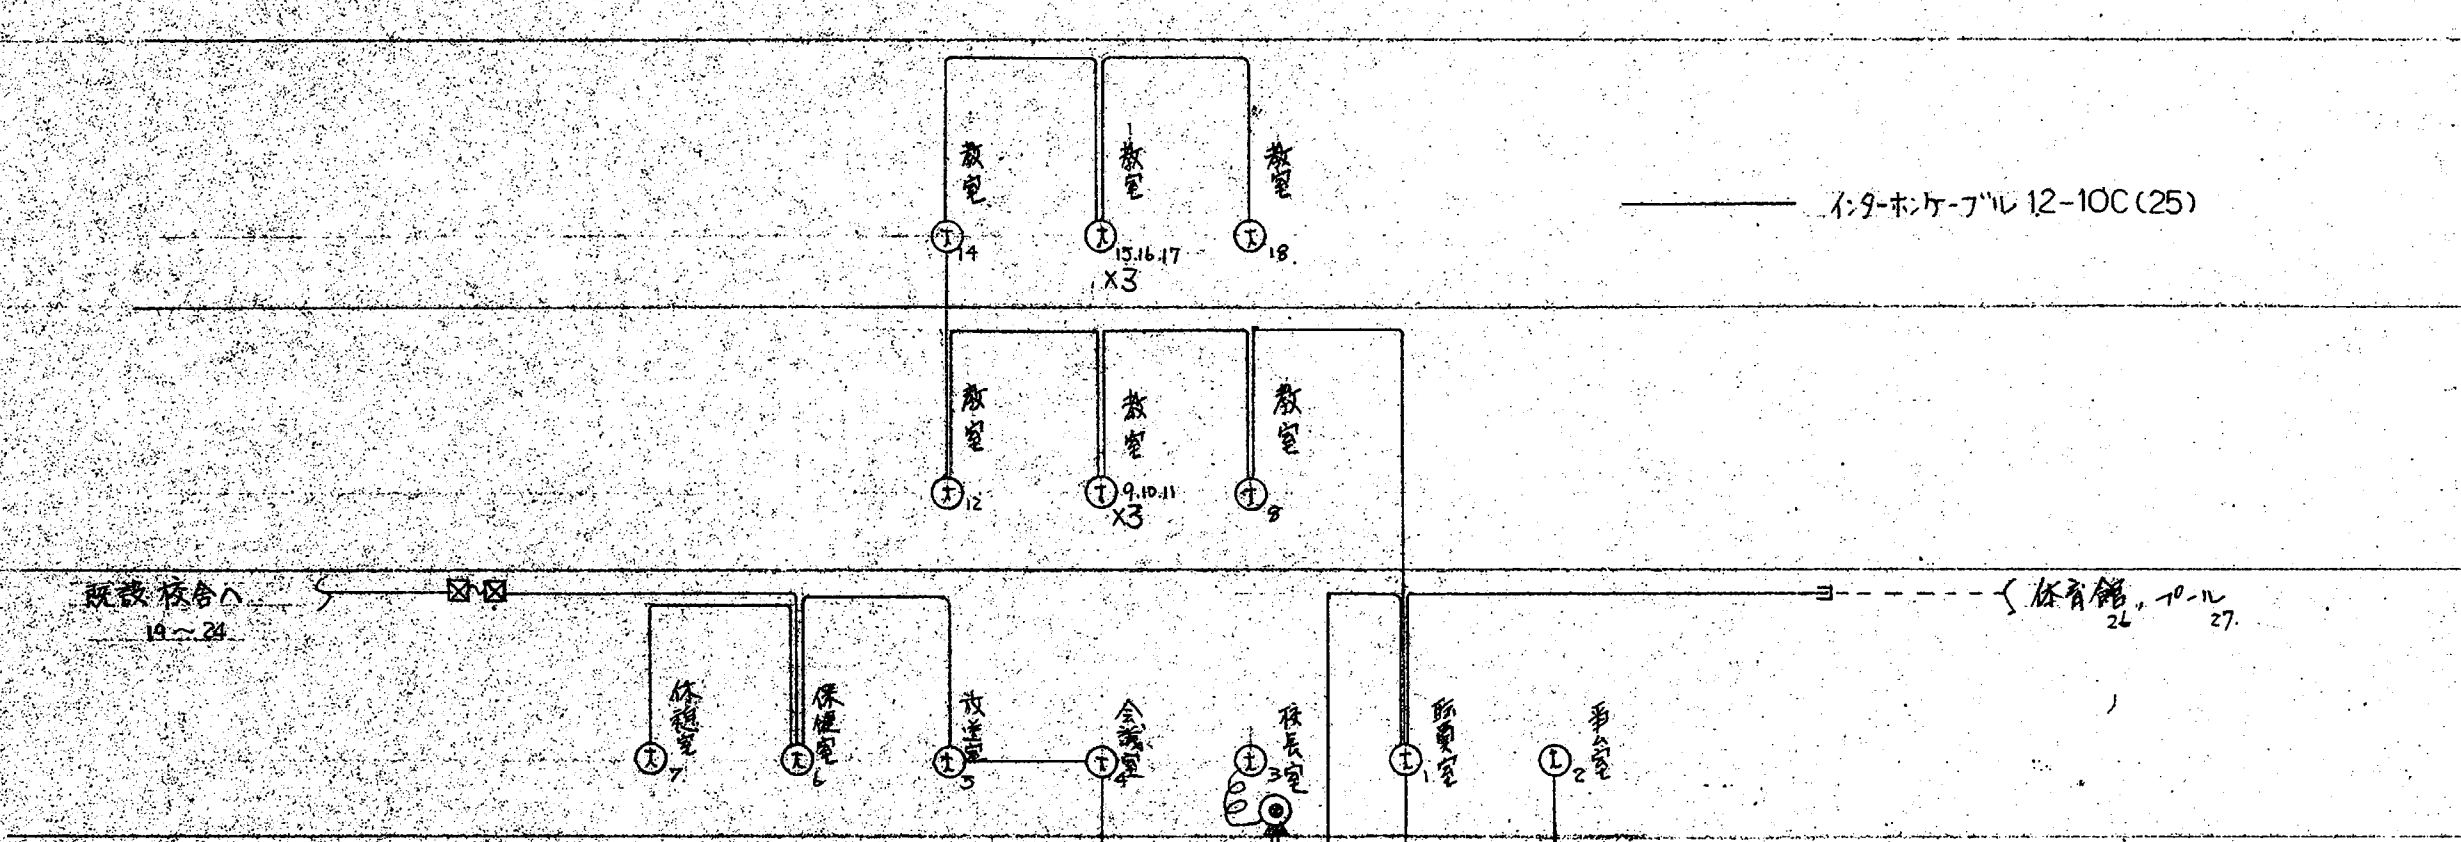


時計

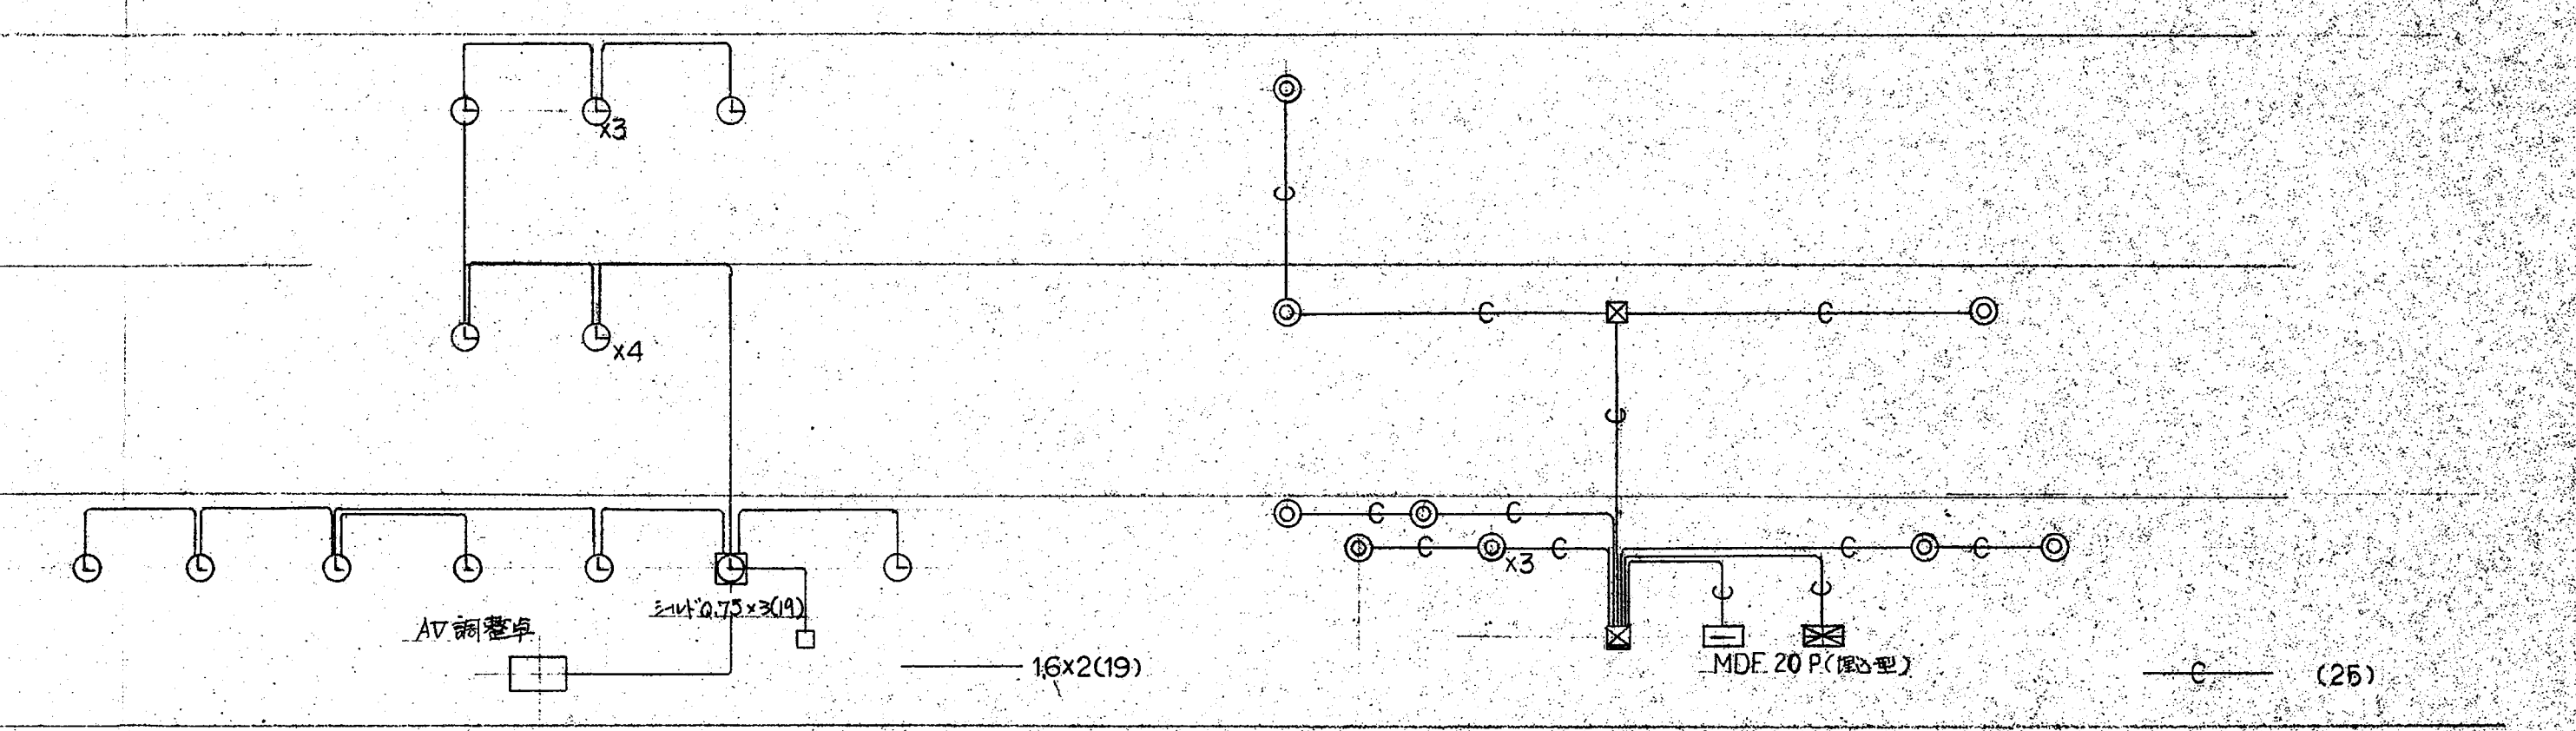

警備保障

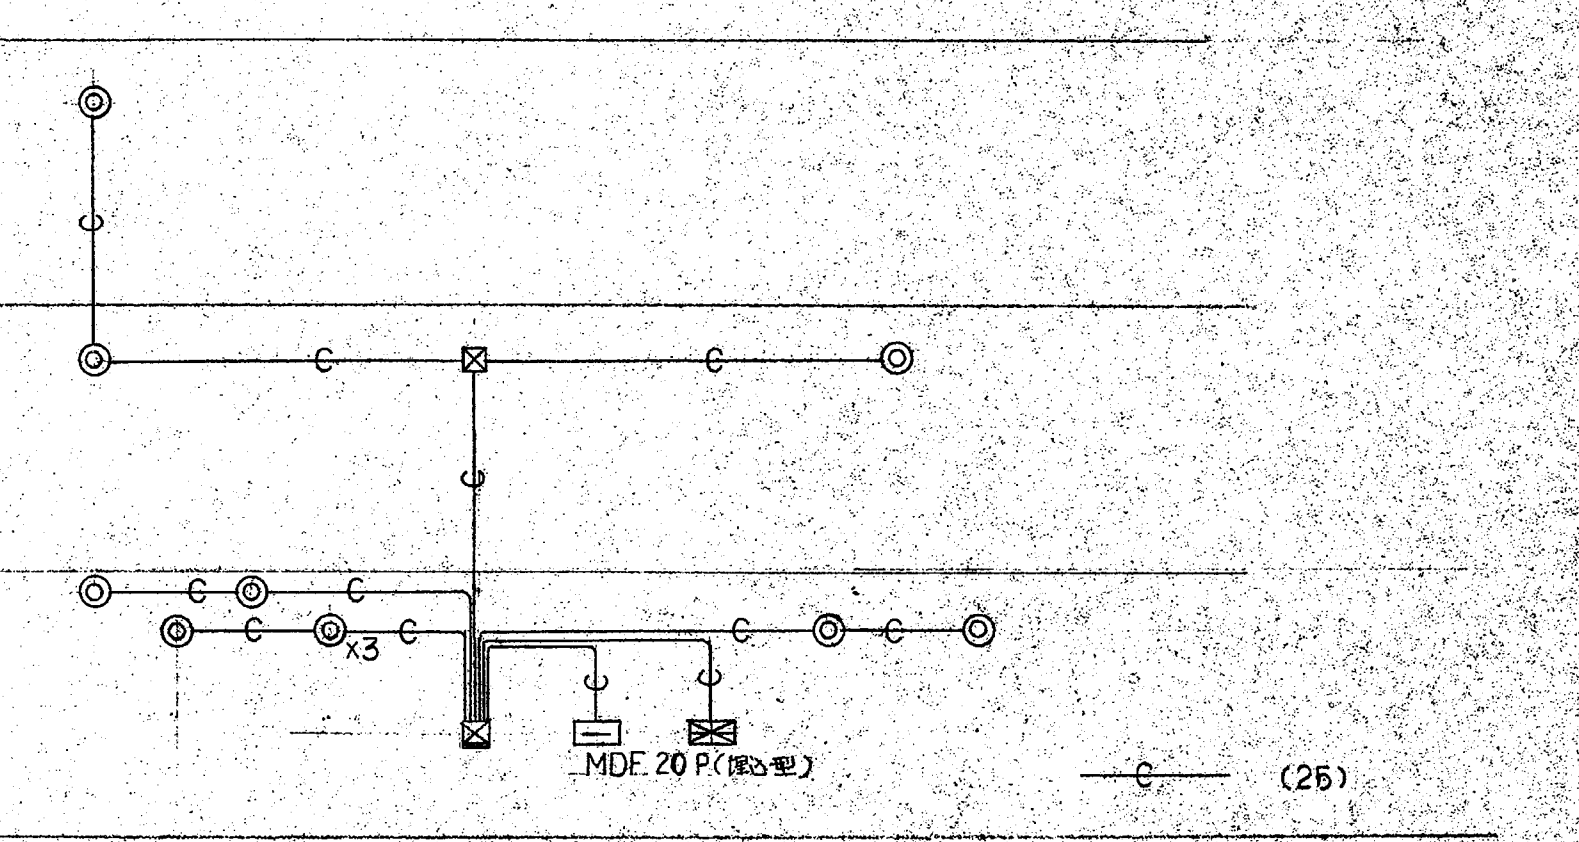


幹線

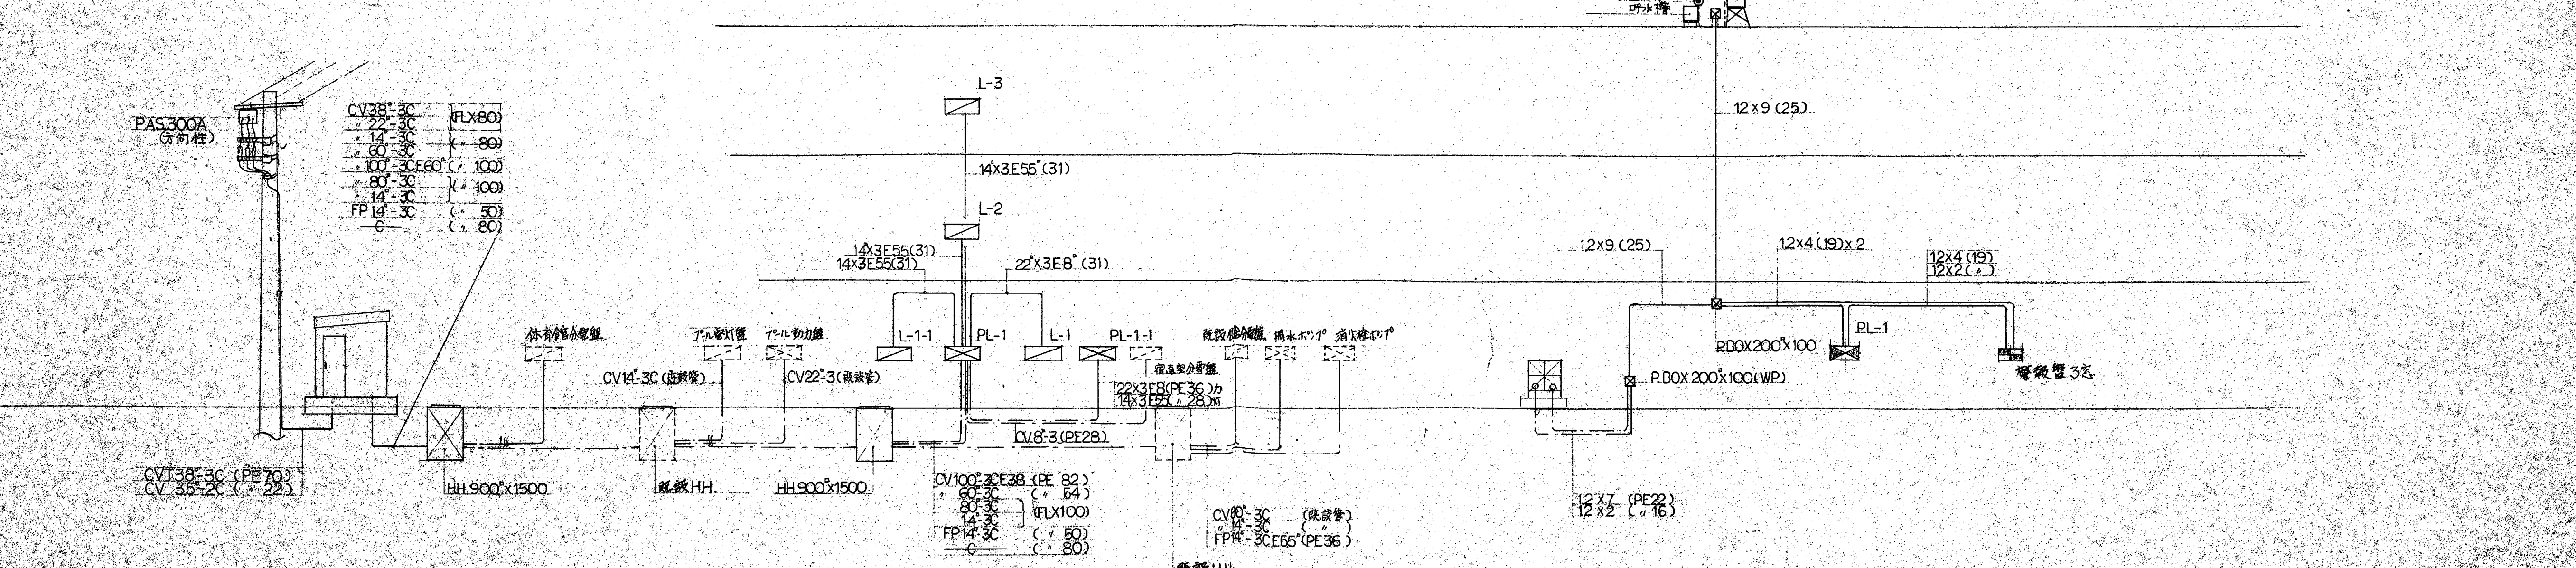


概要	設計年月日	設計	検閲	承認	工事名	縮尺	図面番号
	変更年月日	製図	担当		浦安市立笠原小学校校舎改築 電気設備 工事設計図		NO. 4
					幹線・弱電設備系統図		



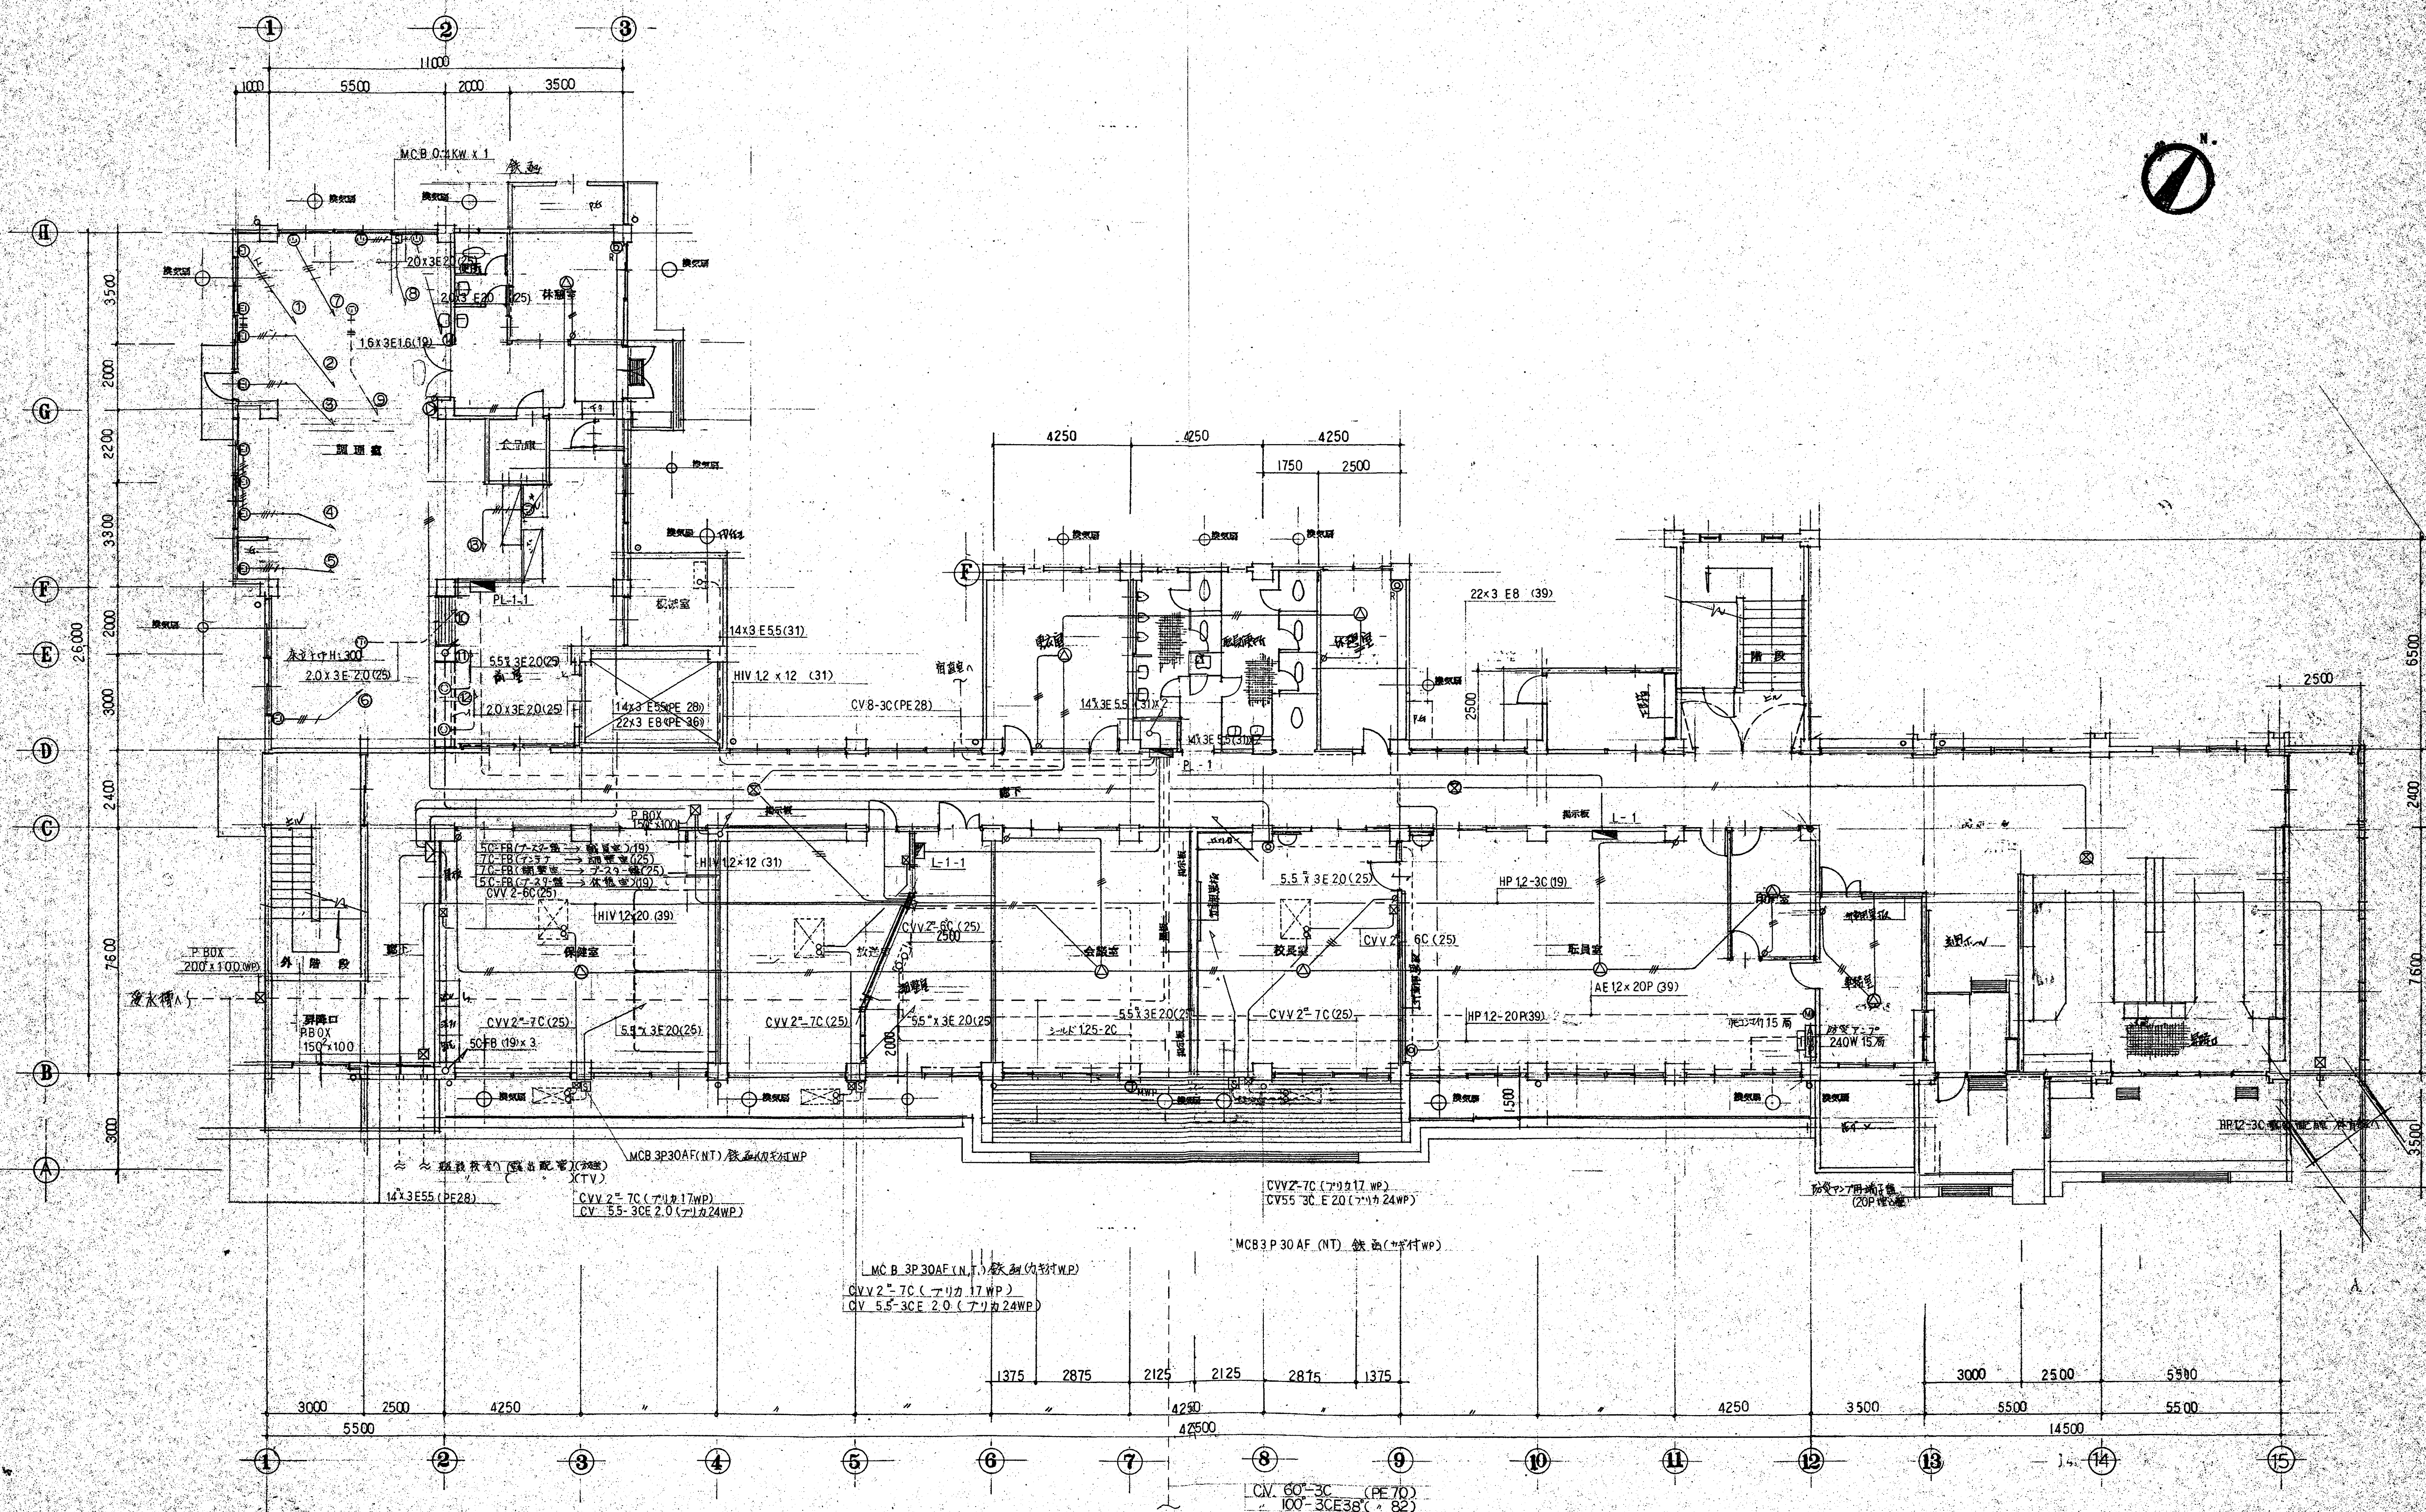


概要 1階平面図 放送テレビ動力設備	設計年月日	設計	検図	承認	工事名 鴻巣市立笠原小学校校舎改築 電気設備 工事設計図	縮尺 1/100	図面番号 E
	変更年月日	製図	担当	図面名 1階平面図 放送テレビ動力設備	図面番号 NO. 6	1/100	E



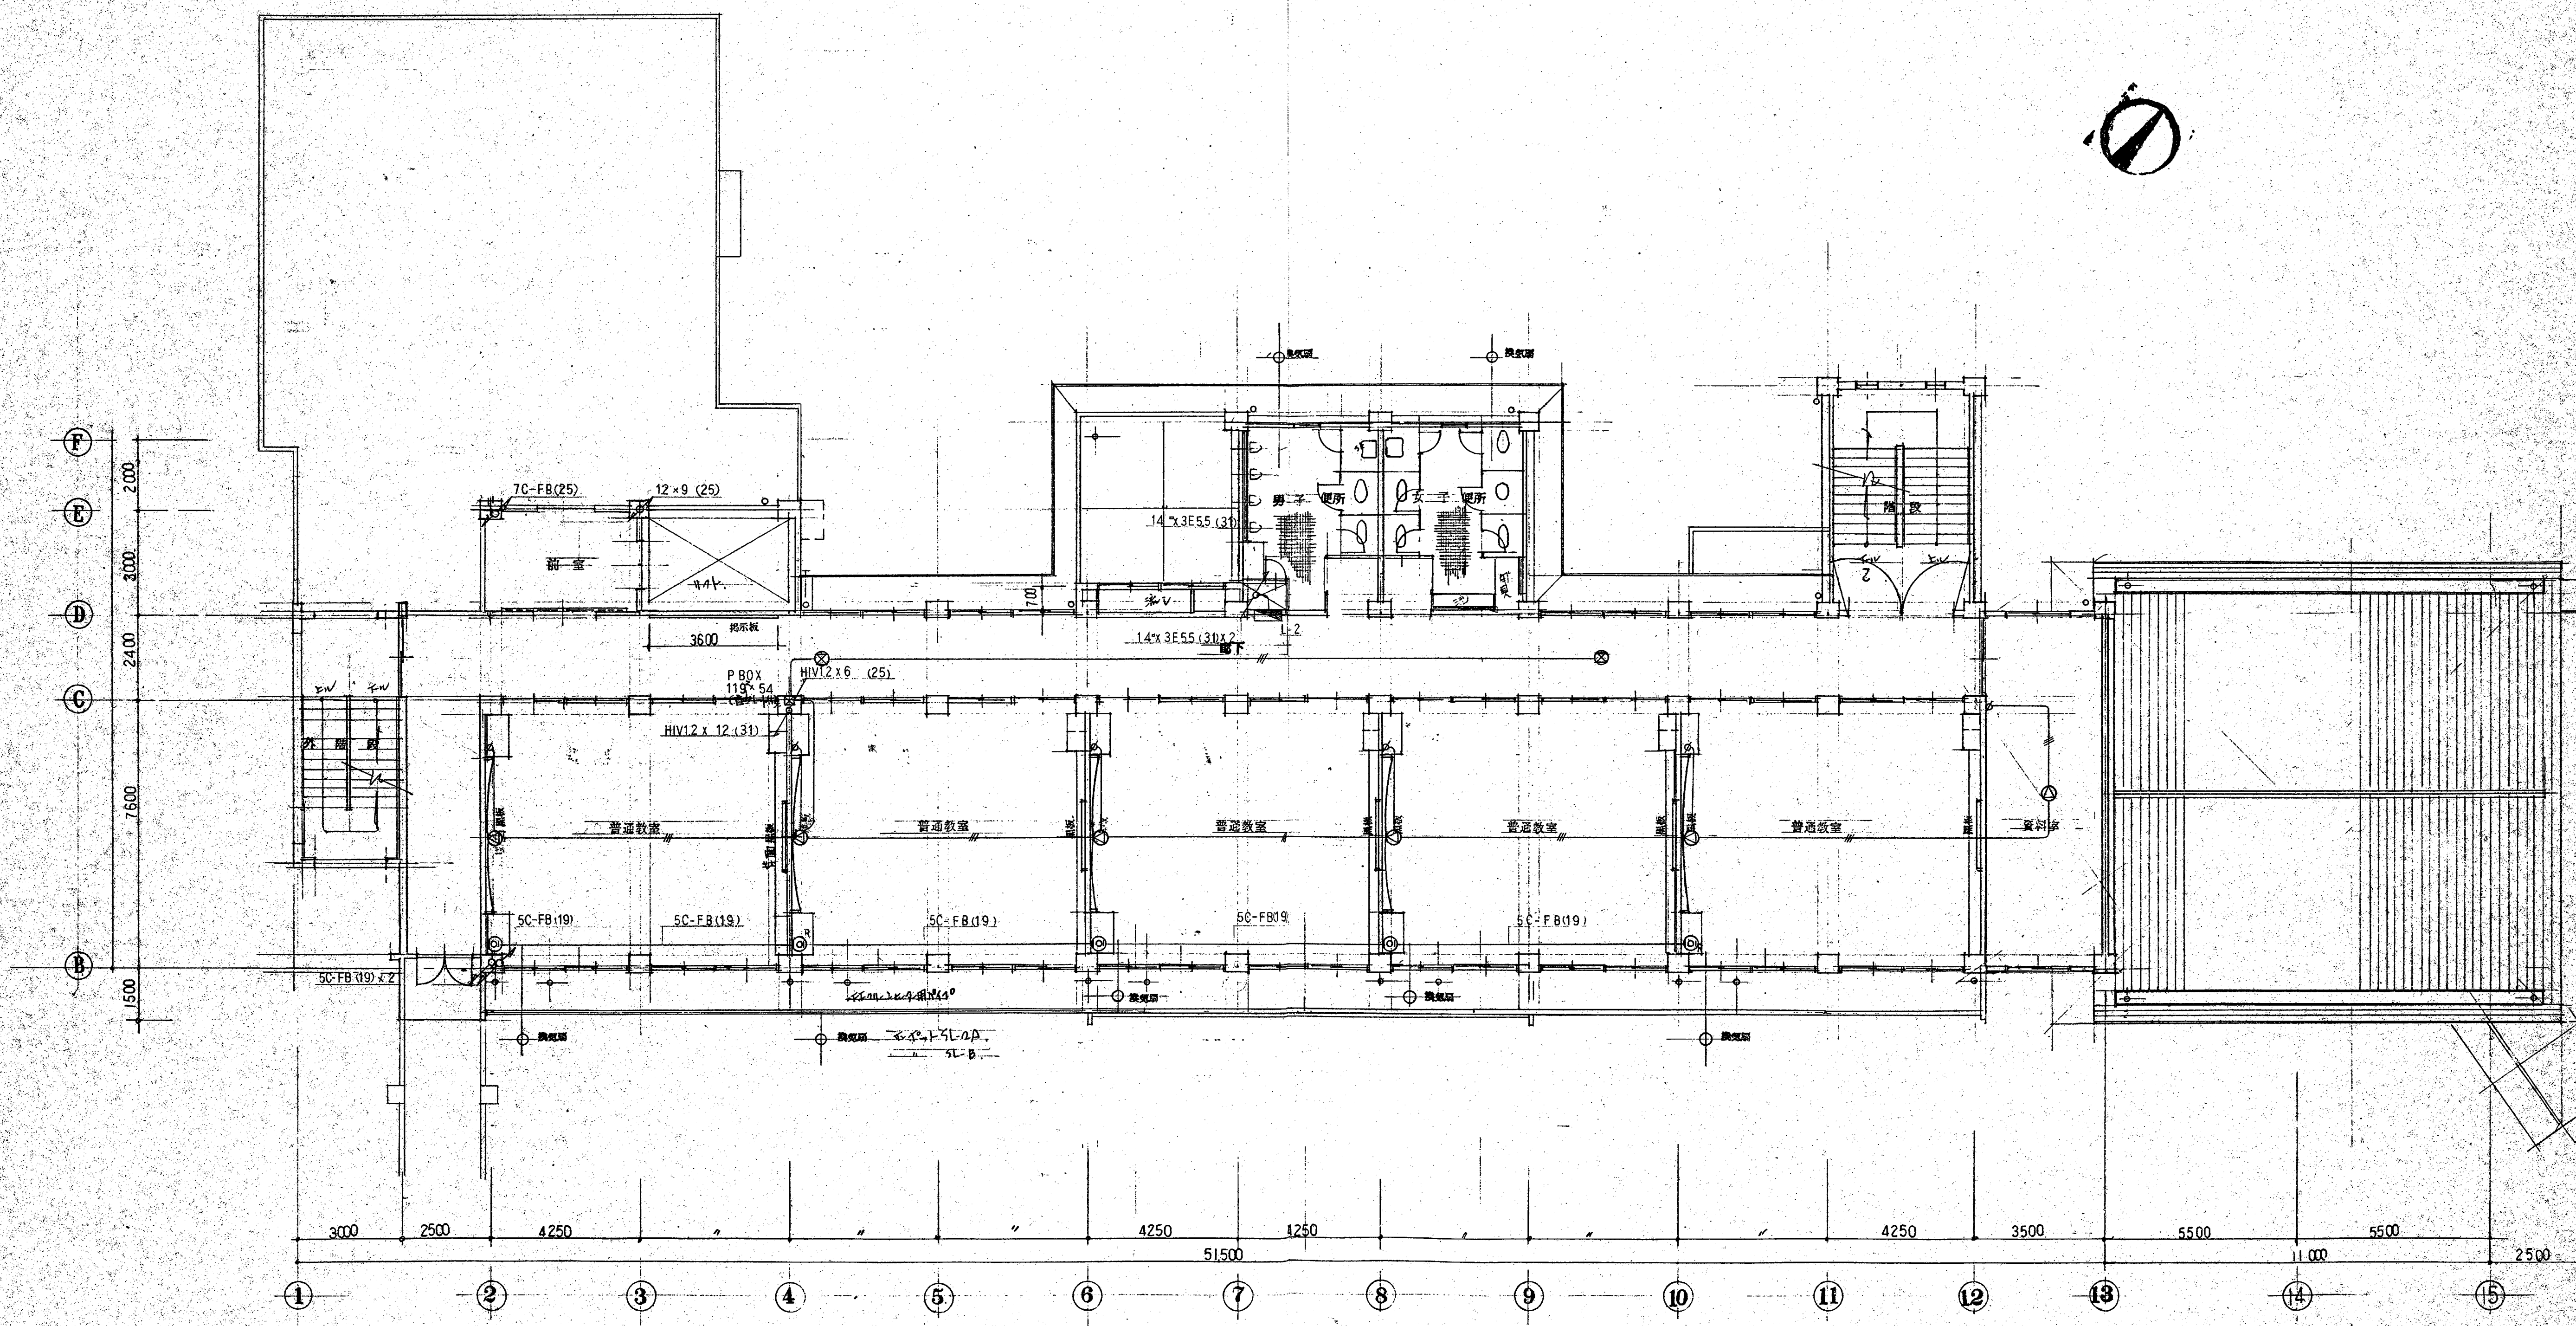


概要 変更年月日	設計年月日	設計	検図	承認	工事名	縮尺	図面番号
	製図	担当			鴻巣市立笠原小学校校舎改築 電気設備 工事設計図	1/100	NO. 7



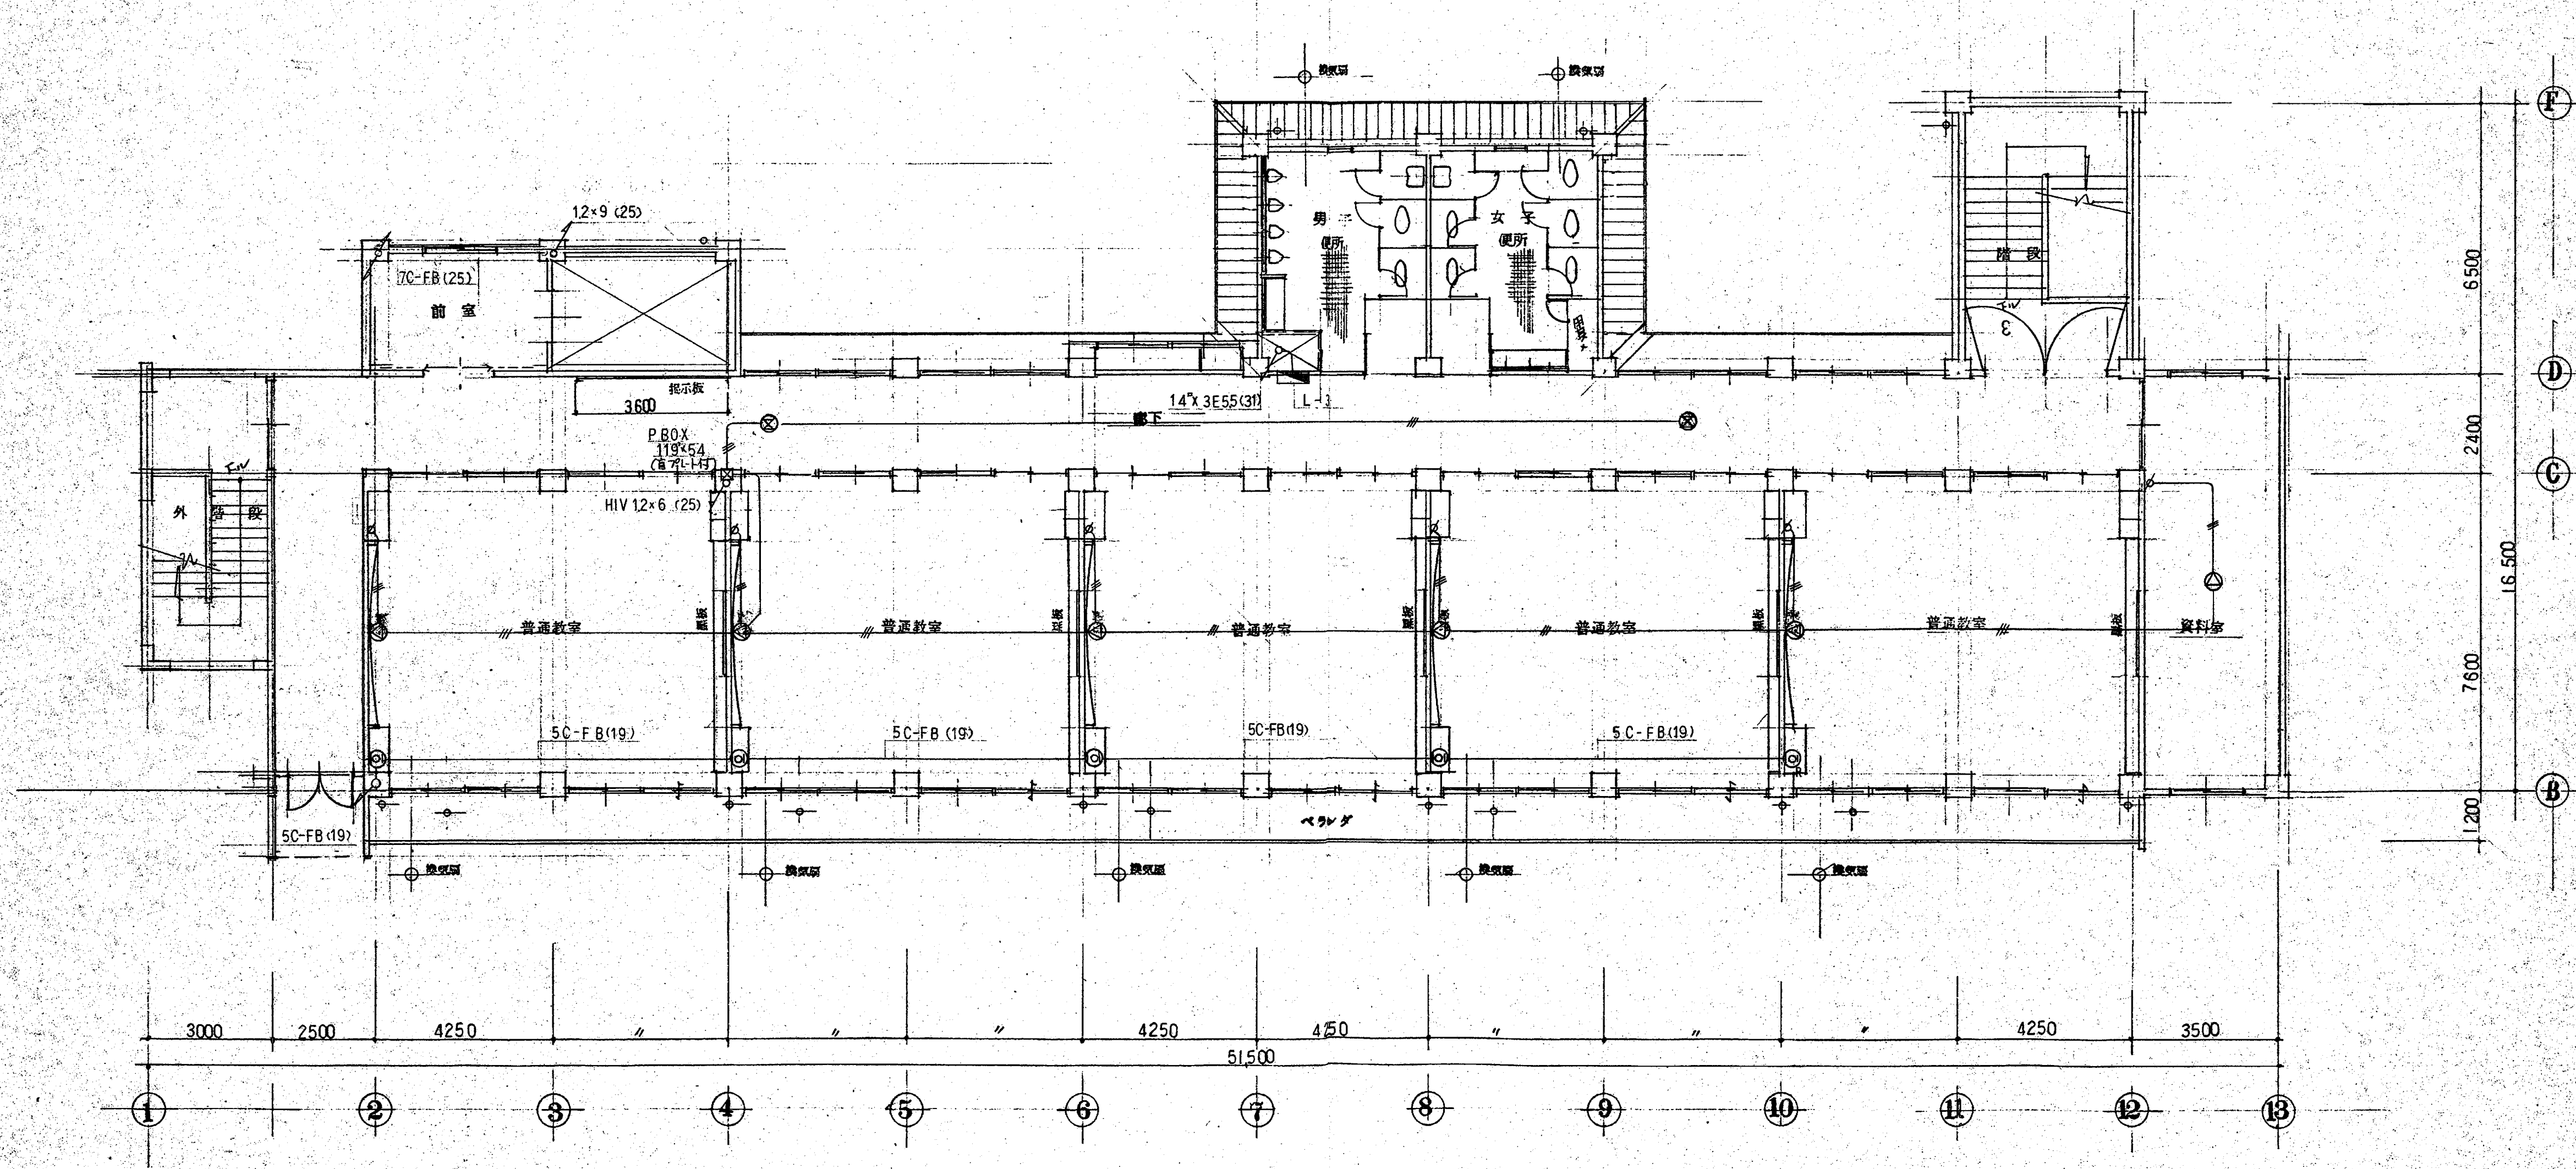


概要	設計年月日	設計	検図	承認	工事名	縮尺	図面番号
	変更年月日	製図	担当		福島県立釜原小学校校舎改築 電気設備 工事設計図	1/100	E
					図面名	NO. 8	
					3階 平面図 放送テレビ設備		



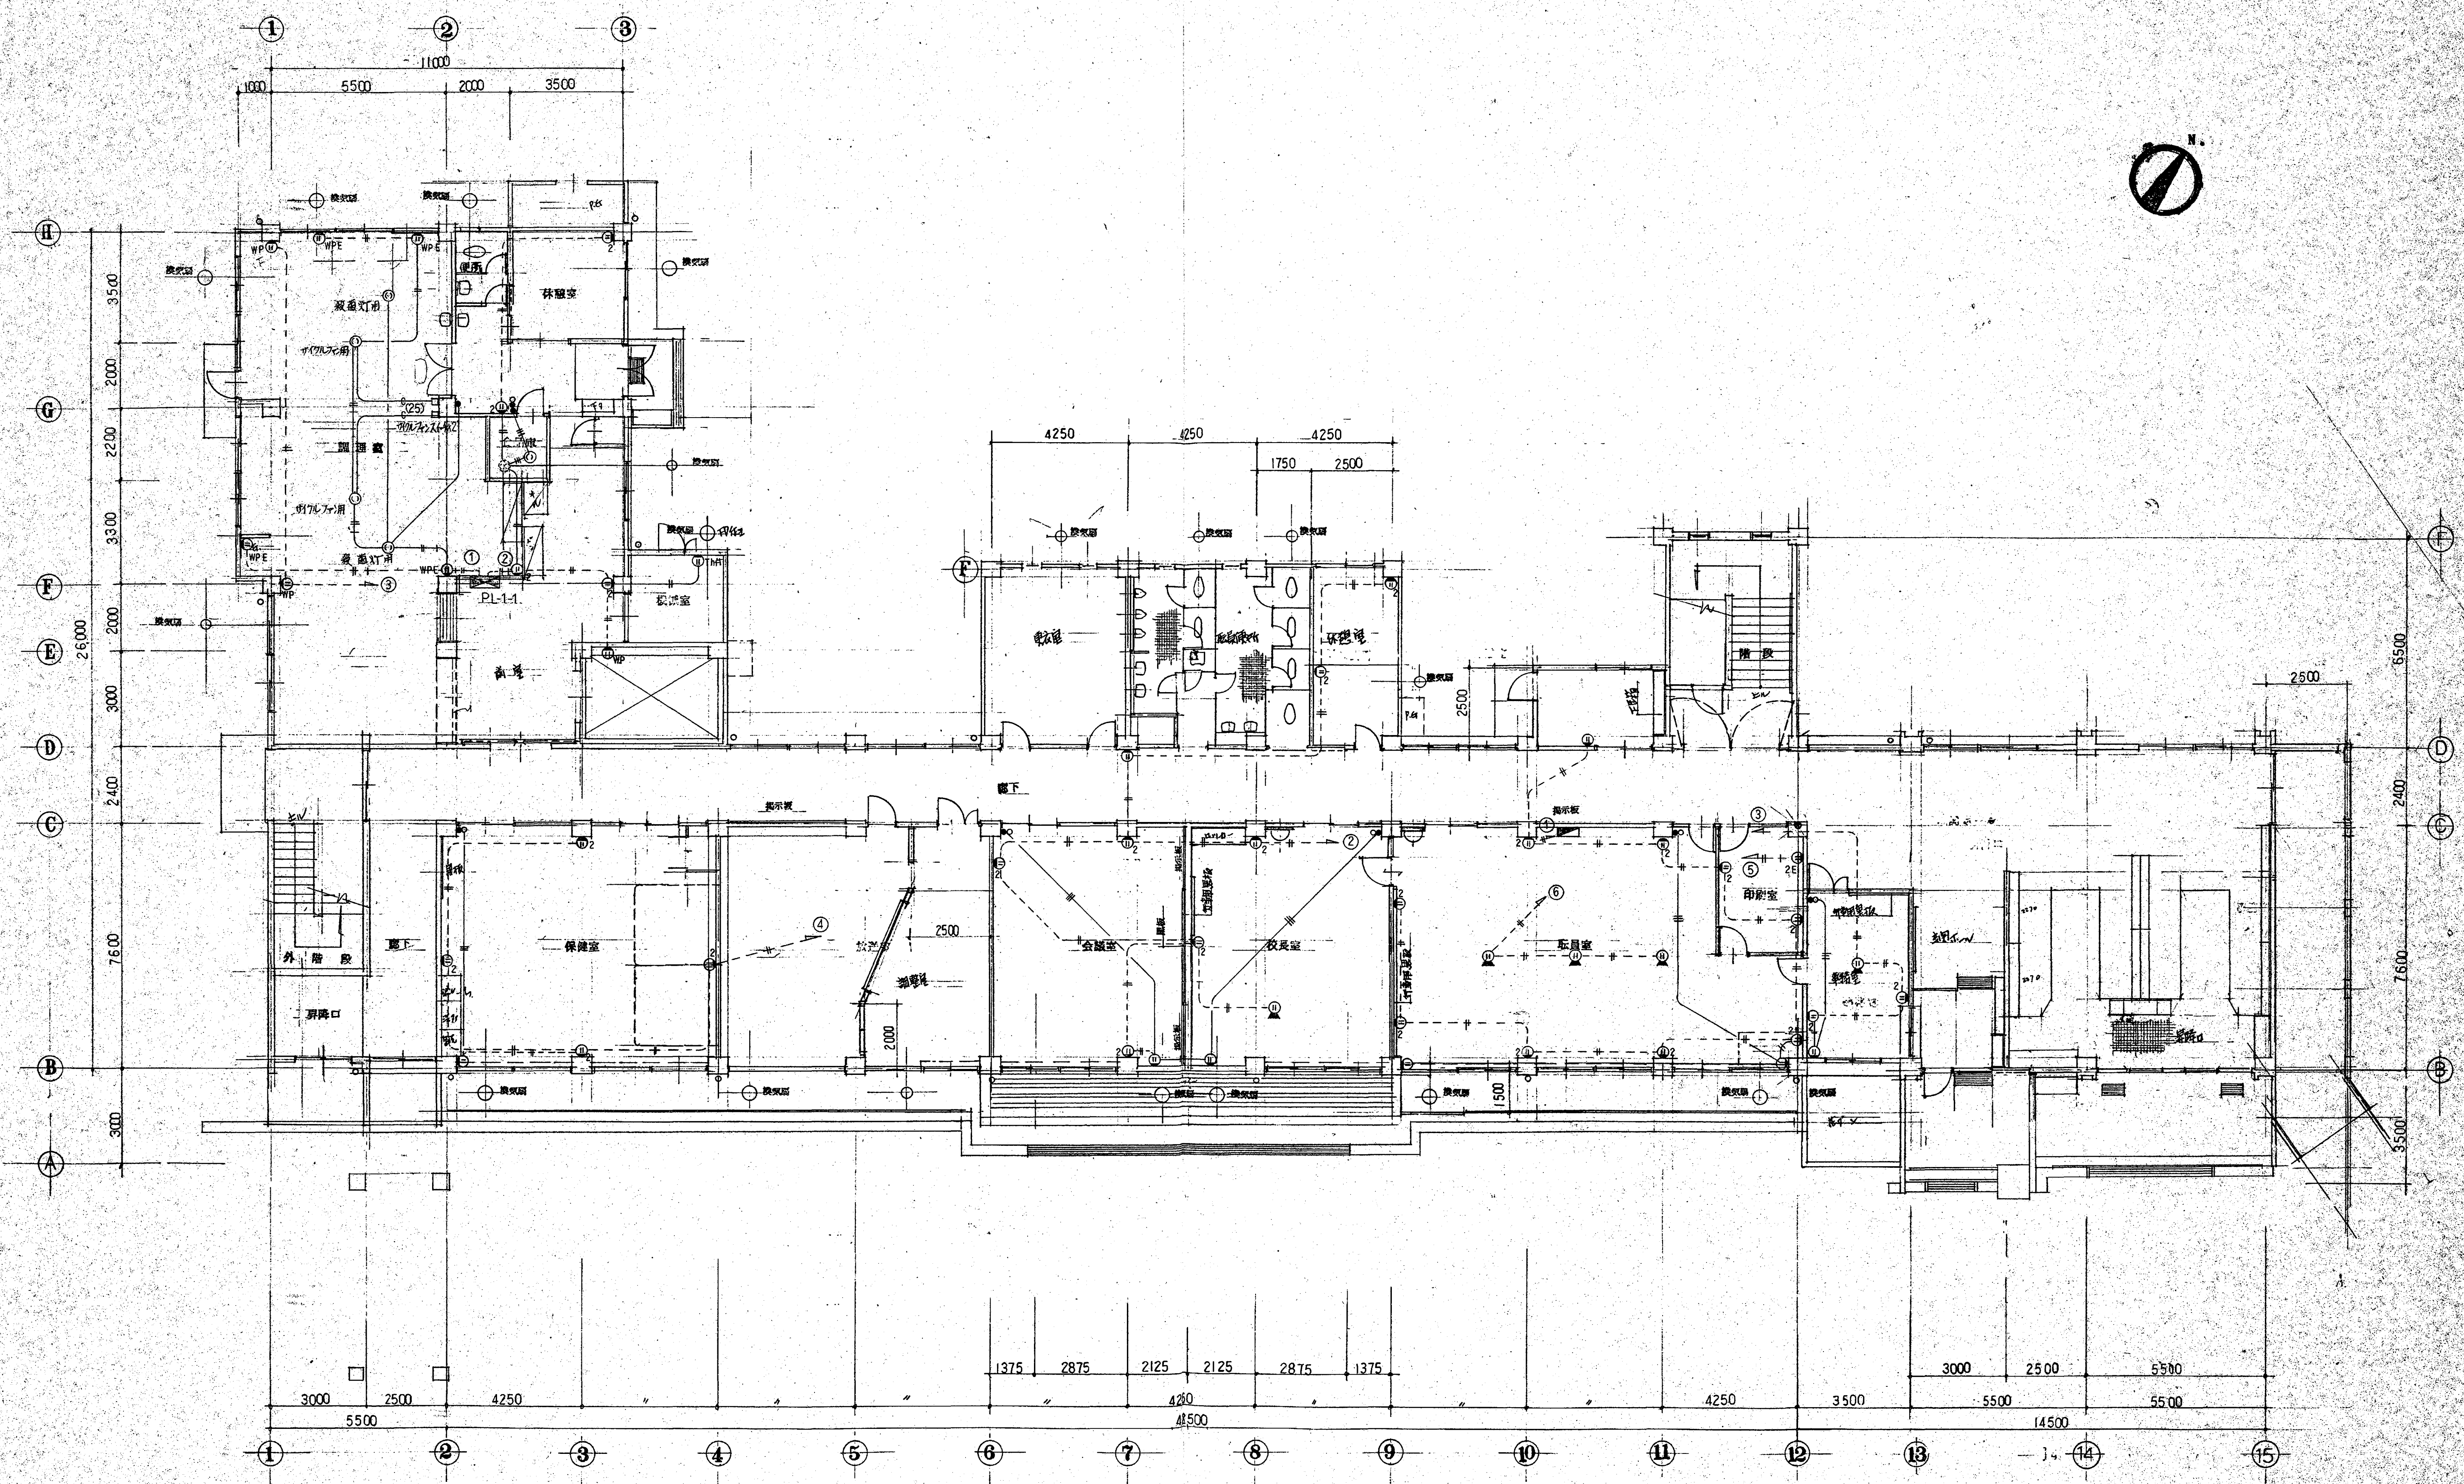


摘要	設計年月日	設計	検図	承認	工事名	縮尺	図面番号
	変更年月日	製図	担当		鴻巣市立笠原小学校校舎改築 建築計画 工事設計図	1/100	NO. 13
					1階平面図 2/7 設備		



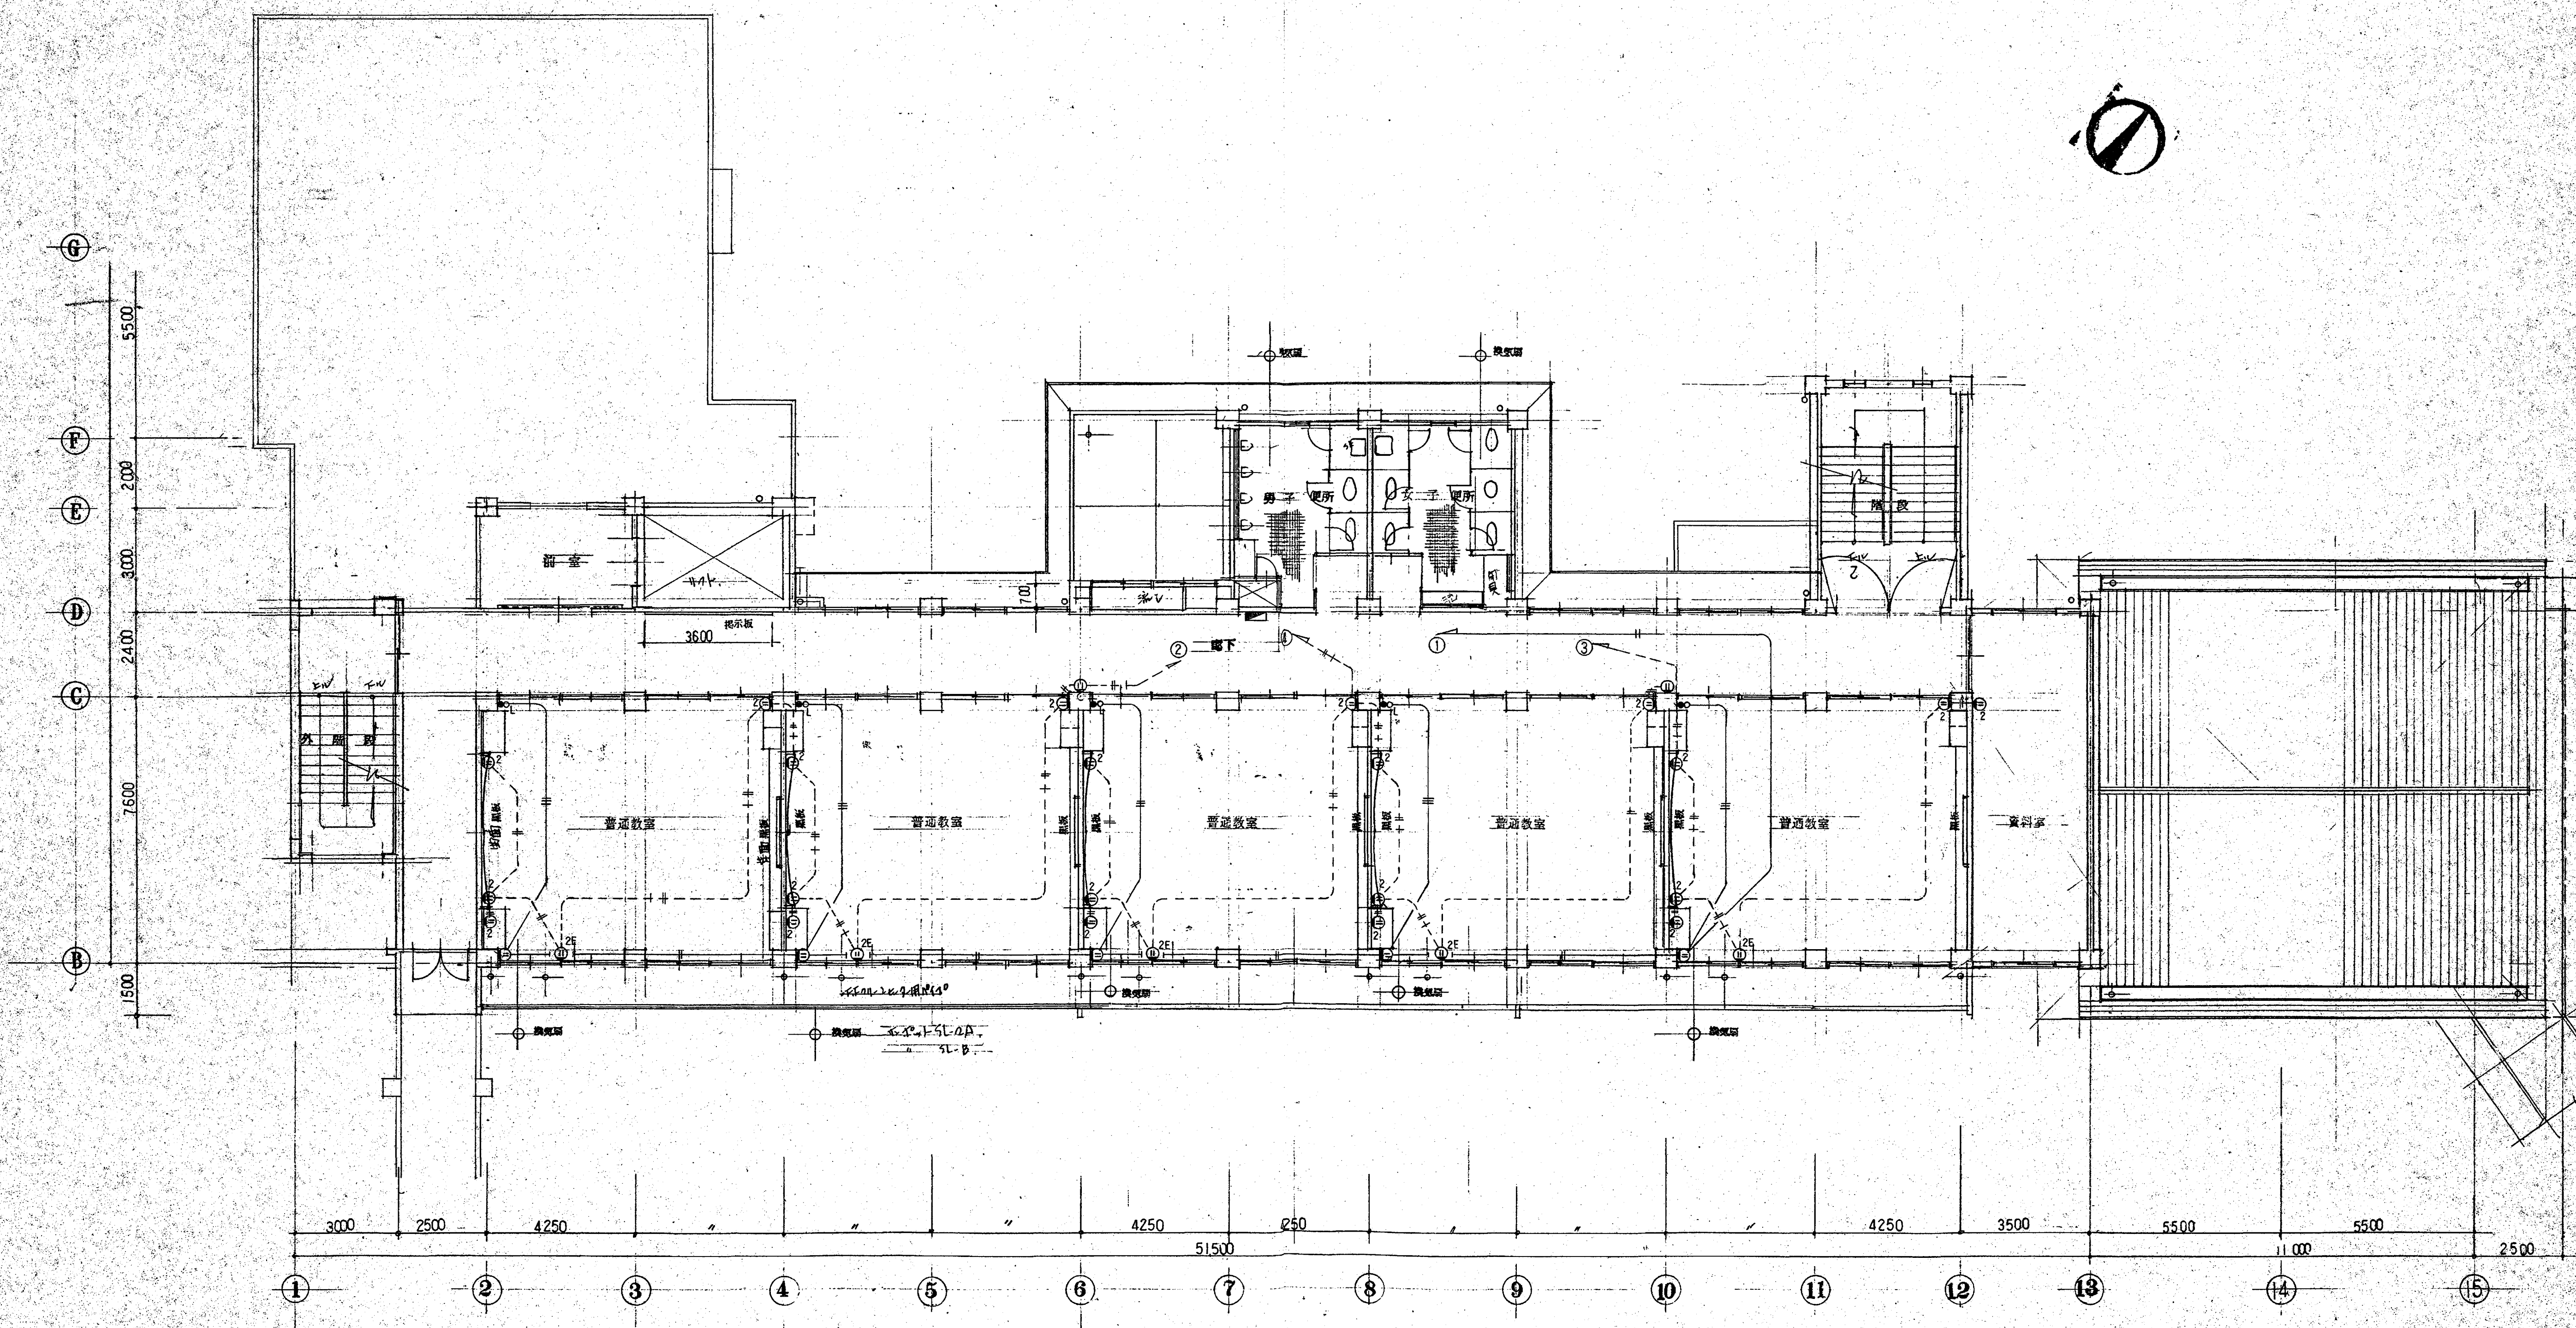


編者 設計者 製図者	設計年月日	設計	検図	承認	工事名	縮尺	図面番号
	変更年月日	製図	担当		鴻巣市立笠原小学校校舎改築 電気設備 工事設計図	1/100	NO. 14
					図面名 2層 平面図 (電気設備)		



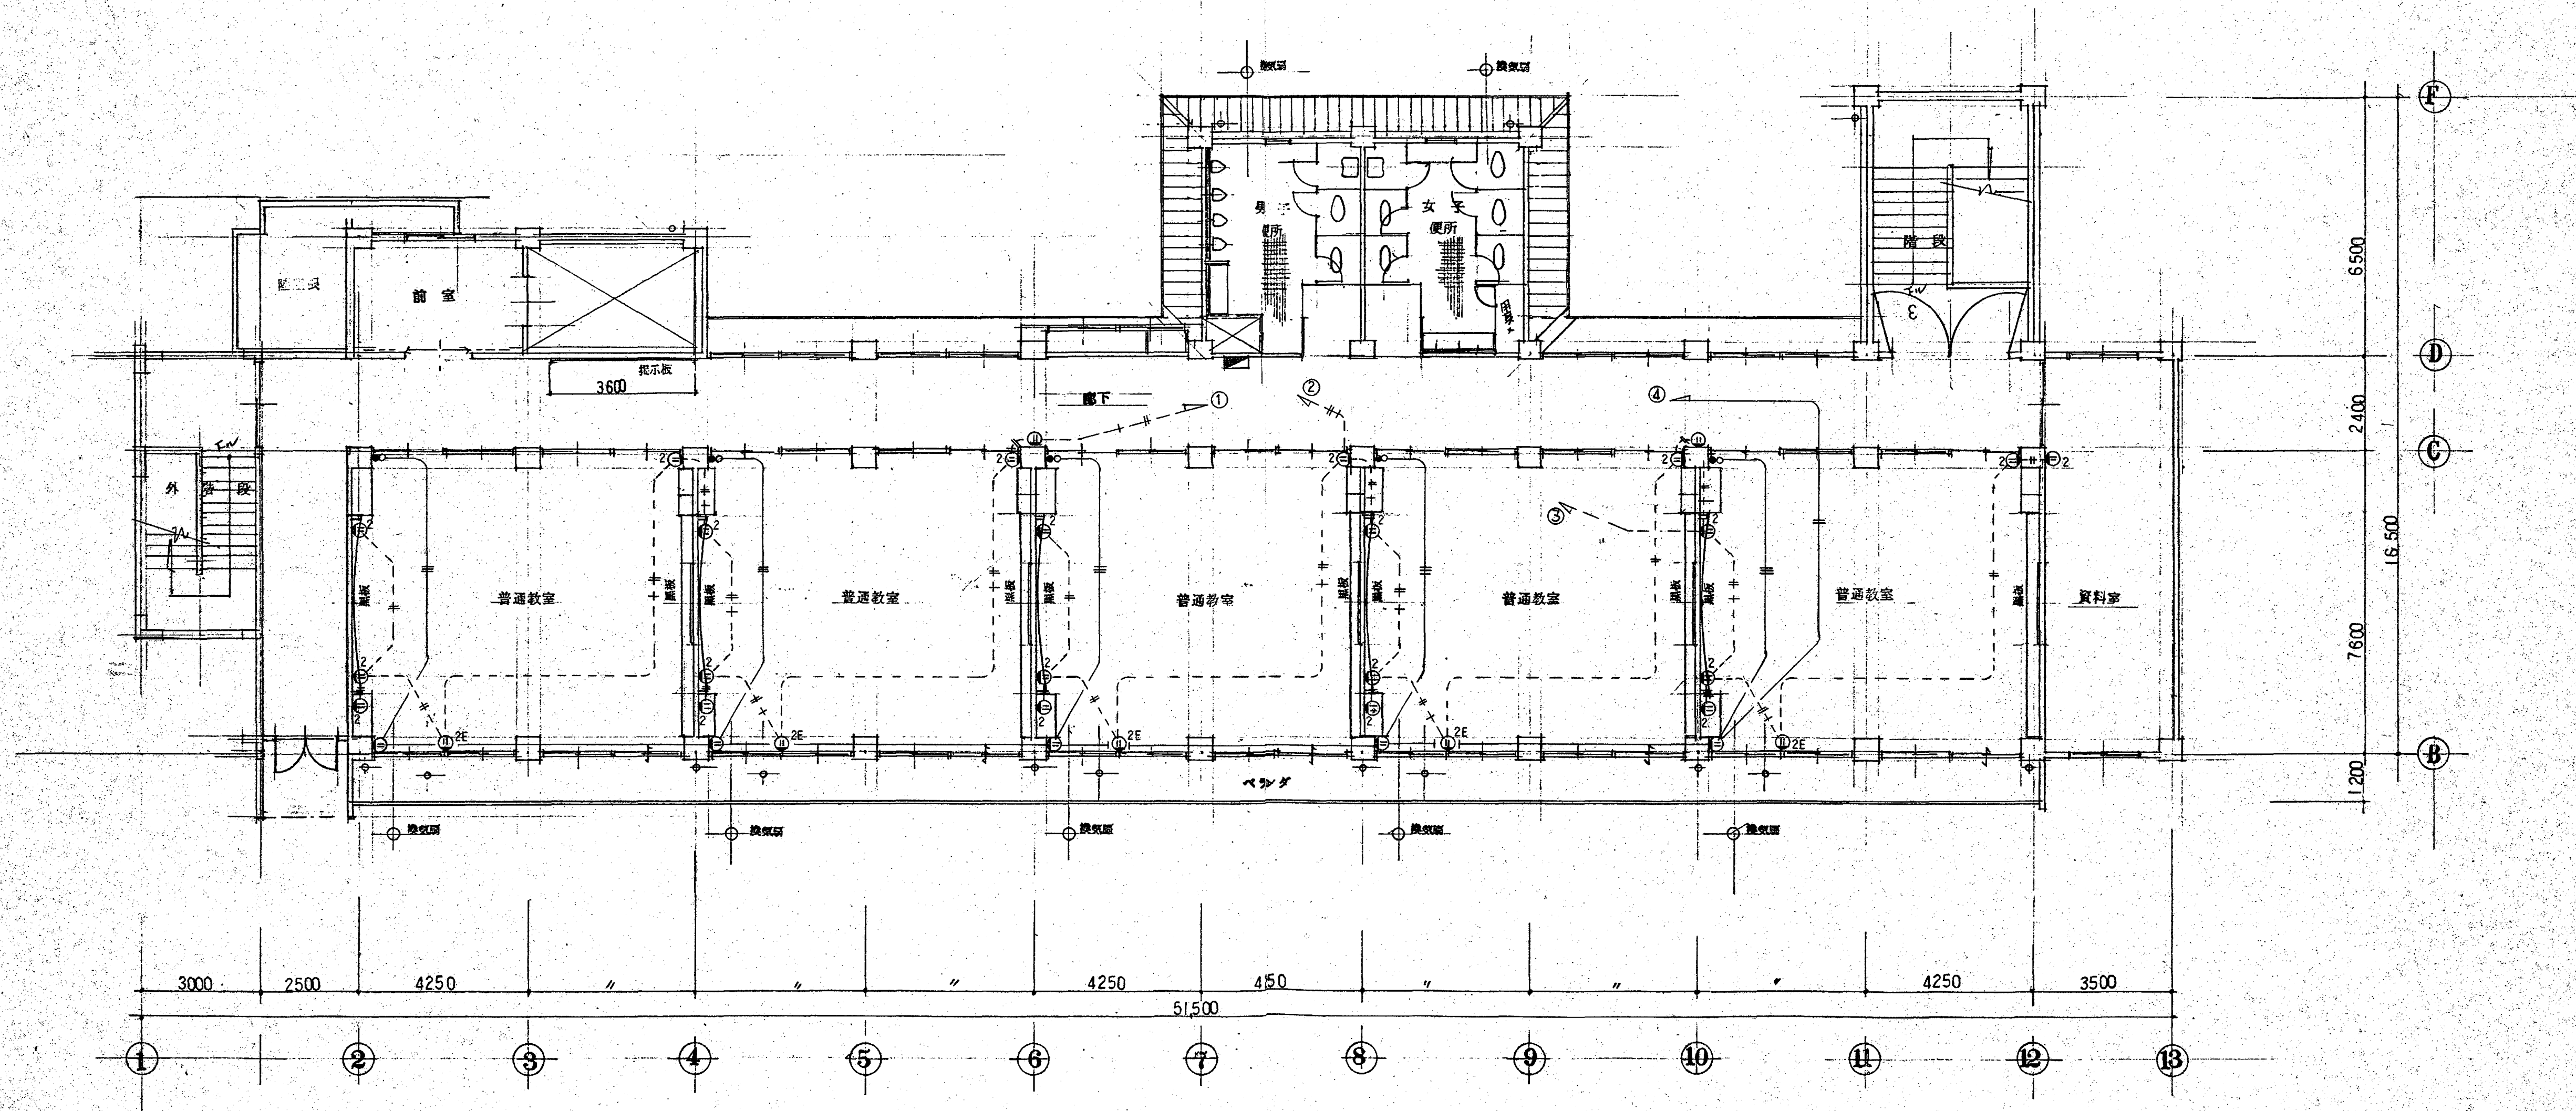

摘要	設計年月日	設計	検図	承認	工事名	縮尺	図面番号
	変更年月日	製図	担当		岡山市立笠原小学校校舎改築 電気設備 工事設計図	1/100	NO. 15
					図面名	3階平面図 コペホ 改 補	



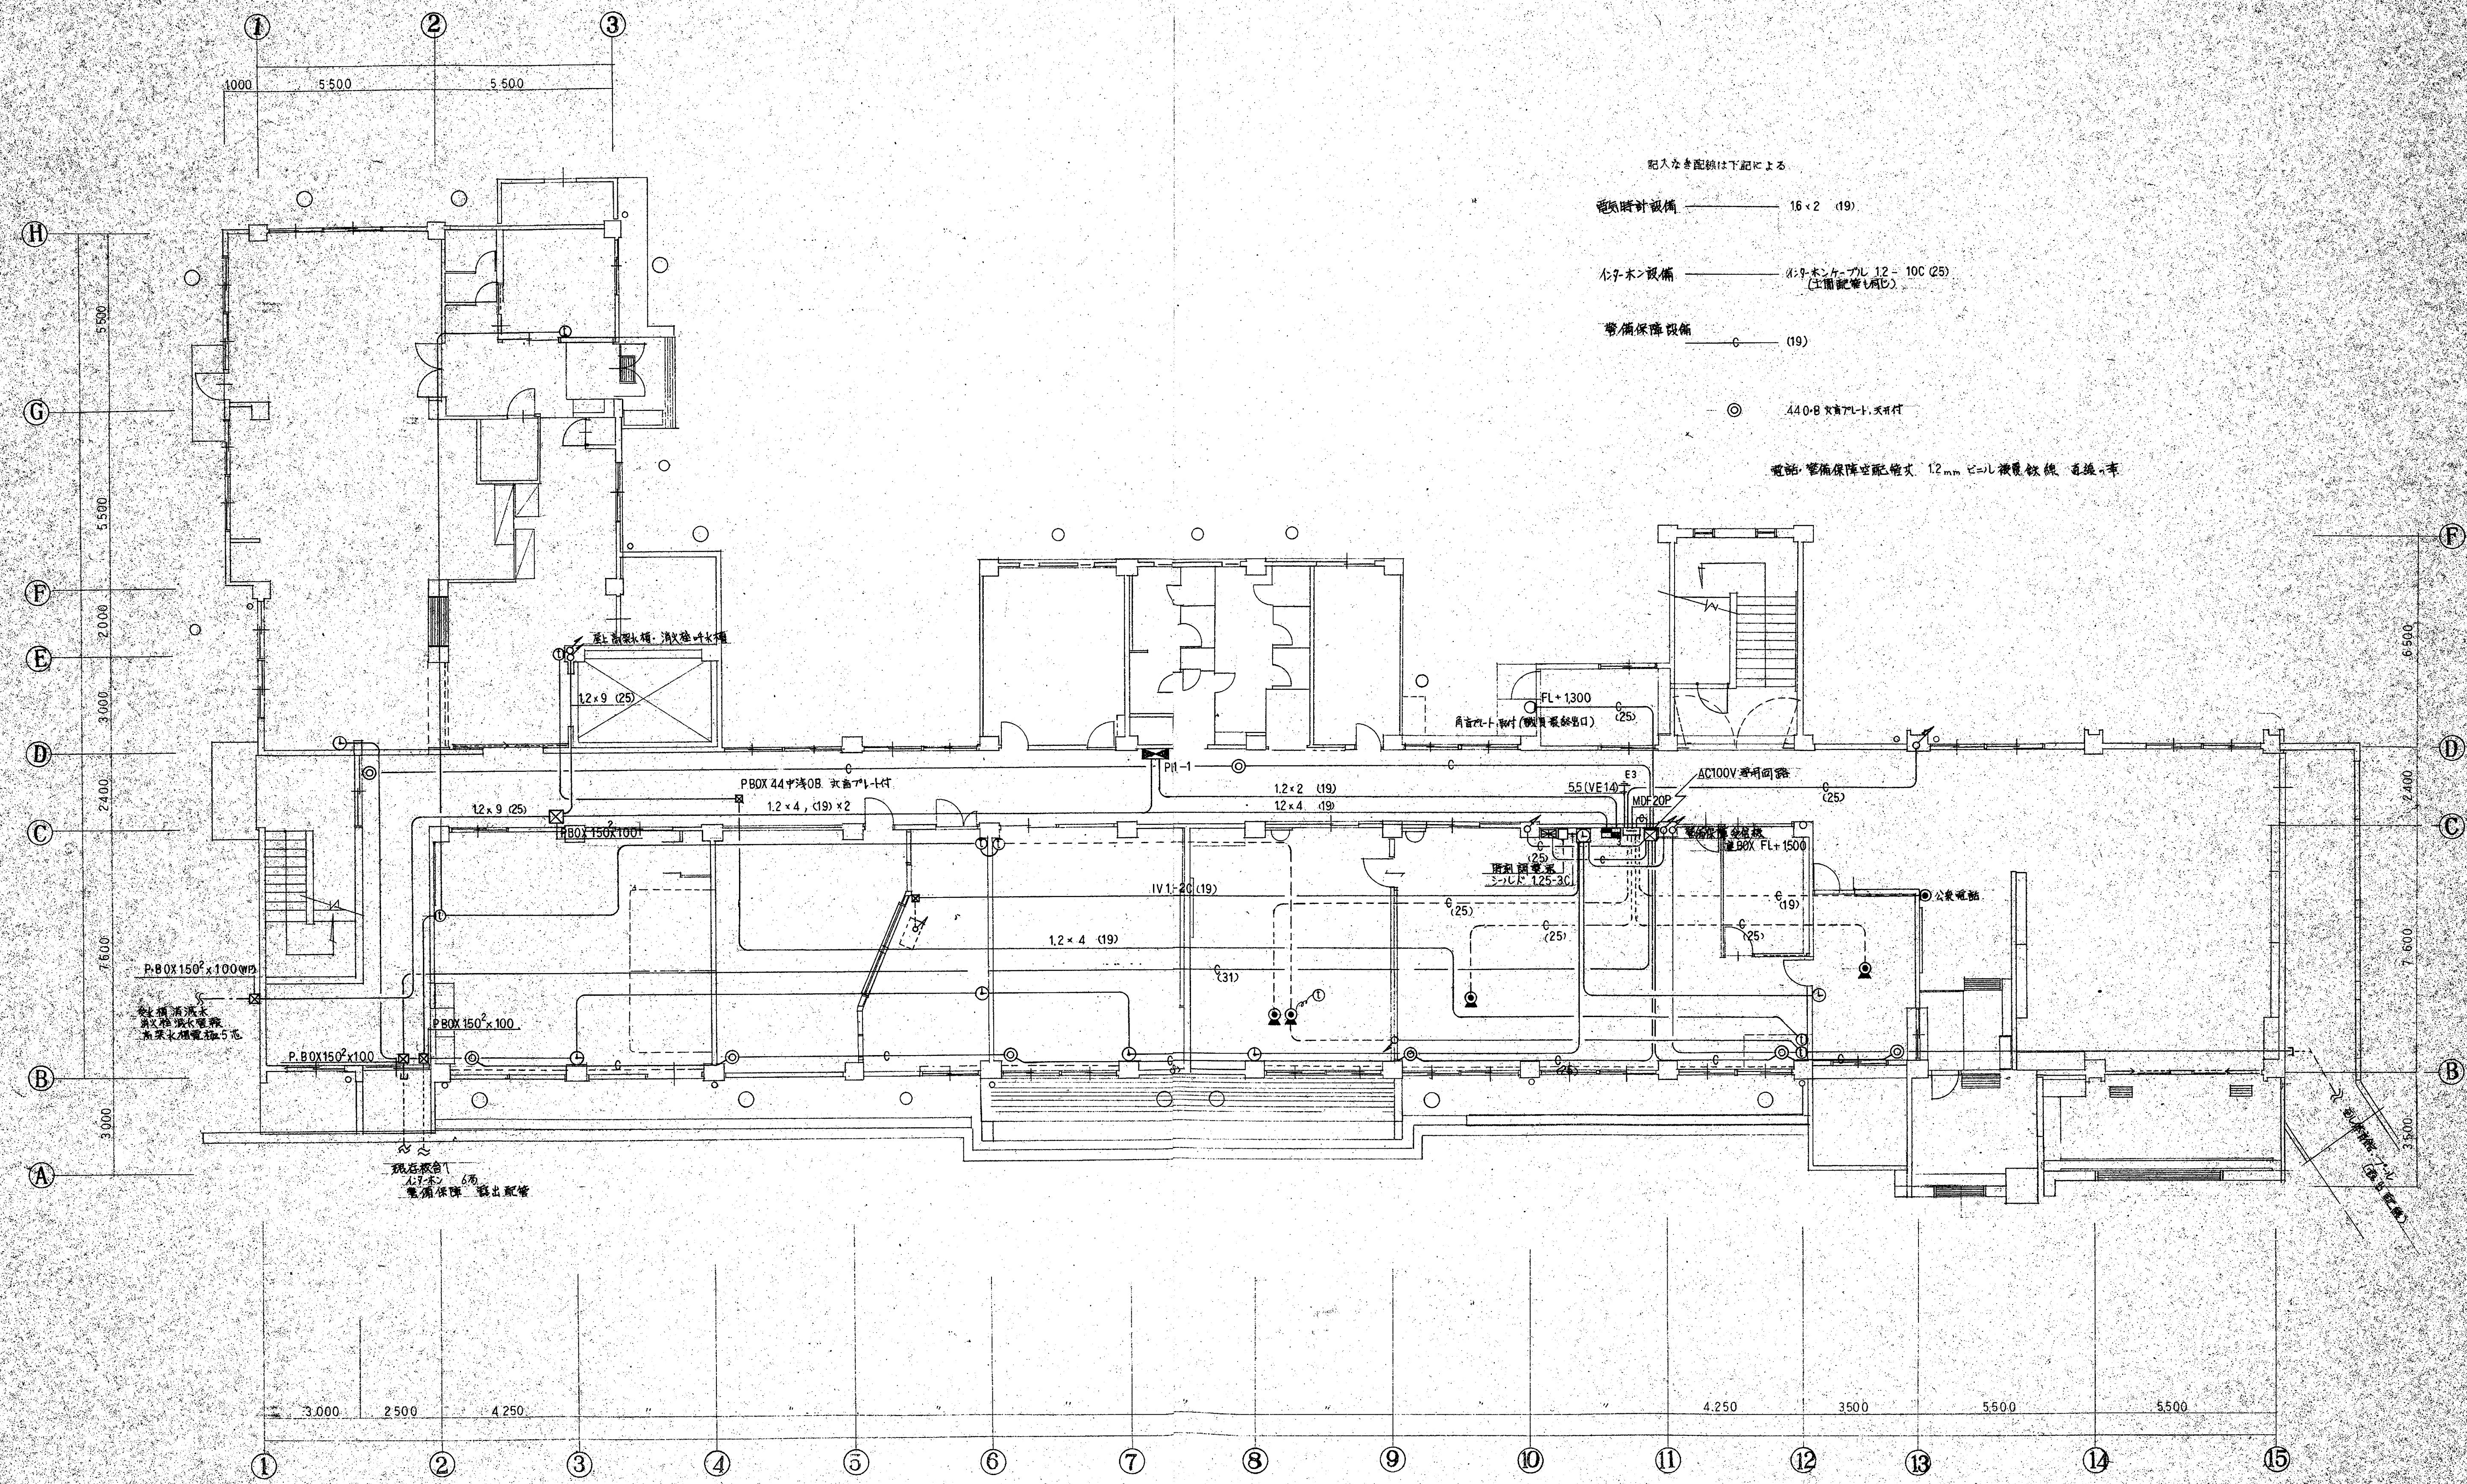

記入なき配線は下記による

電話時計設備 16x2 (19)

火災ホーン設備 1.2x9 ホンケープル 12-10C (25)  
(上層配管も同じ)

警備保障設備


○ 19

◎ 440-B 火警アラート 受信付

電話・警備保障空配管式 1.2mm ビニル 液浸軟線 巻換・手

概要	設計年月日	設計	検図	承認	工事名	縮尺	図面番号
	変更年月日	検図	担当		鴻巣市立小栗小学校校舎改築 電気設備 工事設計図	1/100	E
					図面名		NO. 16
					1F 電話時計・火警・警備保障・配電設備		



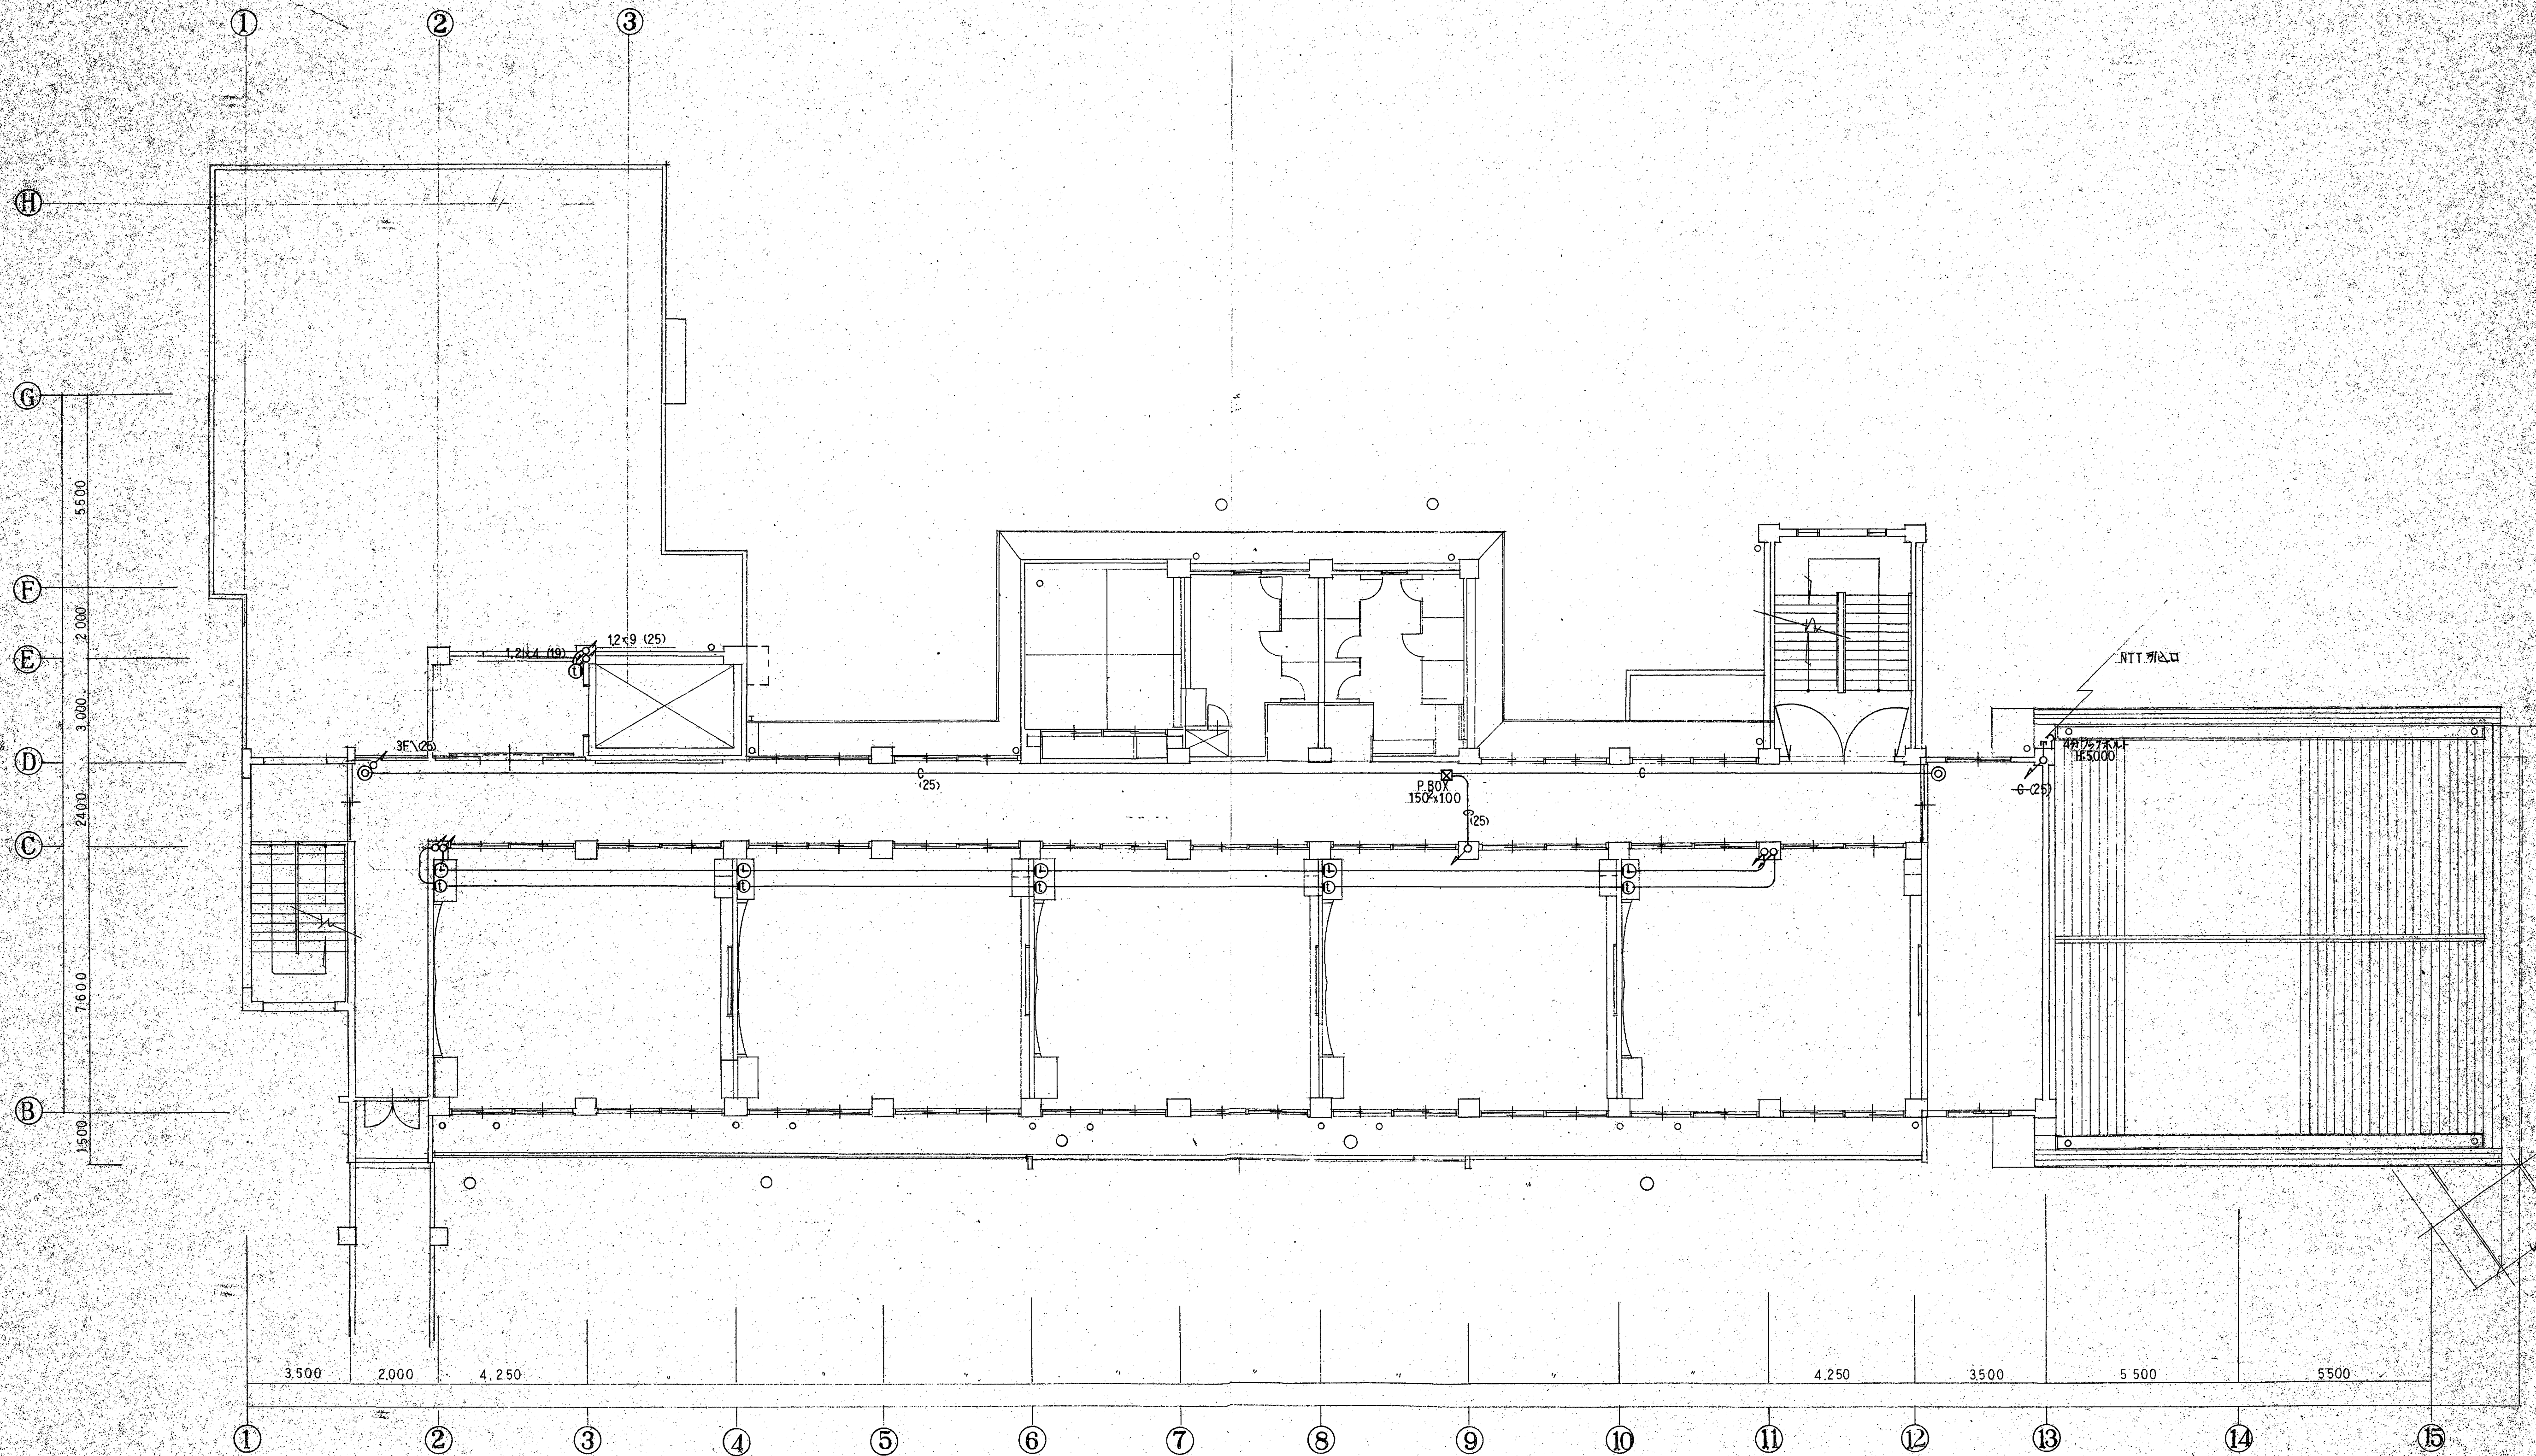

概要	設計年月日	設計	検図	承認	工事名	縮尺	図面番号
	変更年月日	製図	担当		鴻巣市立笠原小学校校舎改築 電気設備 工事設計図	1/100	NO. 17
					図面名		
					2F 配線設計(内装)・警報・警備設備・電話・設備		













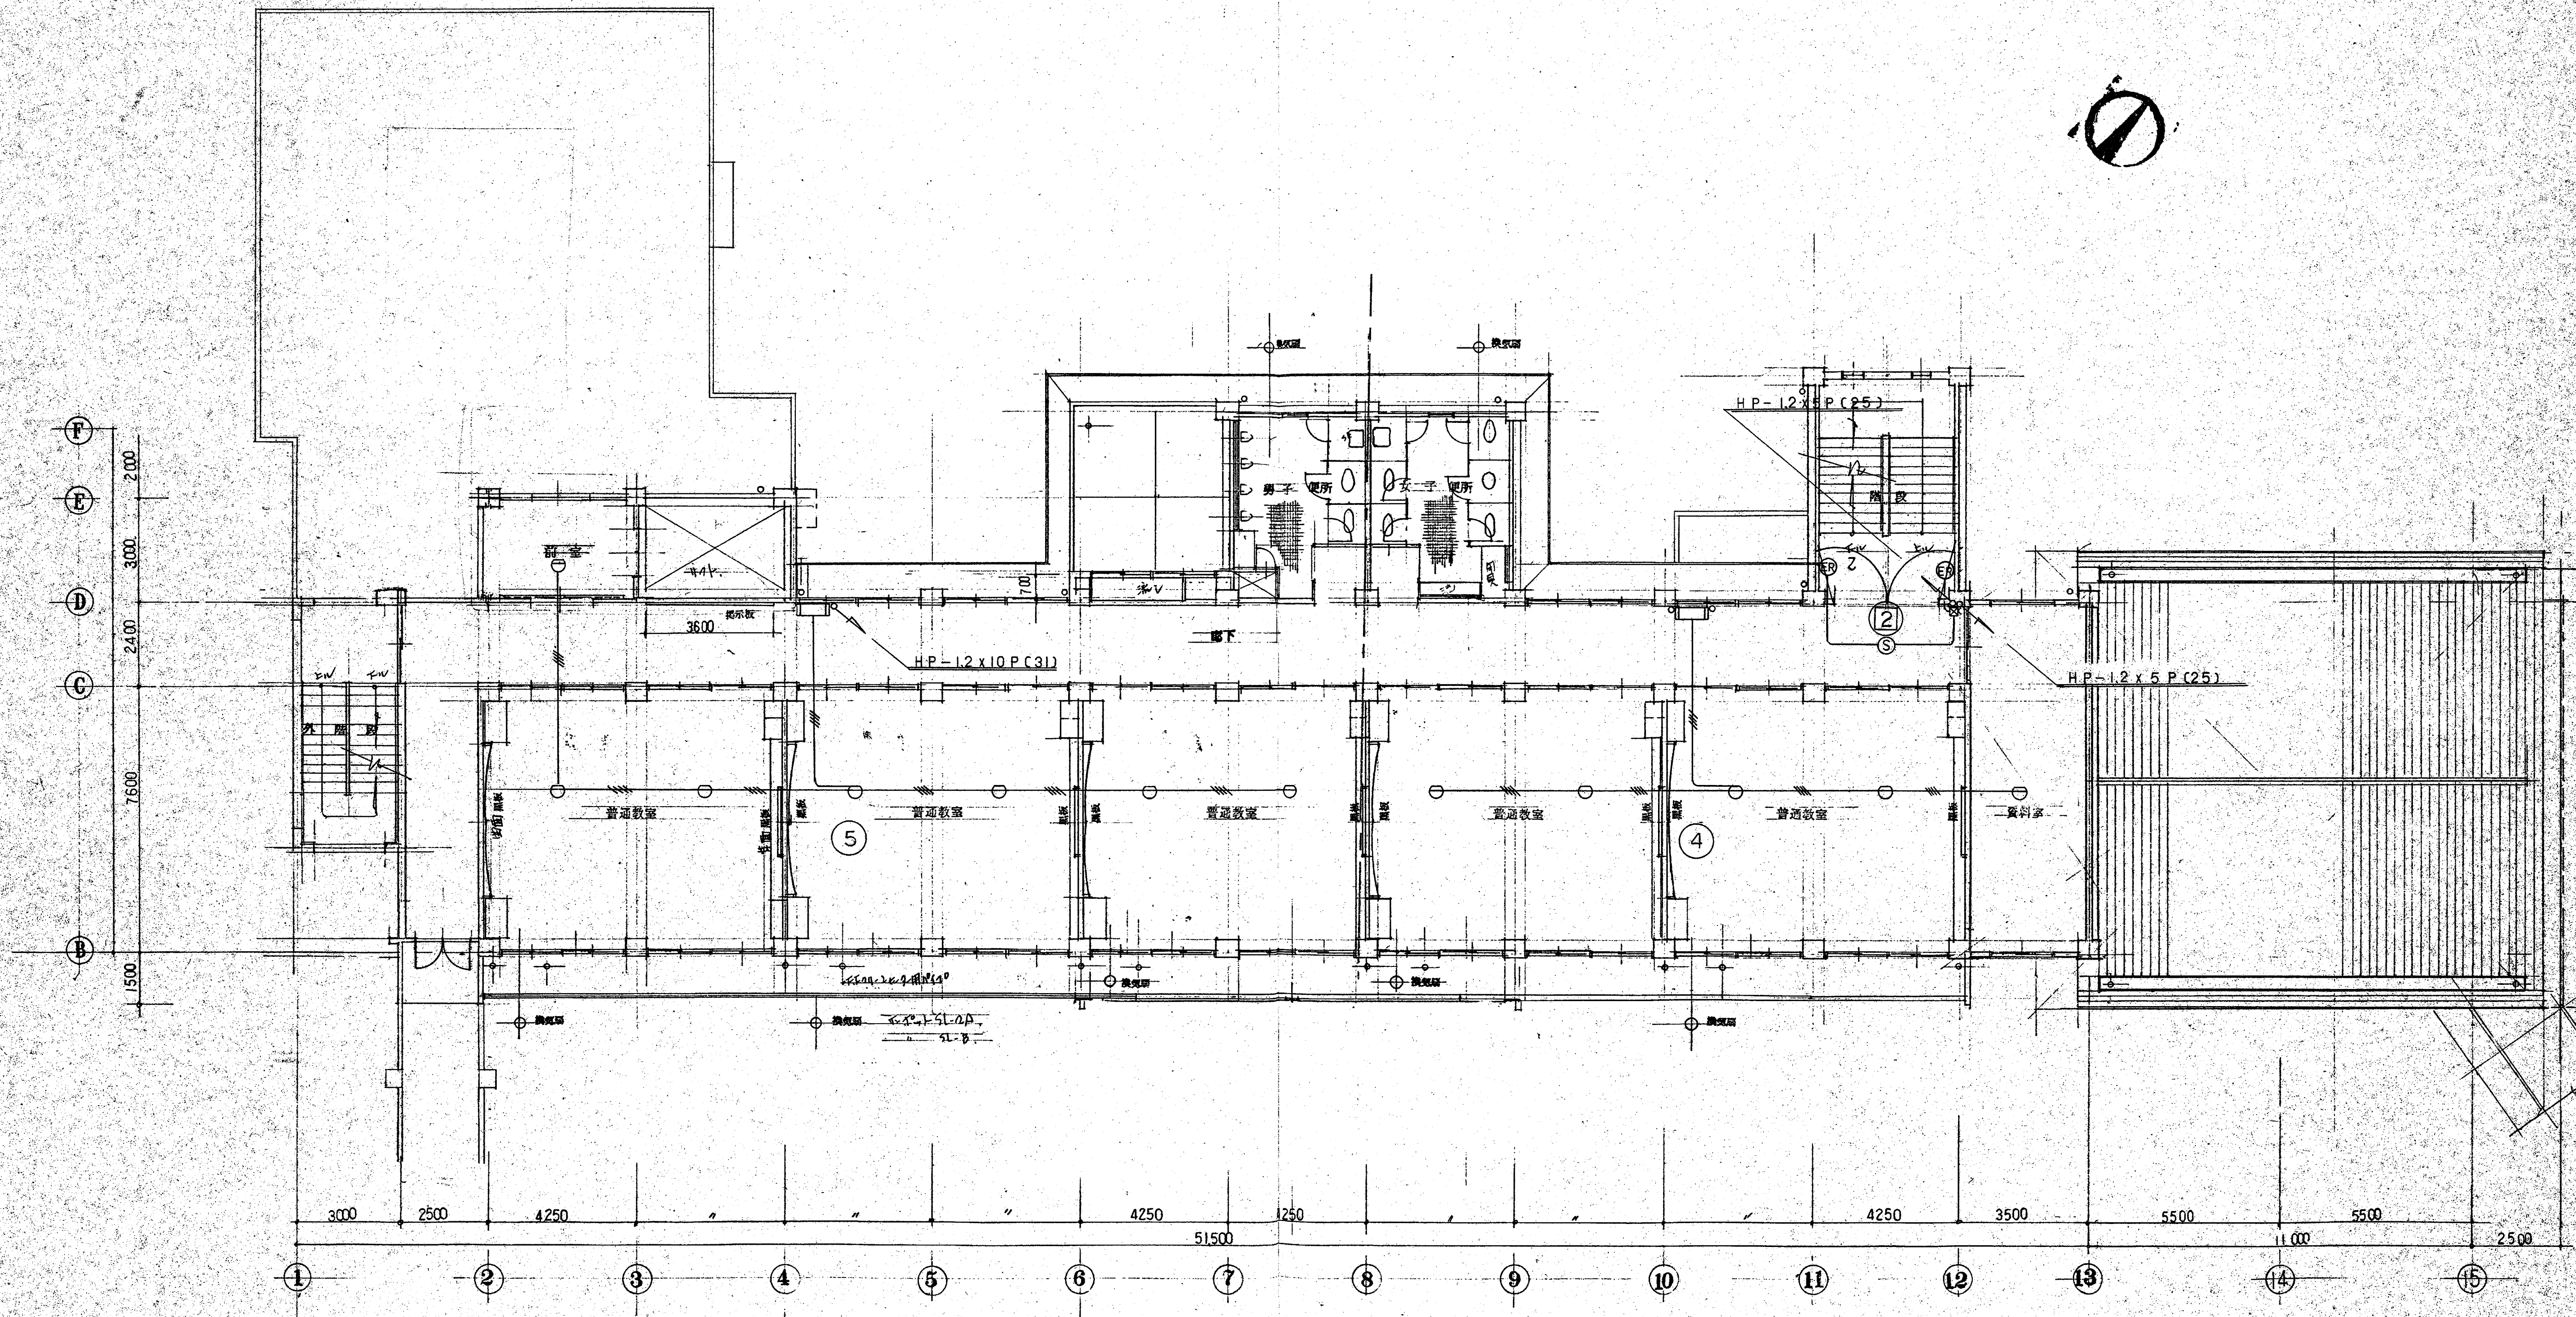


摘要	設計年月日	設計	検図	承認	工事名	縮尺	図面番号
	変更年月日	製図	担当		鳥取市立笠原小学校校舎改築 電気設備 工事設計図	1/100	NO. 23
					図面名	2階 平面図 自動火災報知設備	



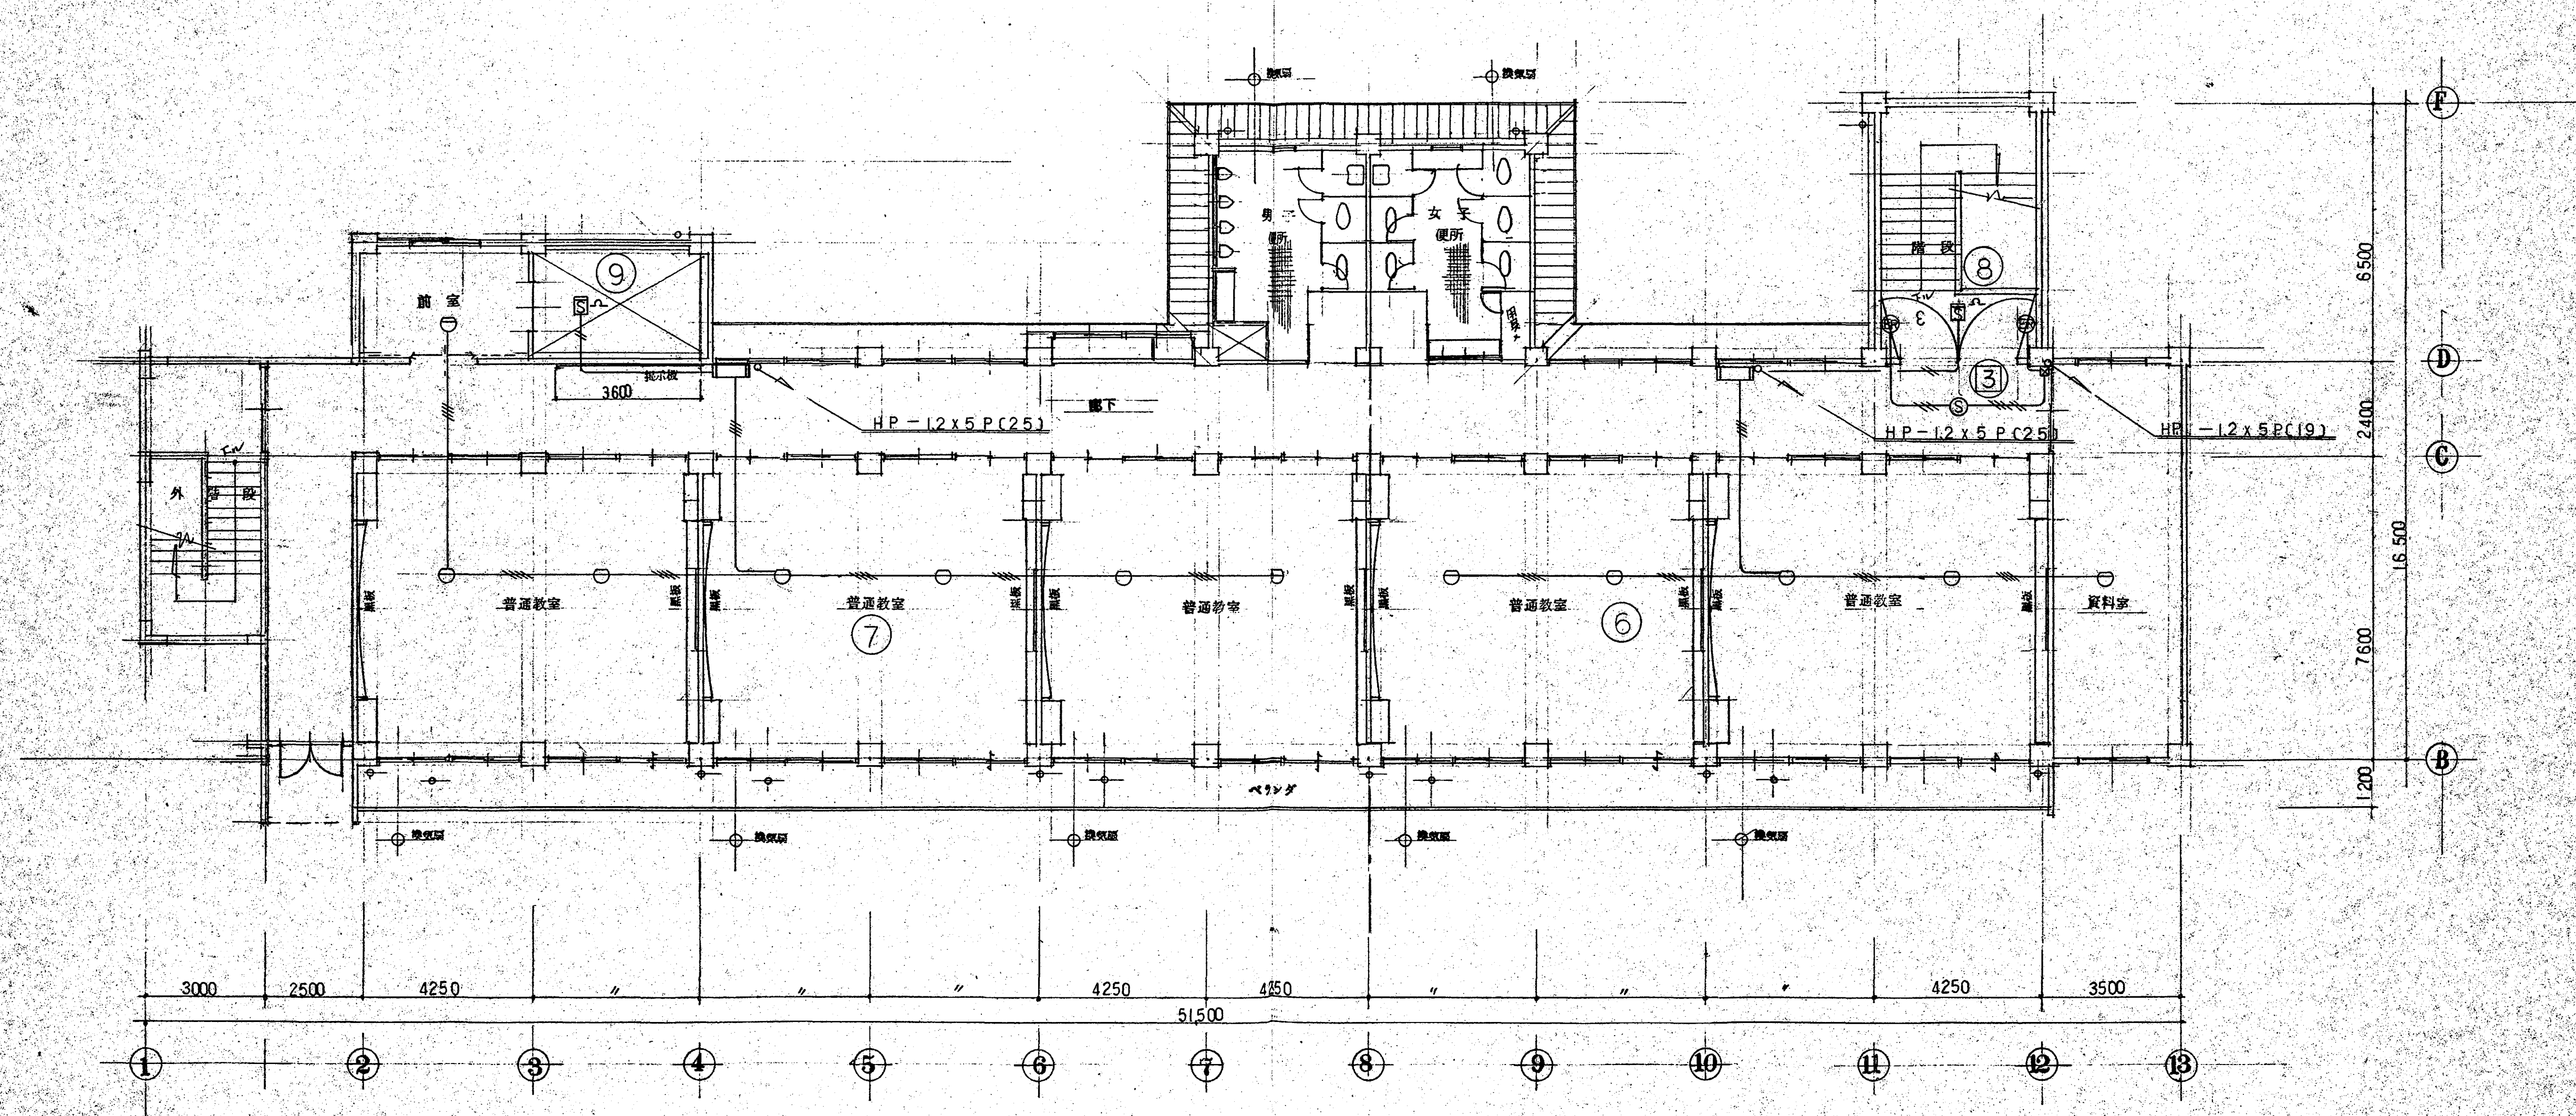

概要 変更年月日	設計年月日	設計	検図	承認	工事名 岡山県立笠原小学校校舎改築 電気設備 工事設計図	縮尺 1/100	図面番号 E
	変更年月日	制図	担当		図面名 3階 平面図 自動火災報知設備		NO. 24




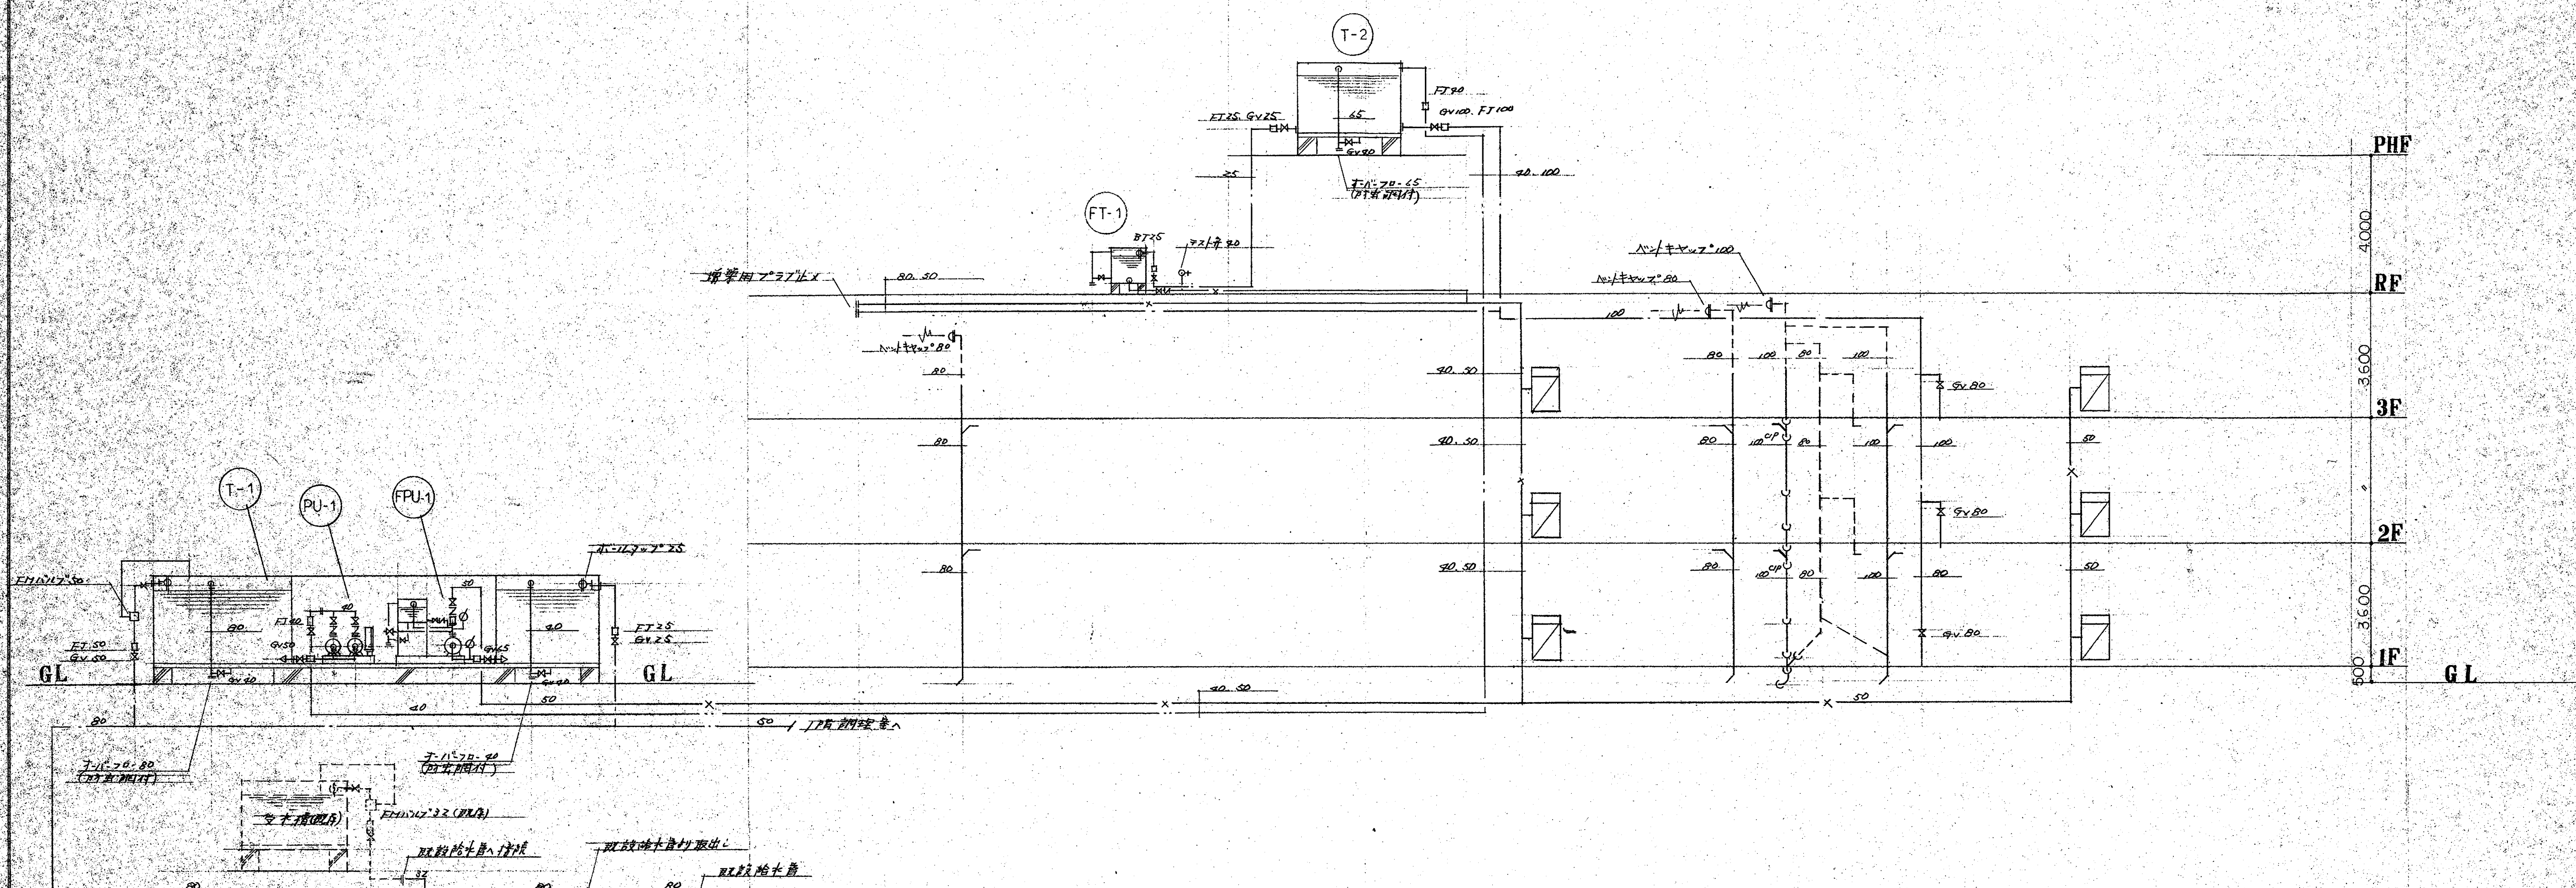

系統圖

摘要	設計年月日	設計	換圖	承認	工事名	縮尺	圖面番号
	実施年月日	製圖	担当		鴻巣市立笠原小学校校舎改築 給排水衛生設備 工事設計図		P NO. 3
					系統図		




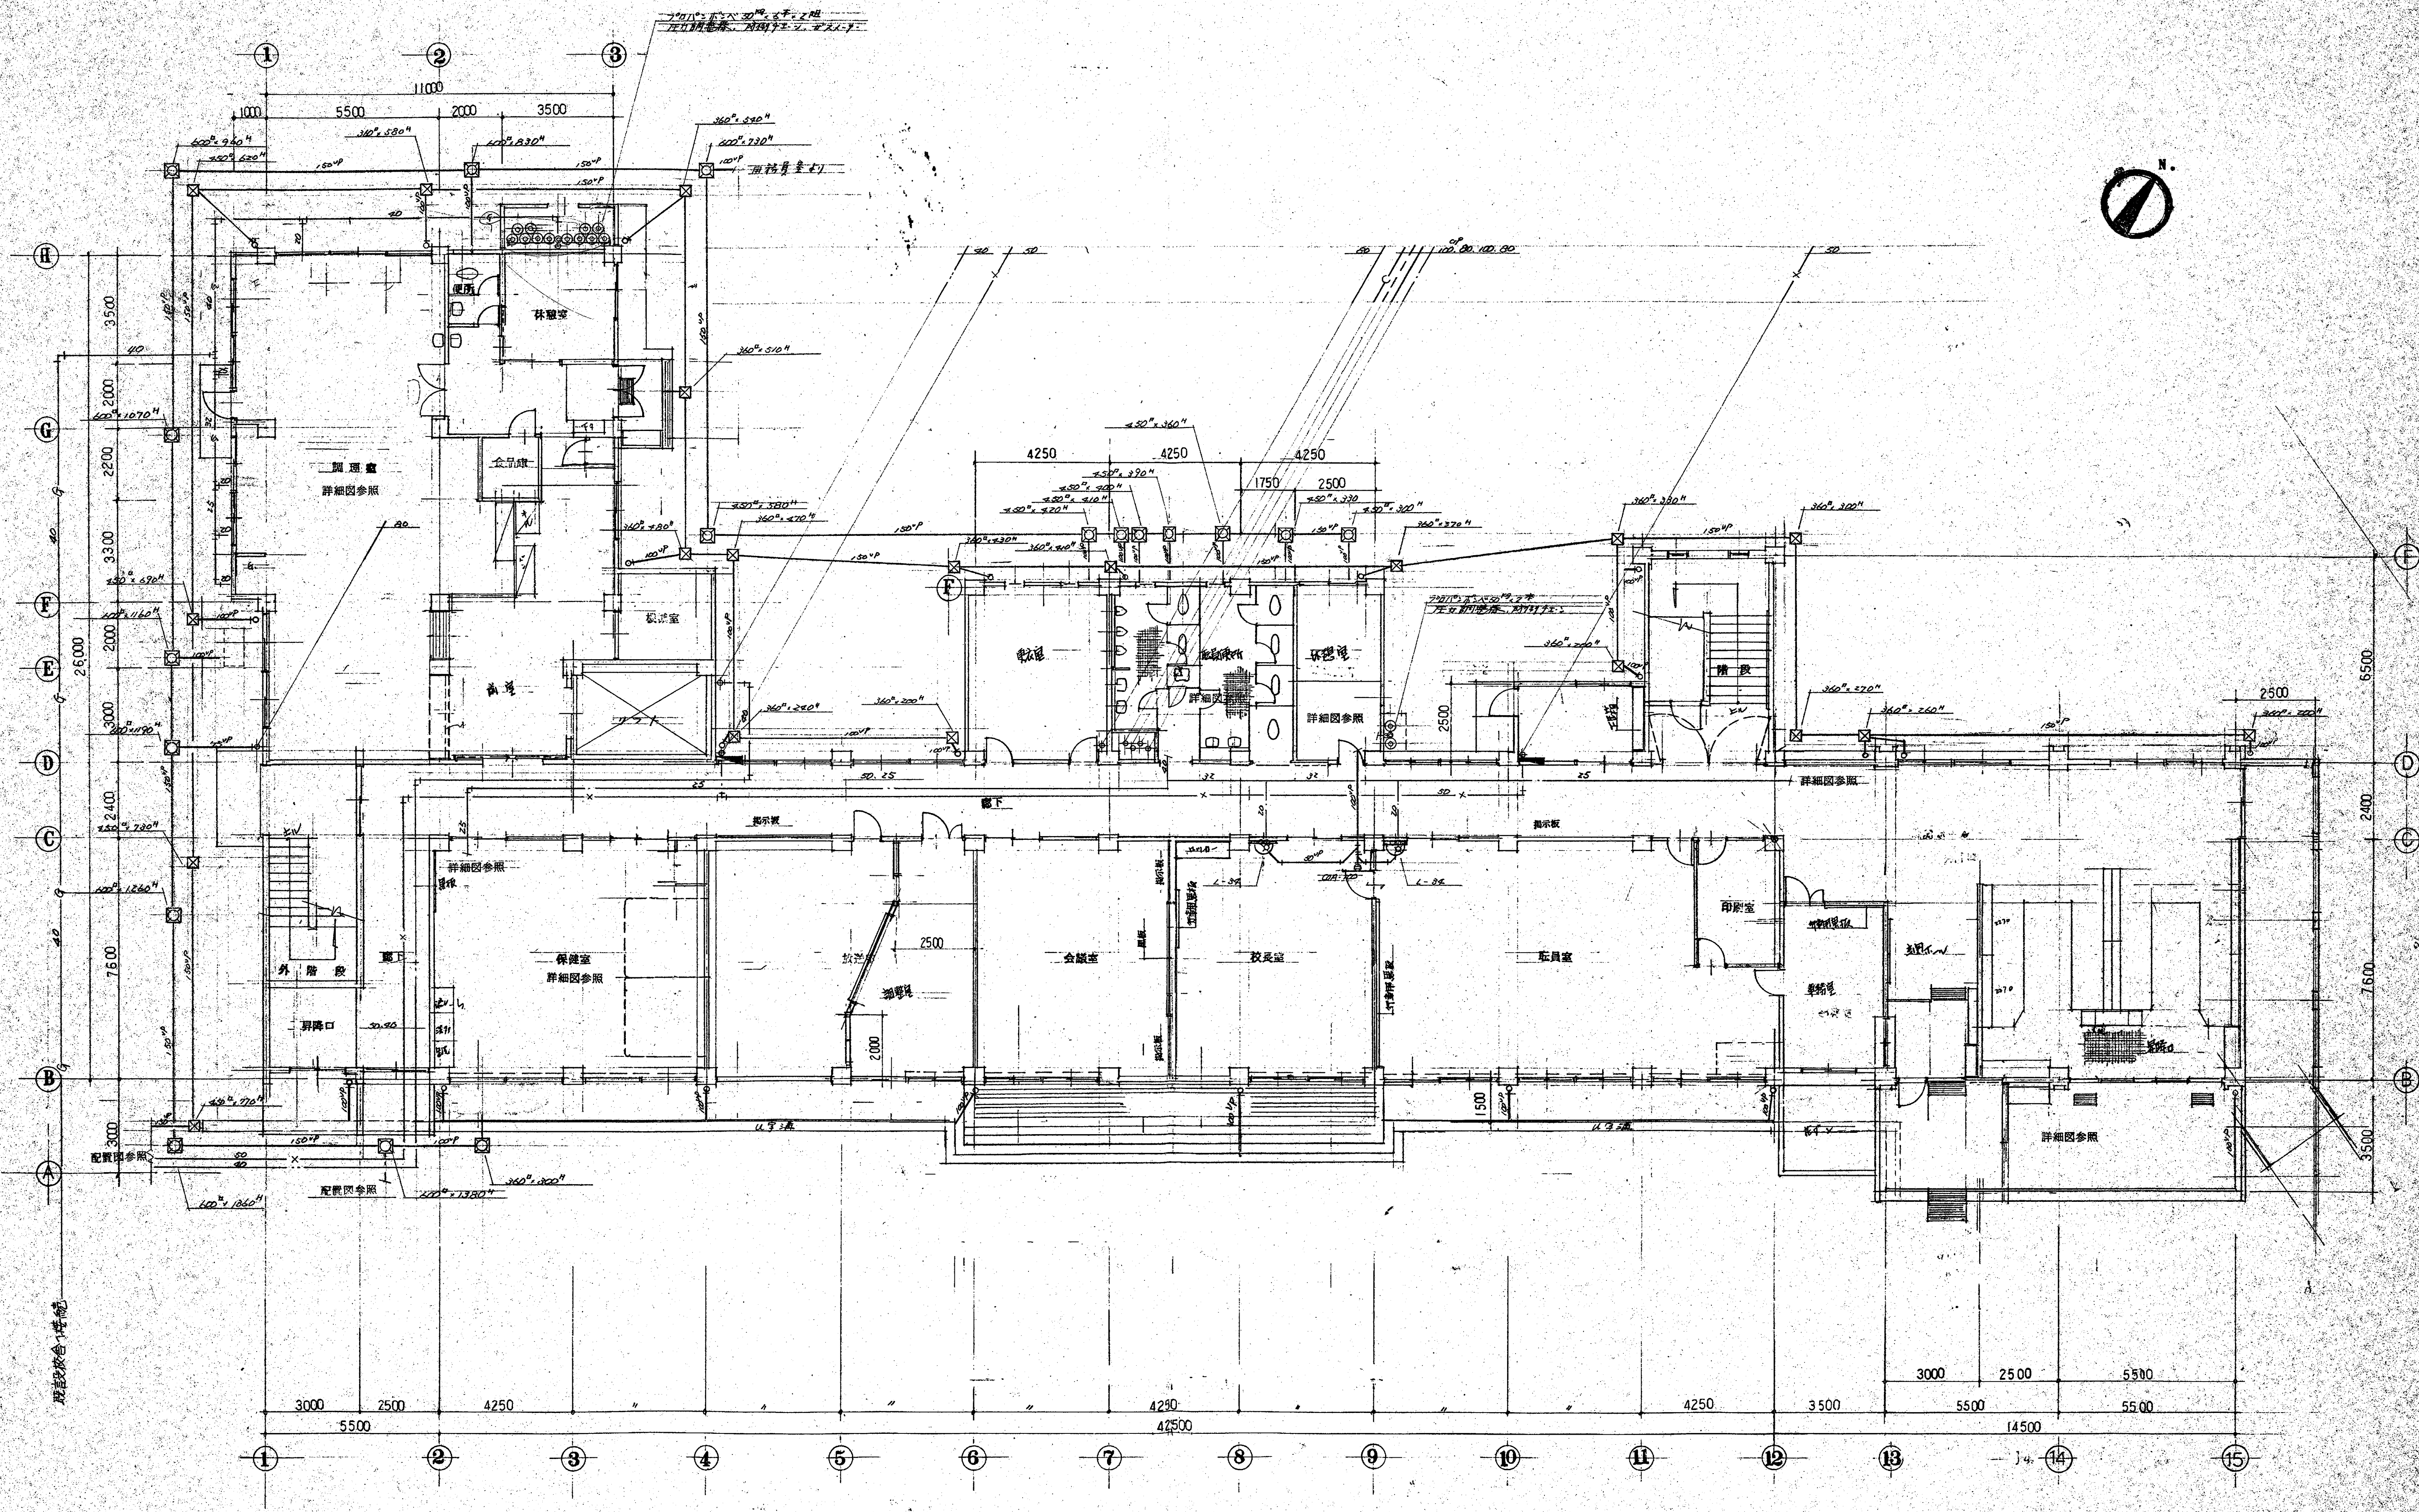

1 階平面圖

摘要	設計年月日	設計	檢閱	承認	工事名	縮尺	圖面番號
	變更年月日	製圖	担当者		鴻巣市立笠原小学校校舎改築給排水衛生設備工事設計圖	1/100	P NO. 5
					圖面名	1 階平面圖	




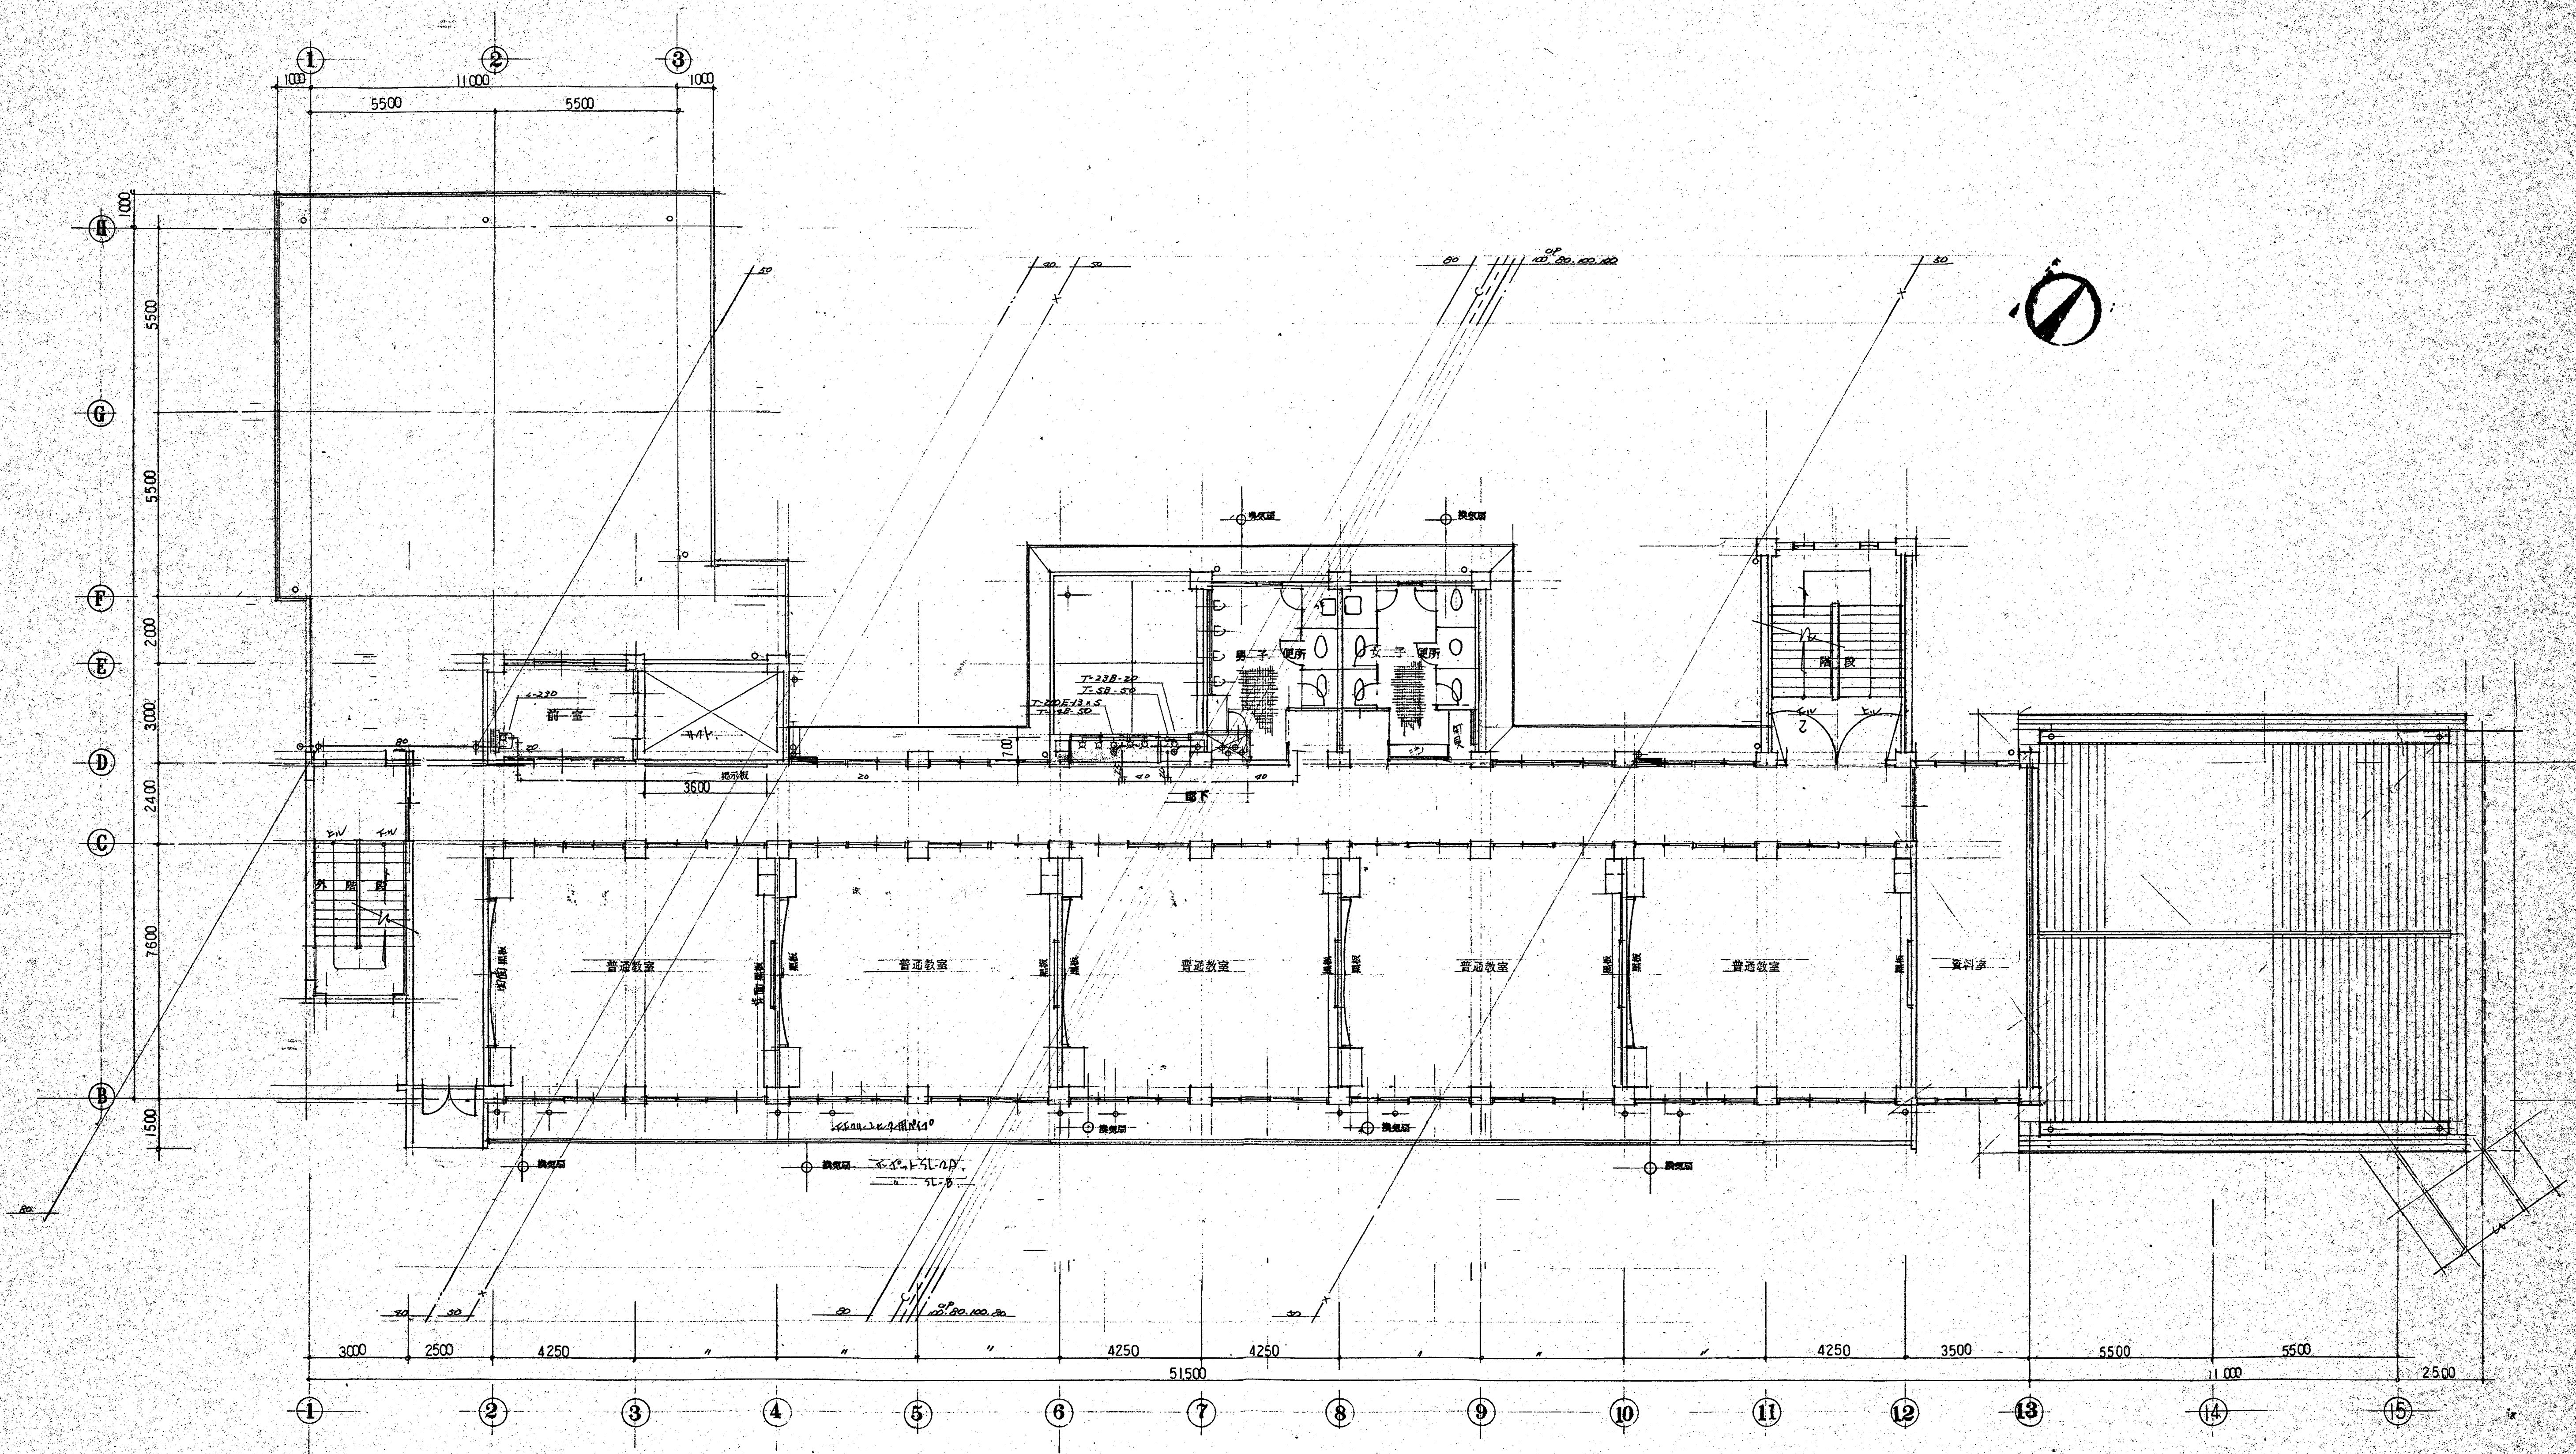

2 階平面図

概要	設計年月日	設計	検図	承認	工事名	縮尺	図面番号
	変更年月日	製図	担当		鴻巣市立立原小学校校舎改築給排水衛生設備 工事設計図	1/100	NO. 6
					2 階 平面図		





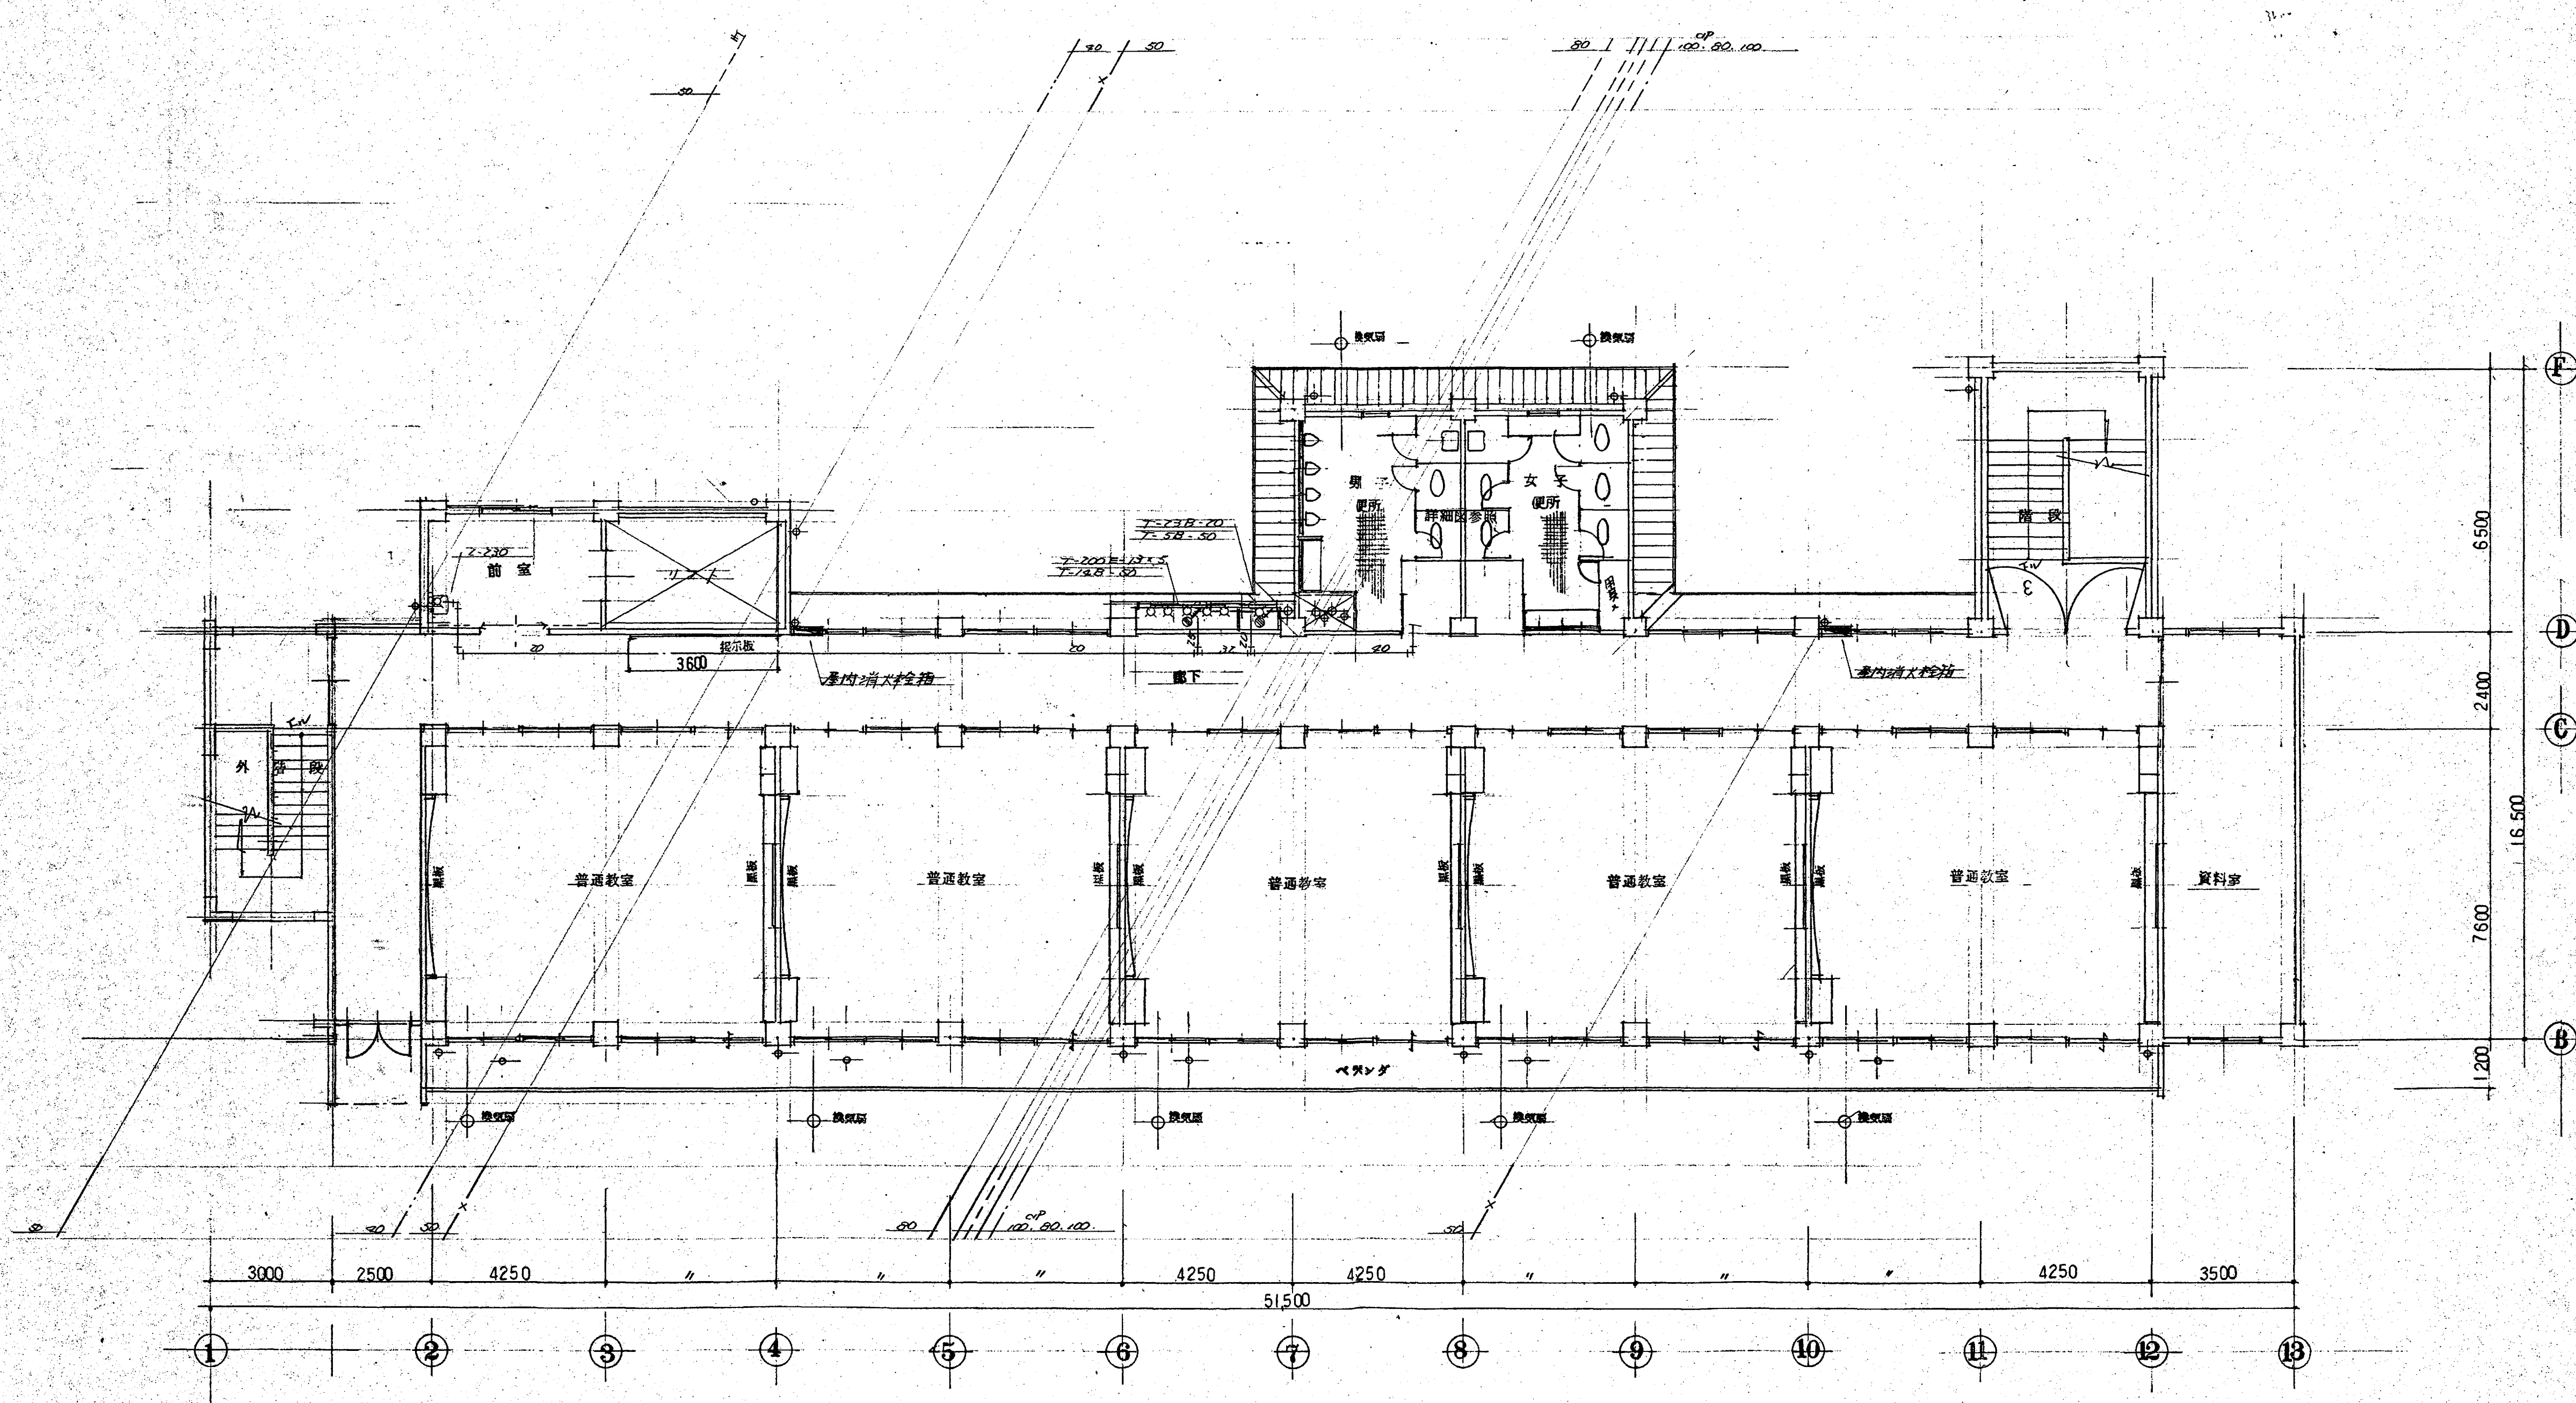

3 階平面図

摘要	設計年月日	設計	検図	承認	工事名	縮尺	図面番号
	変更年月日	製図	担当		福島市立立原小学校校舎改築・給排水衛生設備・工事設計図	1/100	P NO. 7
					図面名	3 階 平面図	




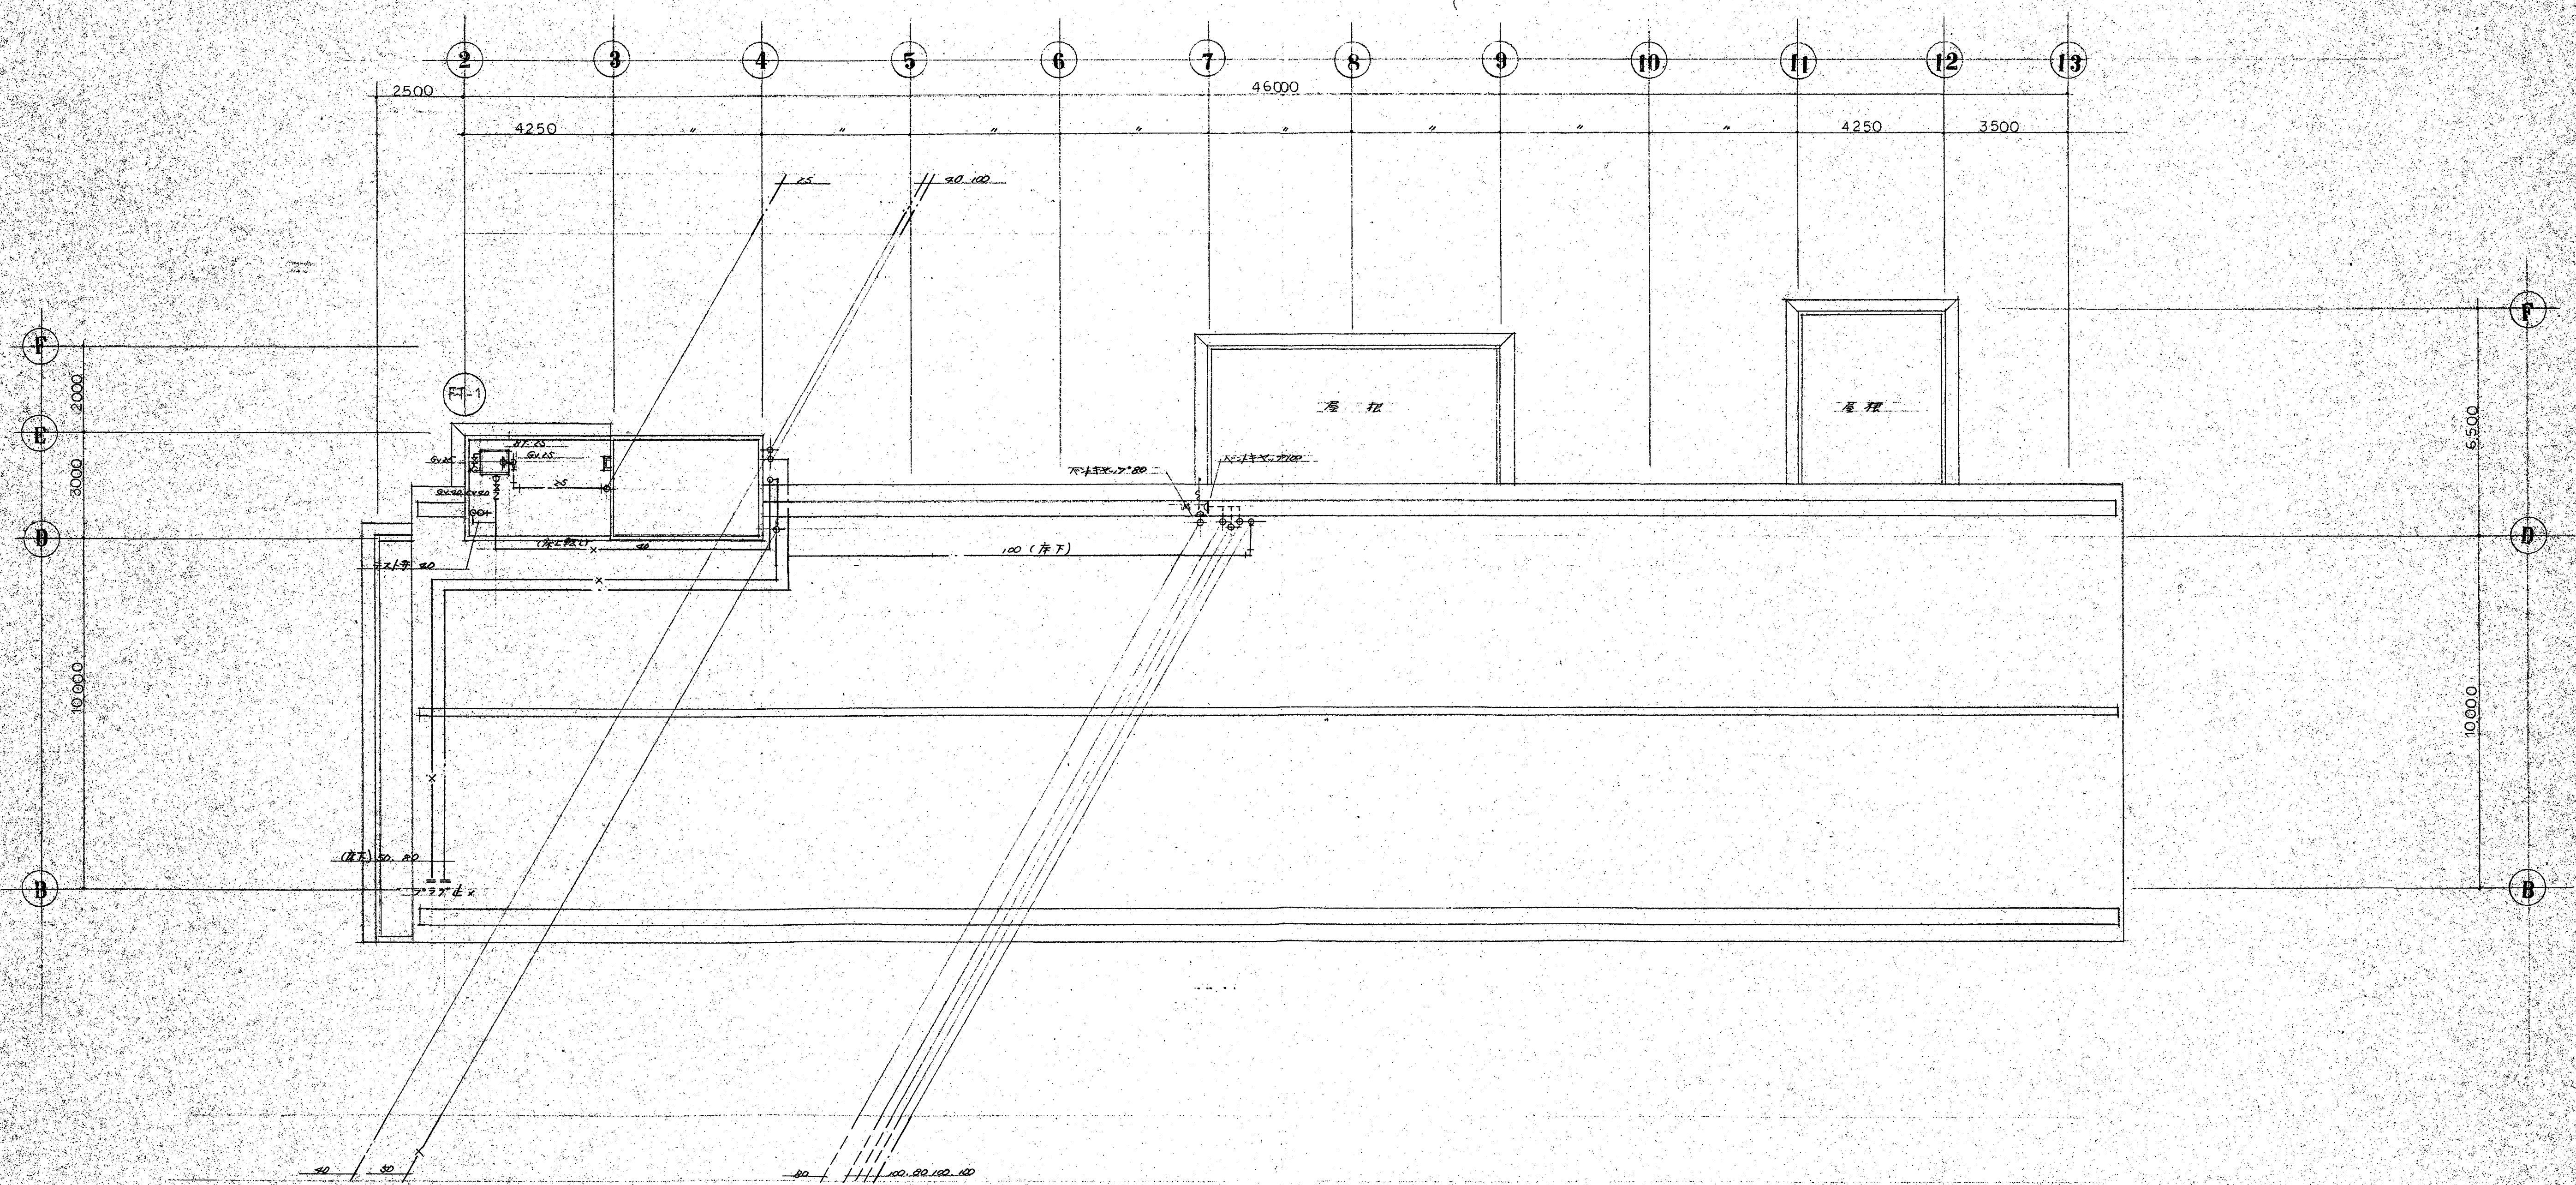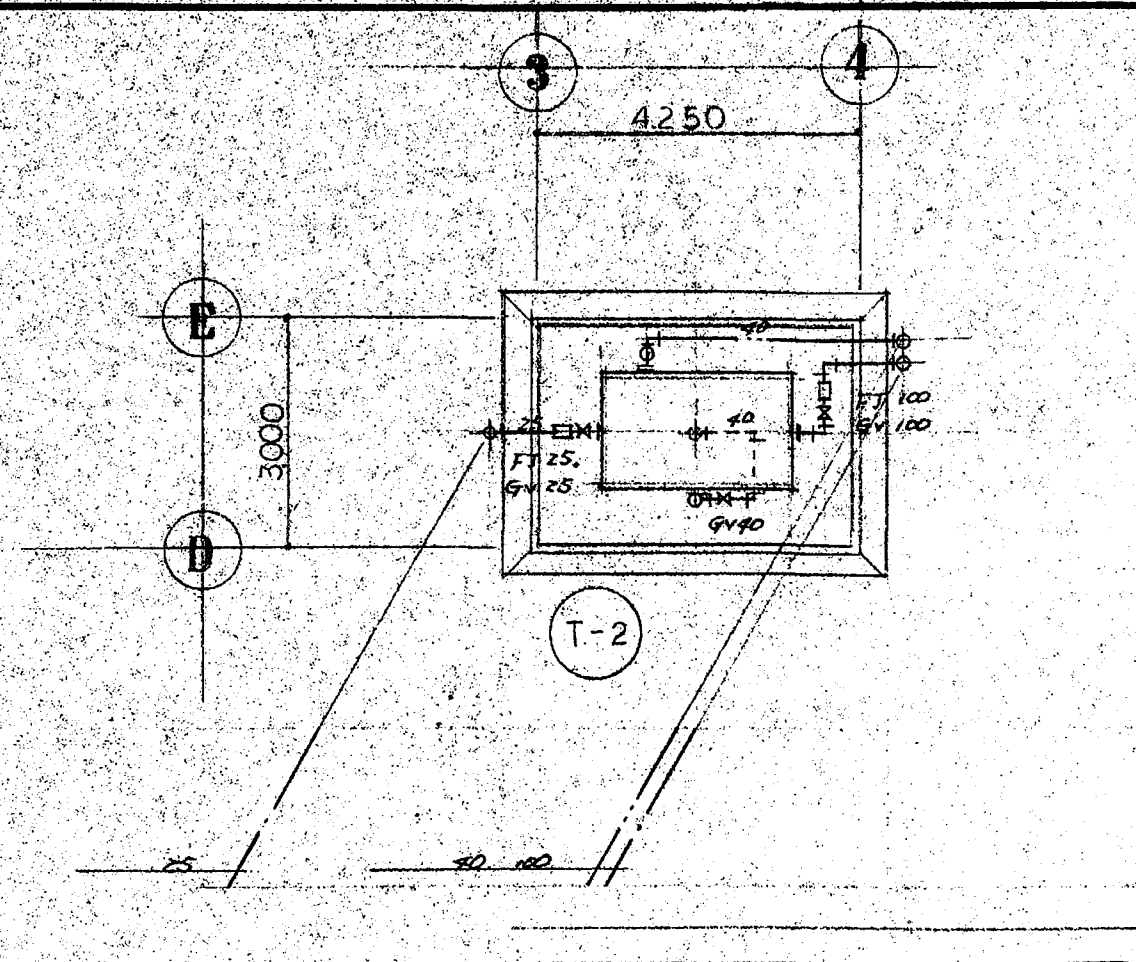

R 階平面図

概要	設計年月日	設計	検図	承認	工事名	縮尺	図面番号
	変更年月日	製図	担当		鴻巣市立笠原小学校校舎改築 給排水衛生設備 工事設計図	1/100	P NO. 8
					図面名	R 階平面図	




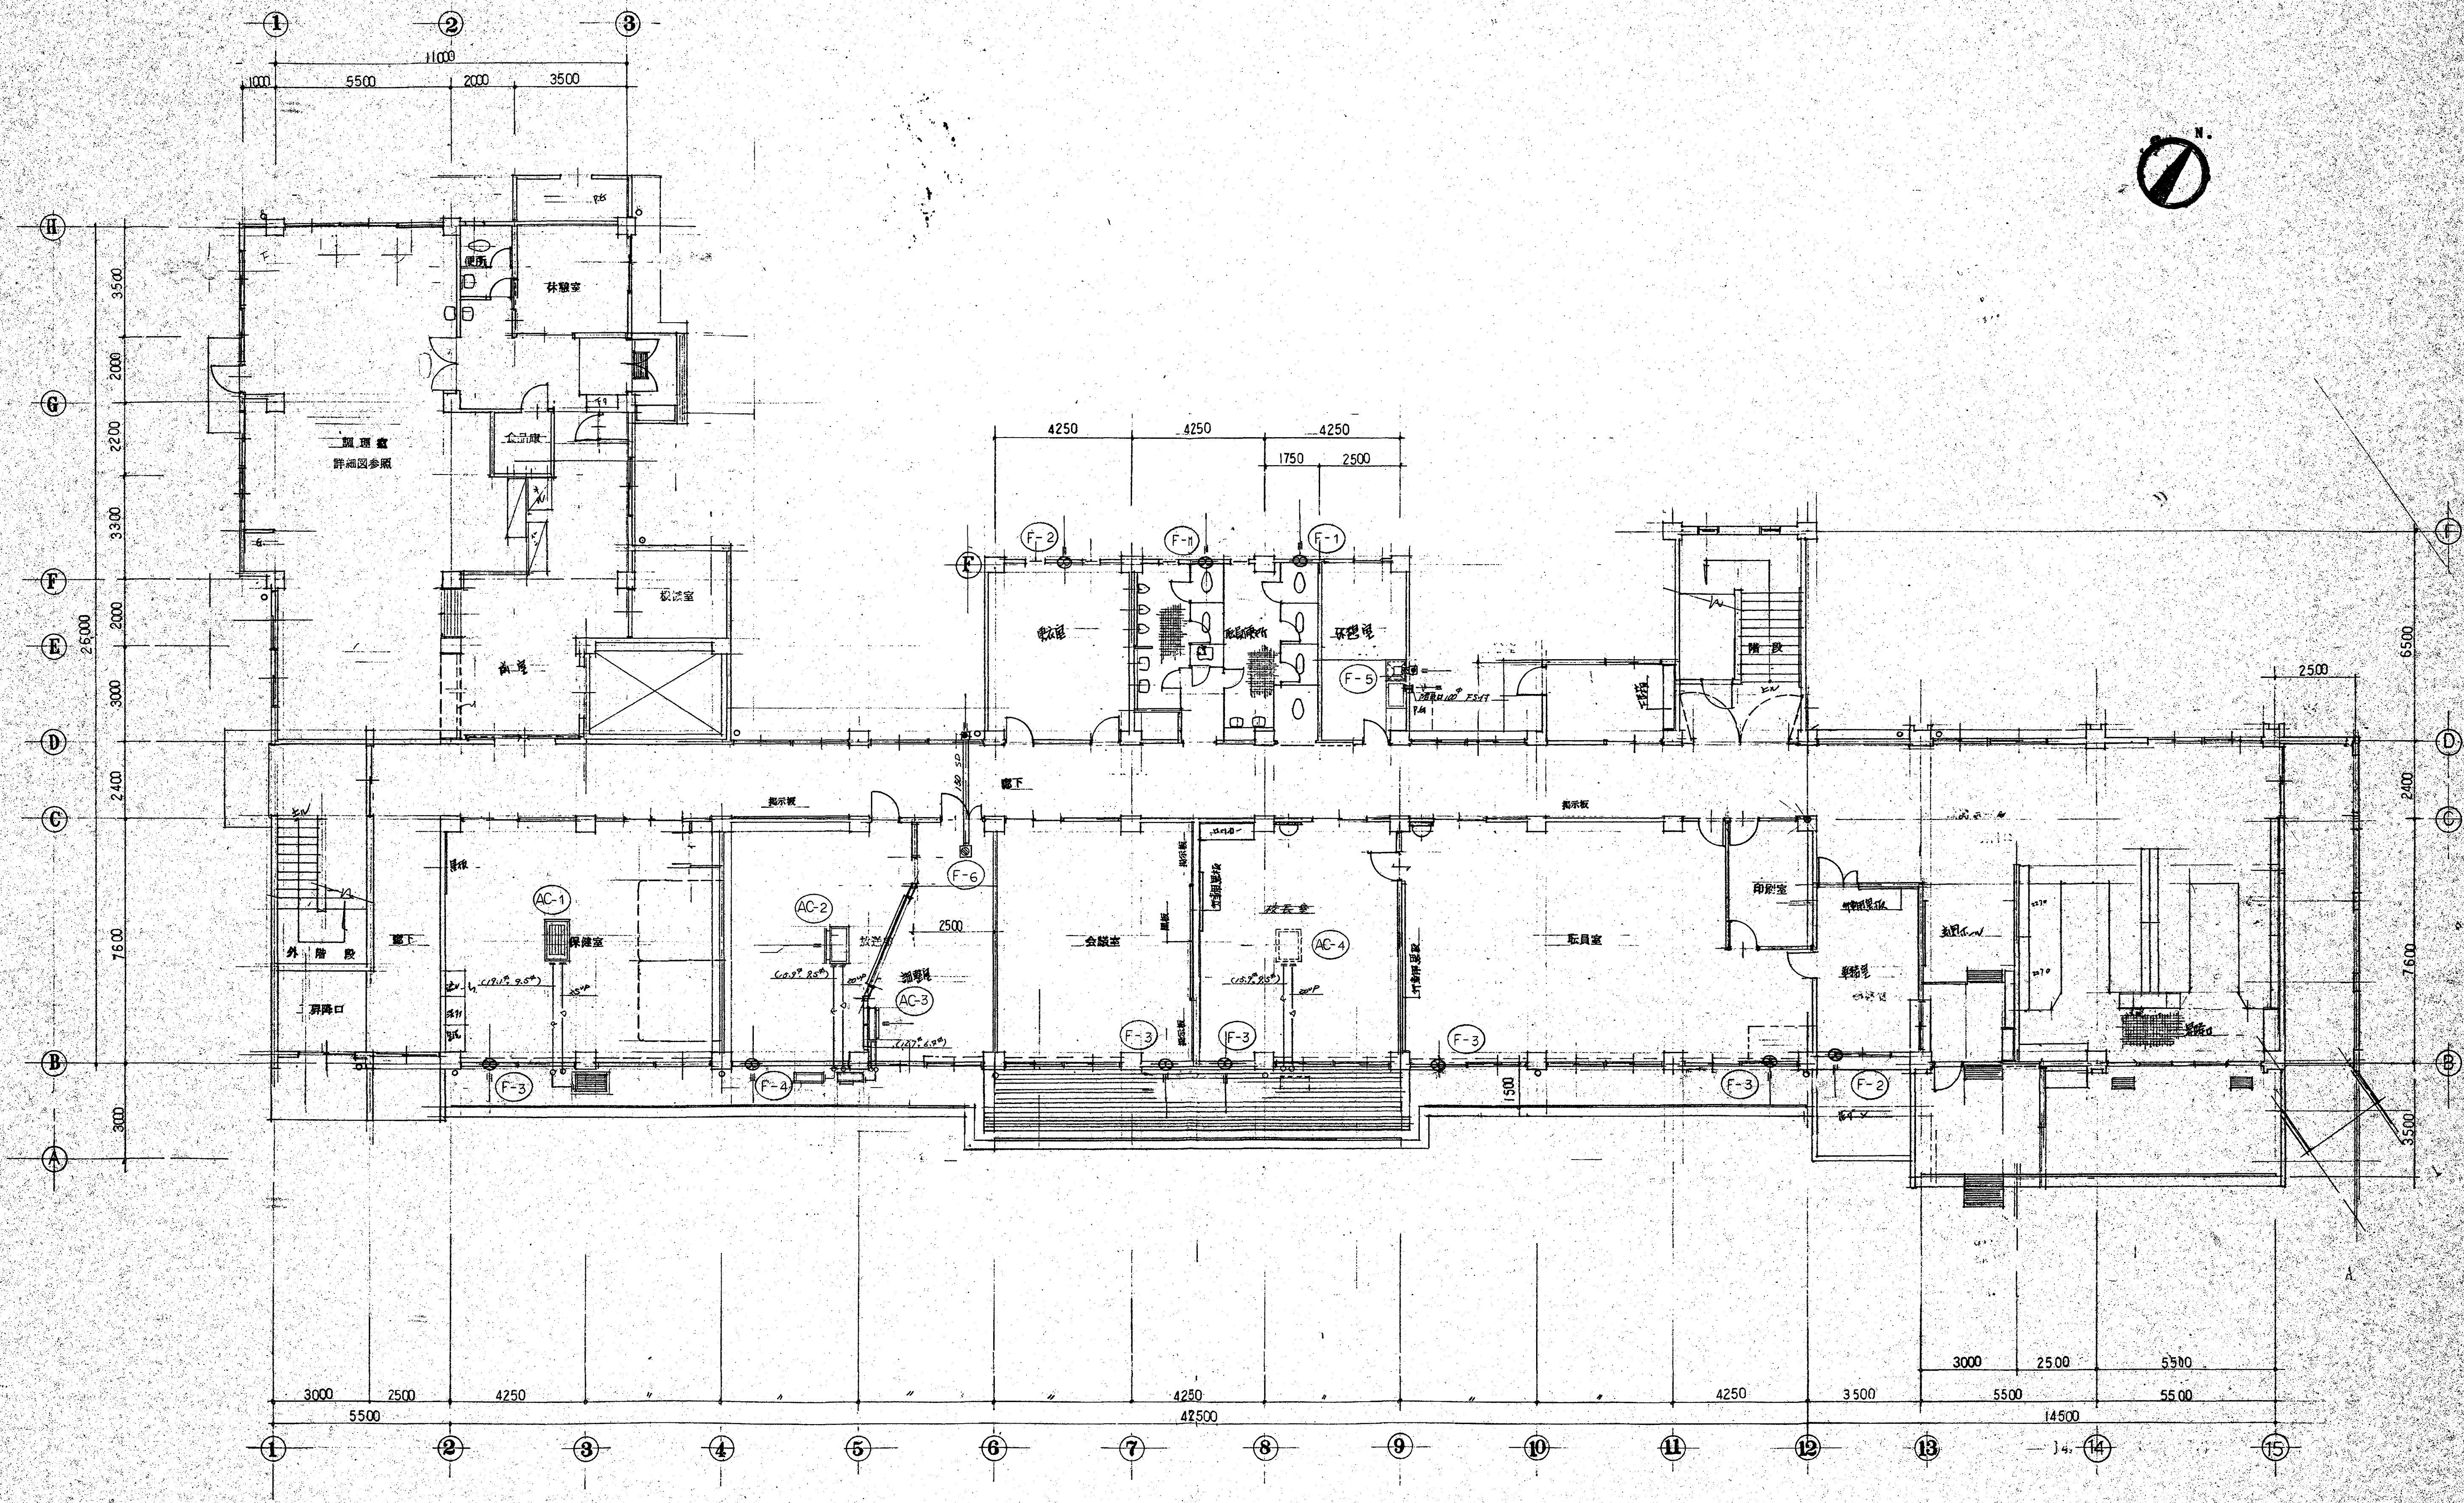

1階平面図

概要	設計年月日	設計	検図	承認	工事名	縮尺	図面番号
	変更年月日	製図	担当		鴻巣市立笠原小学校校舎改築 給排水衛生設備 工事設計図	1/100	P NO. 15
					図面名	1階平面図	



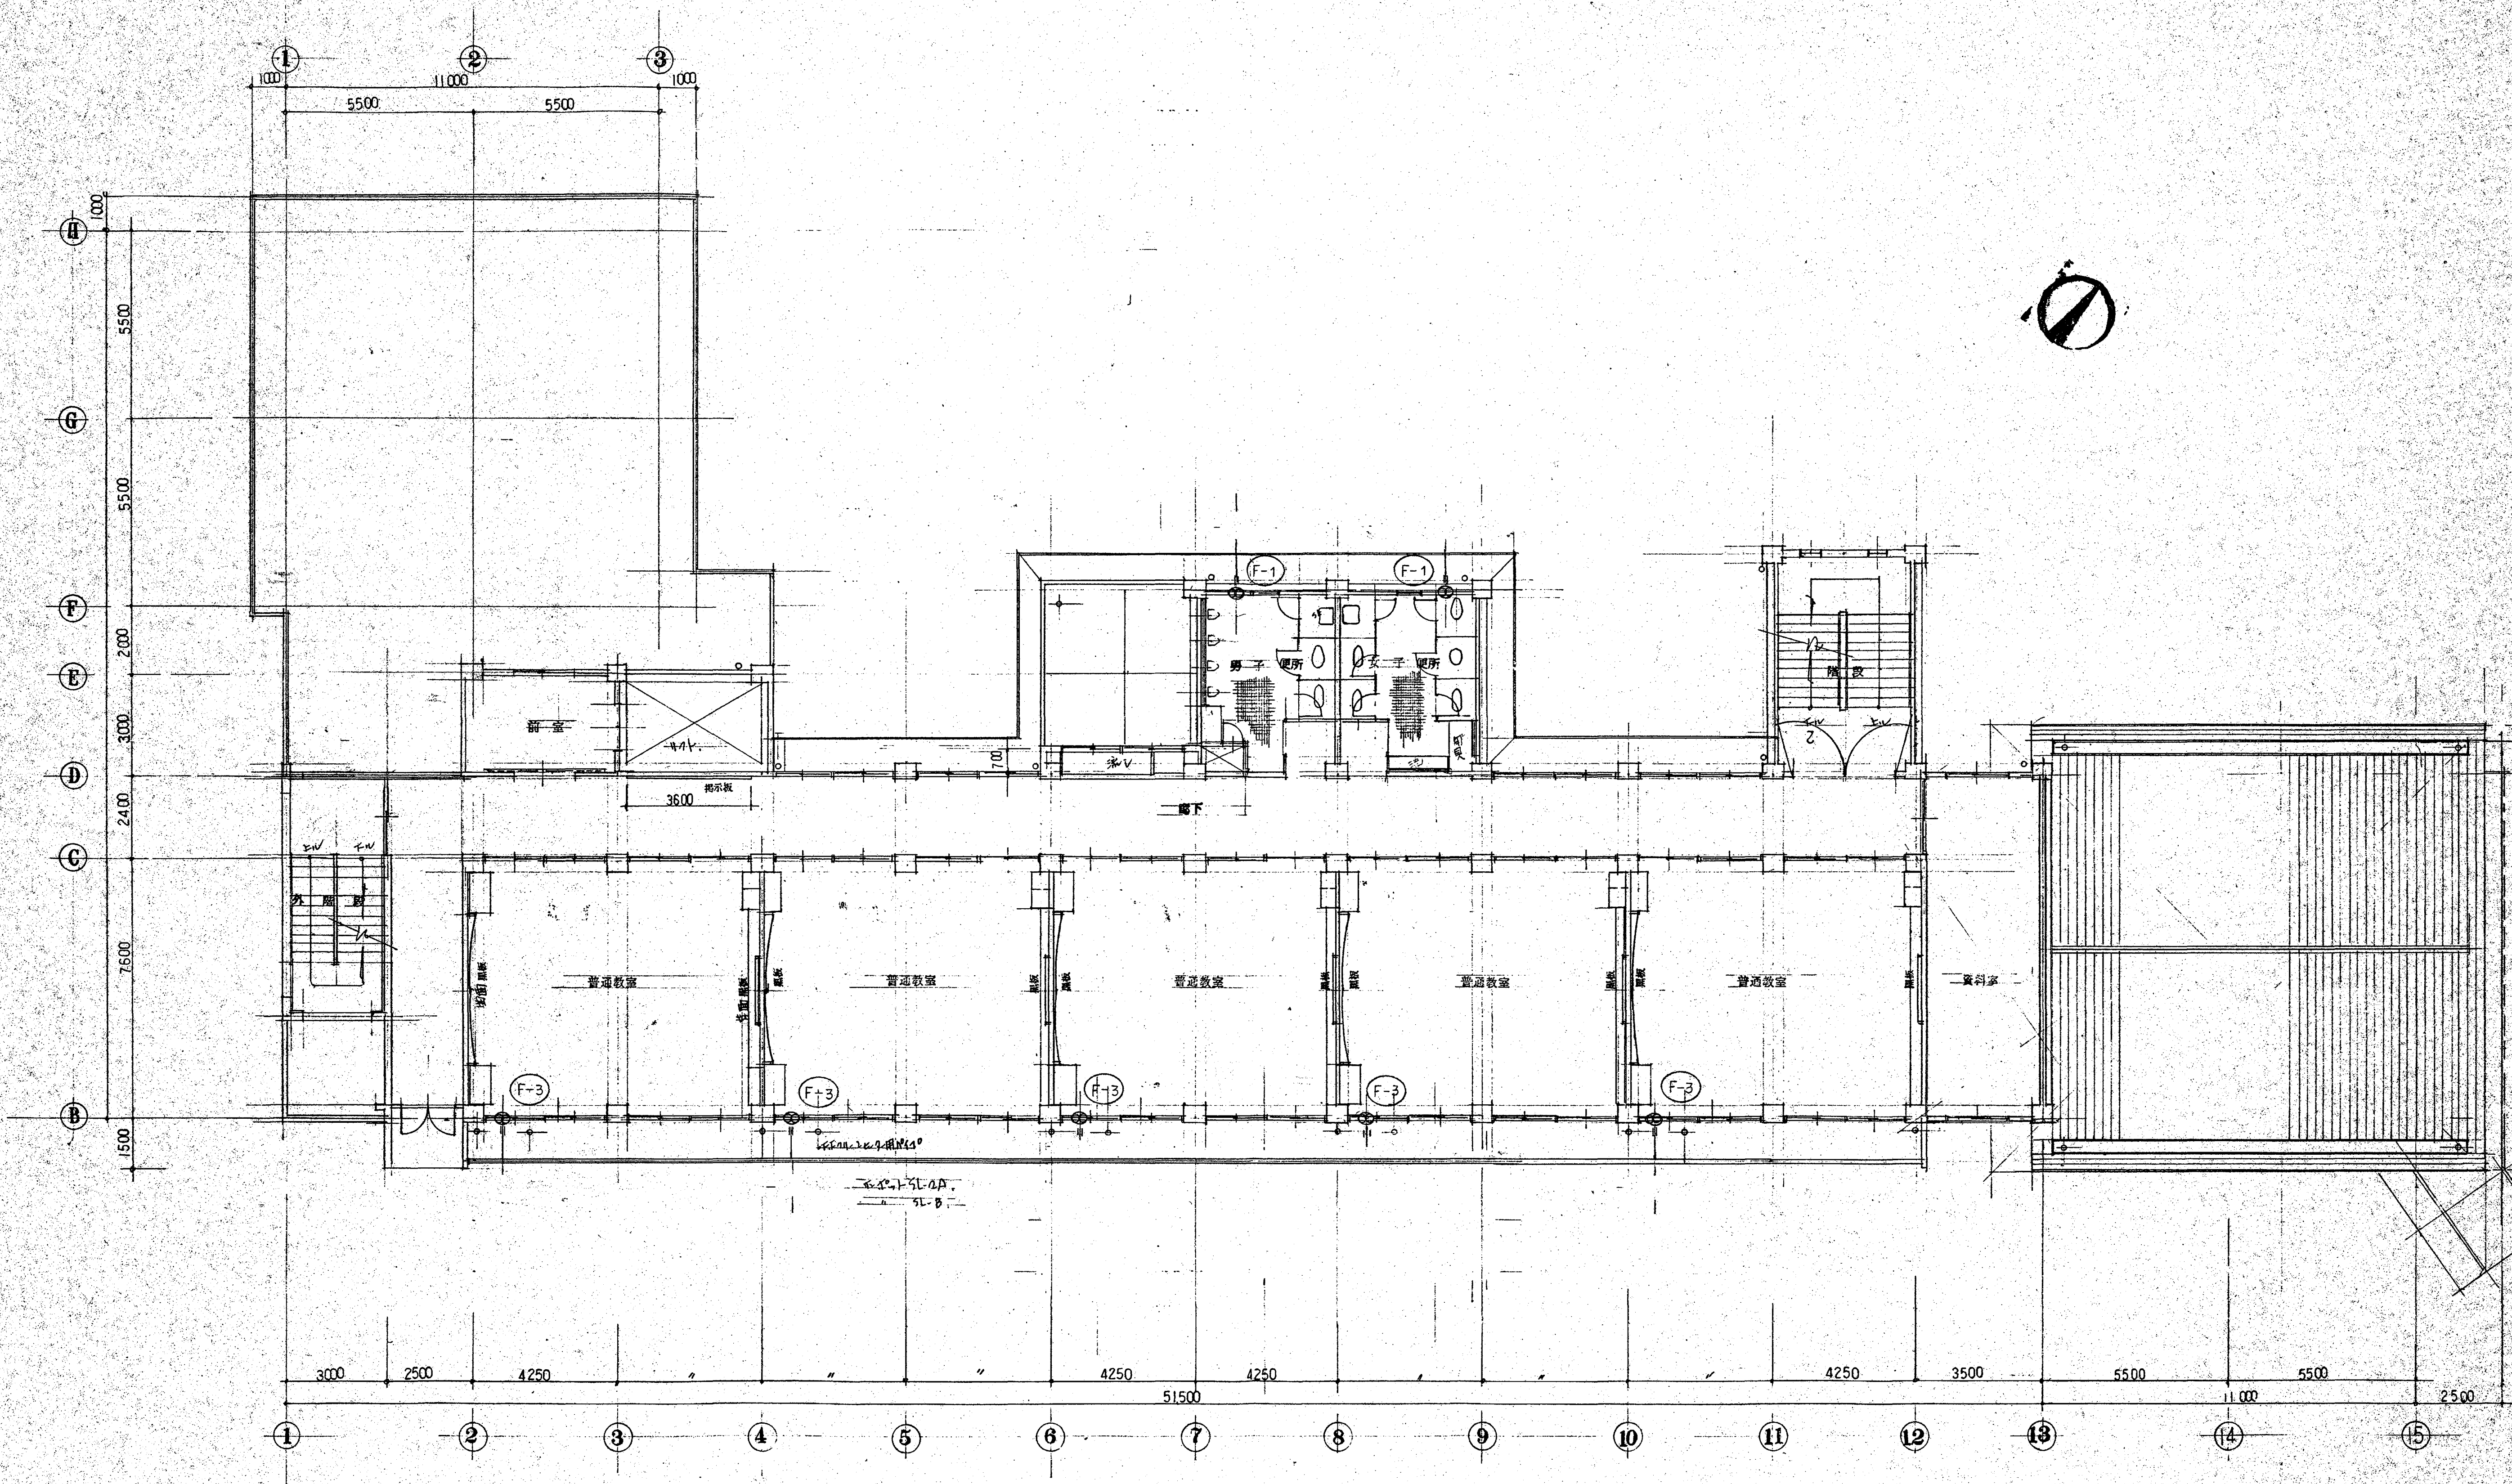

2 階平面图

设计年月日 设计 制图 审核 承担 工单名 鸿基市立笠原小学校校舍改築 給排水衛生設備 工事設計図 図面名 2 階 平面 図	设计 制图 审核 承担	设计 制图 审核 承担	设计 制图 审核 承担	设计 制图 审核 承担	工单名 鸿基市立笠原小学校校舍改築 給排水衛生設備 工事設計図 図面名 2 階 平面 図	縮尺 1/100	図面番号 P NO. 16



