



1階平面図 S=1:100

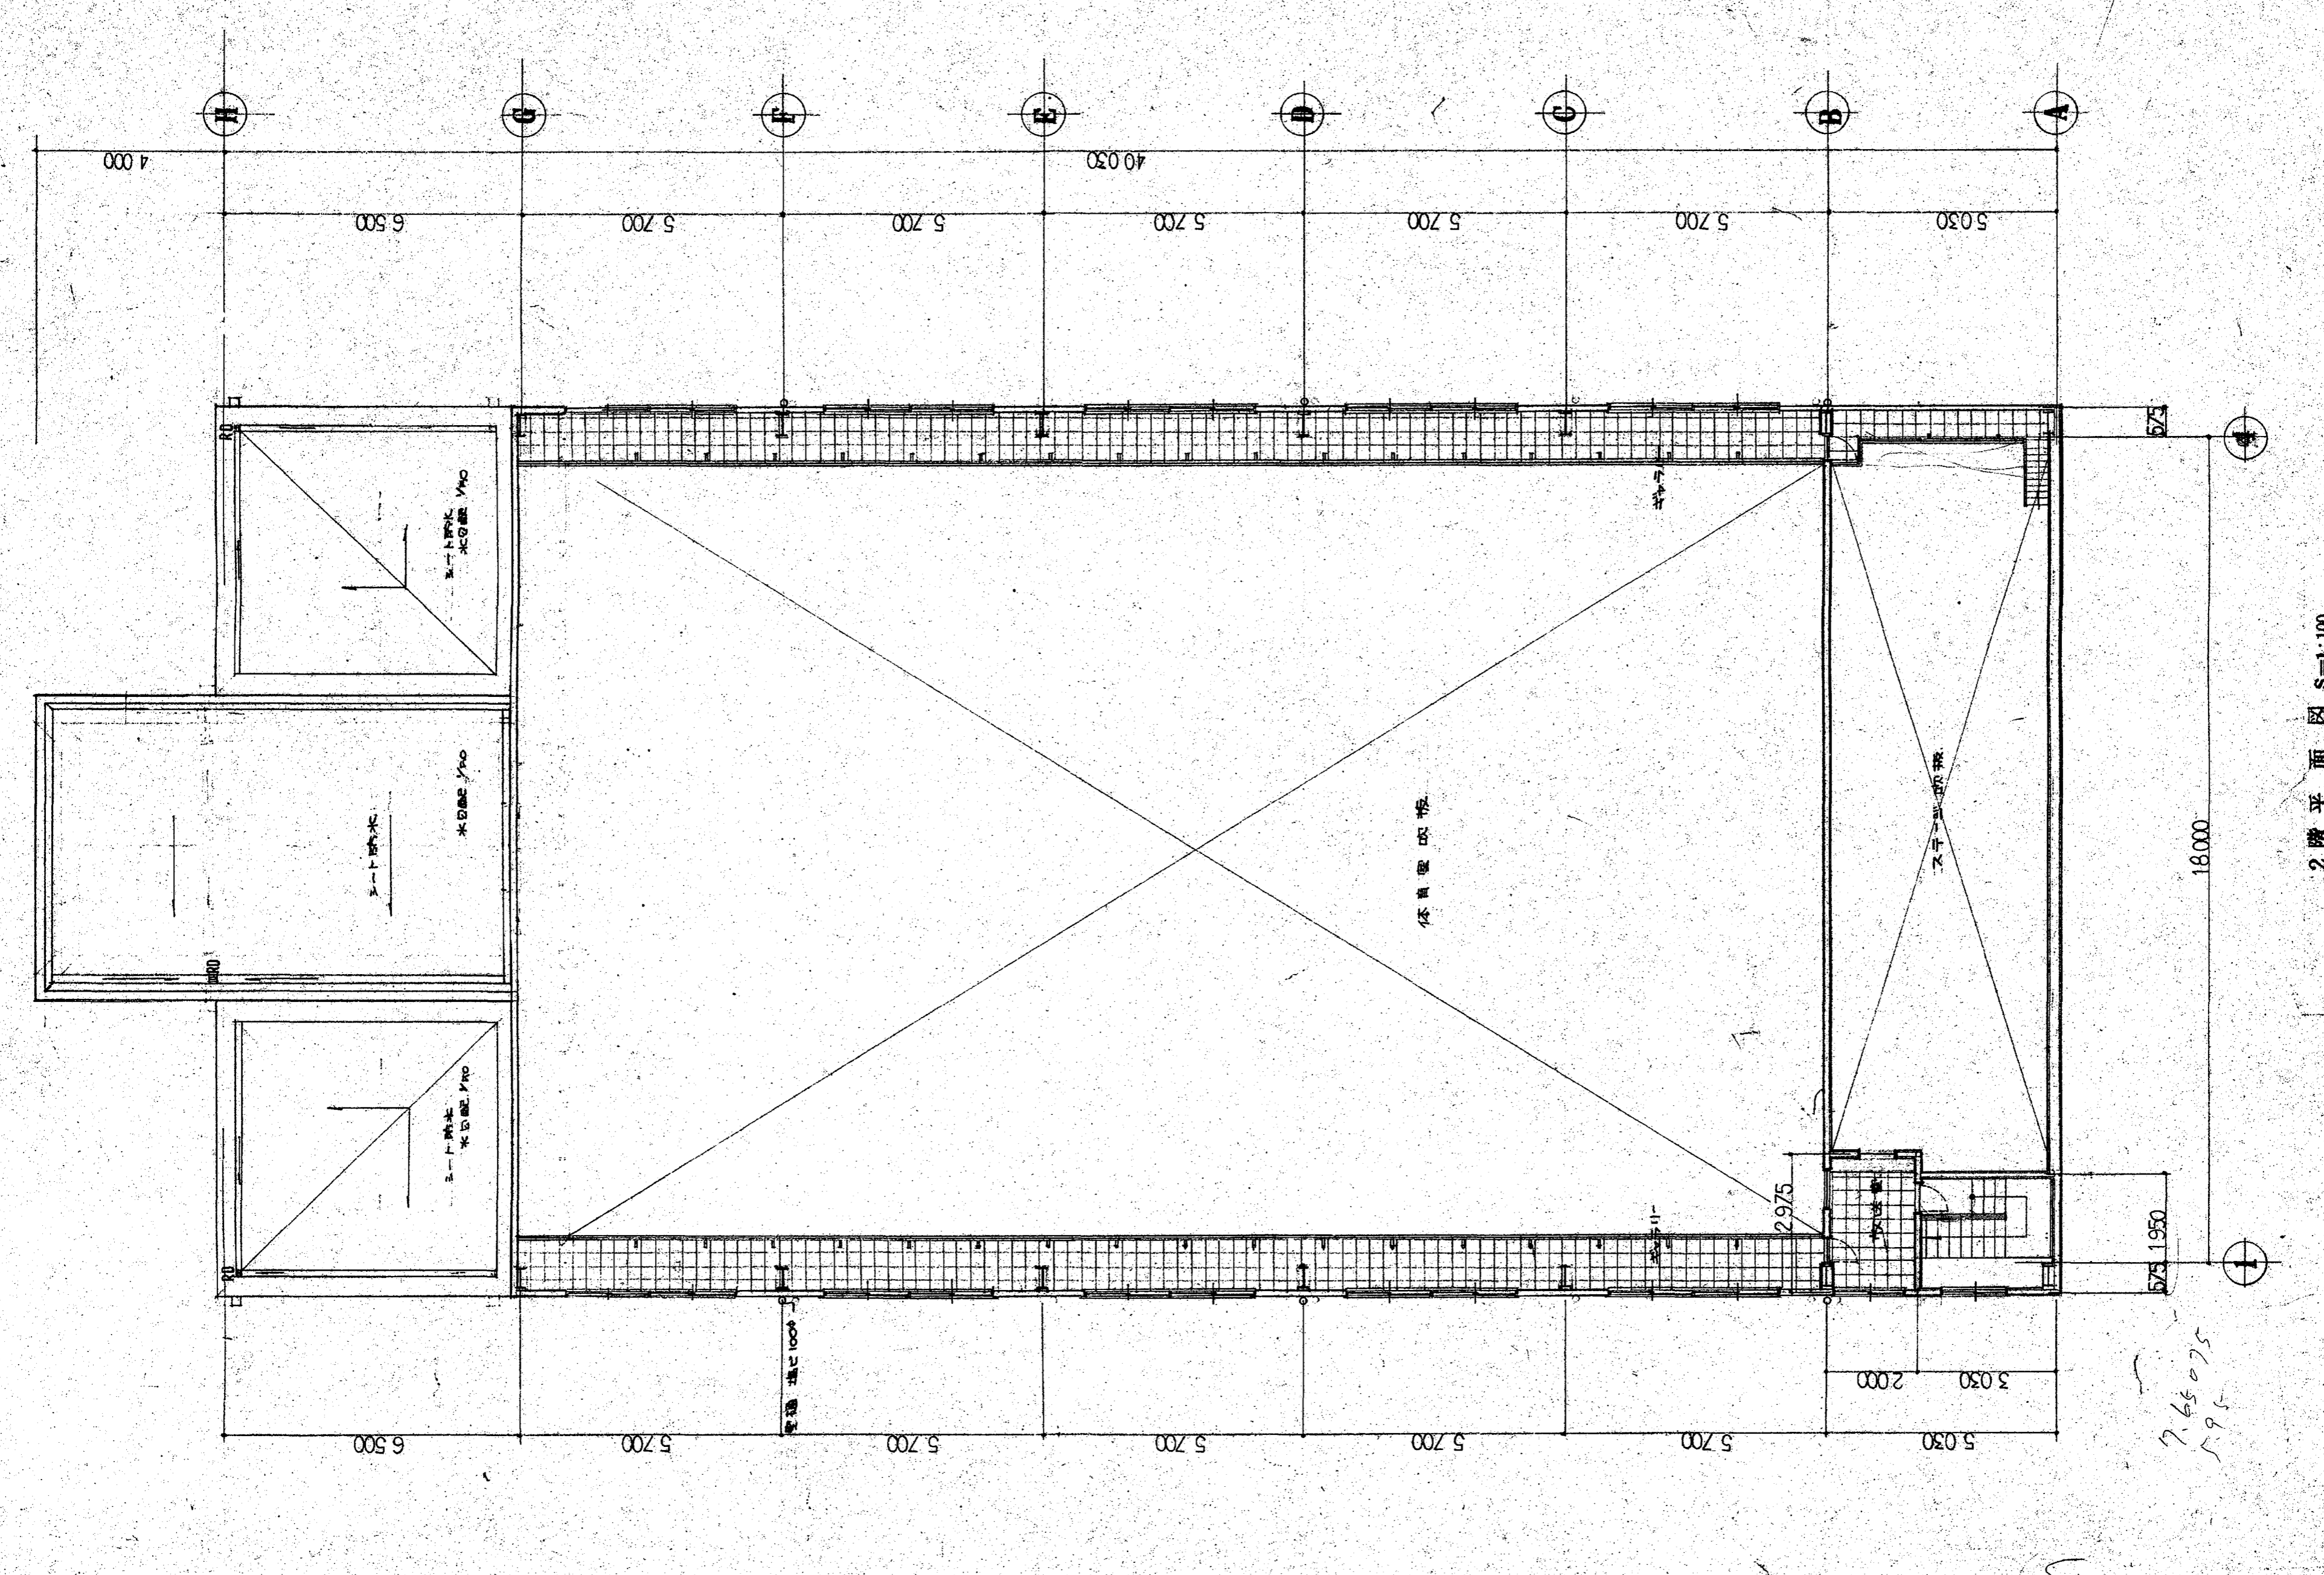


2階平面図 S=1:100


図名	注意 4
縮尺	縮尺 S=1:100
日付	51.6.10
設計者	新築工事設計図
図主	平面図
製作者	株式会社

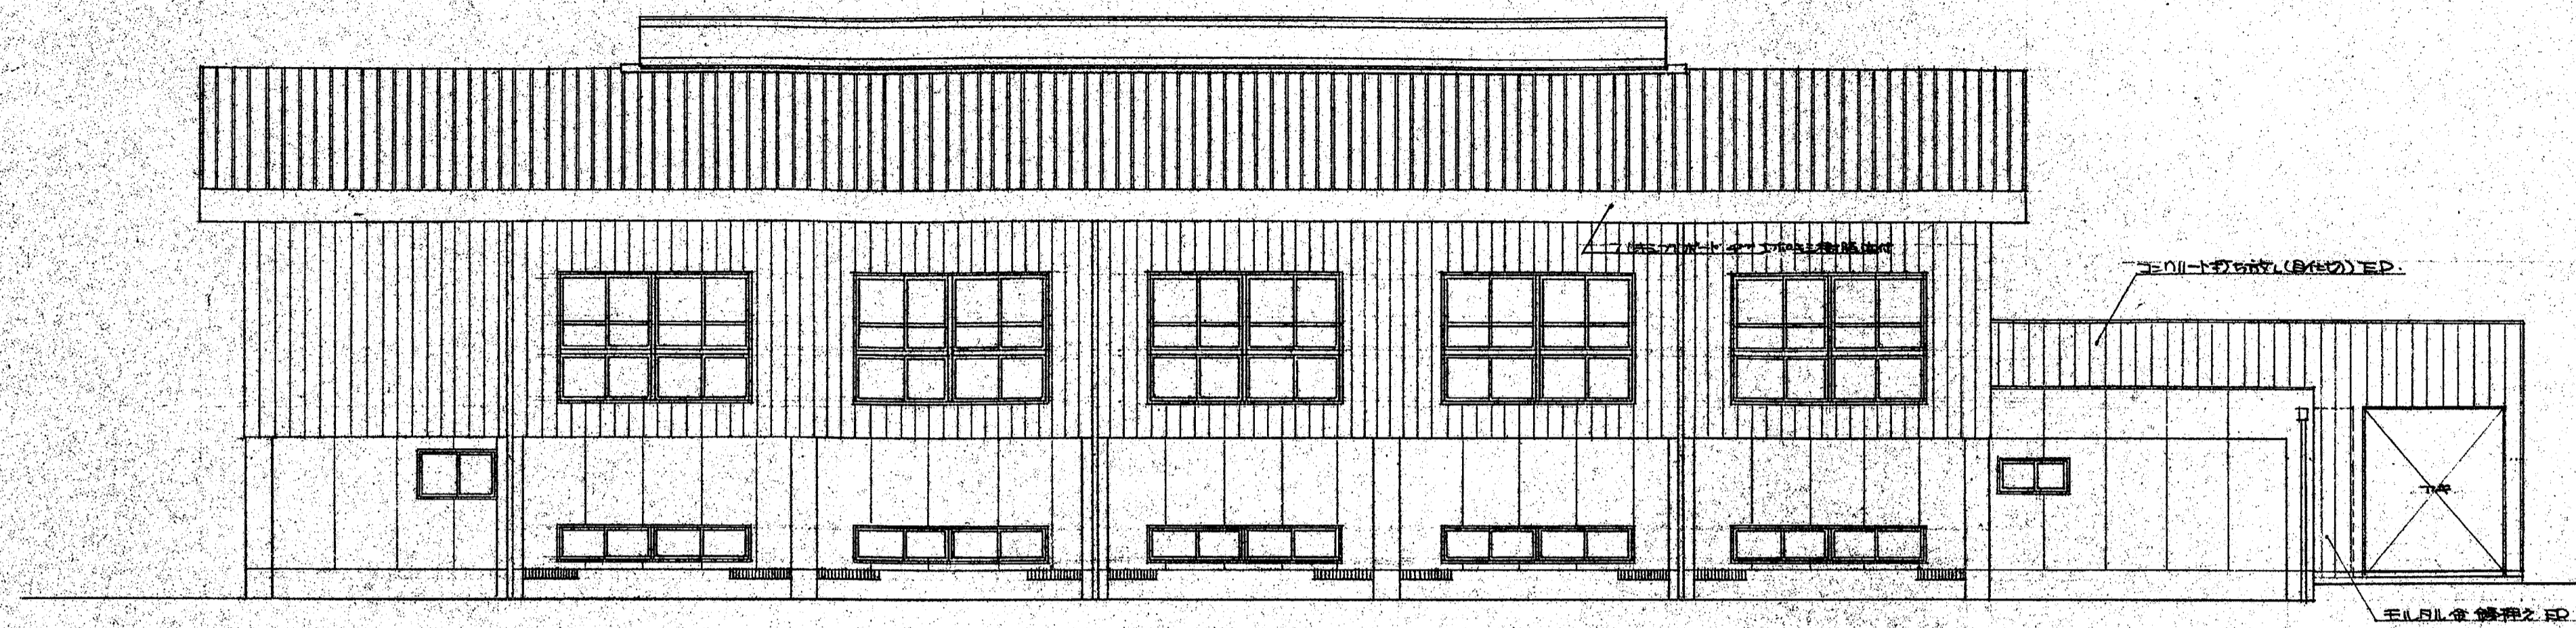


北立面図 S=1:100

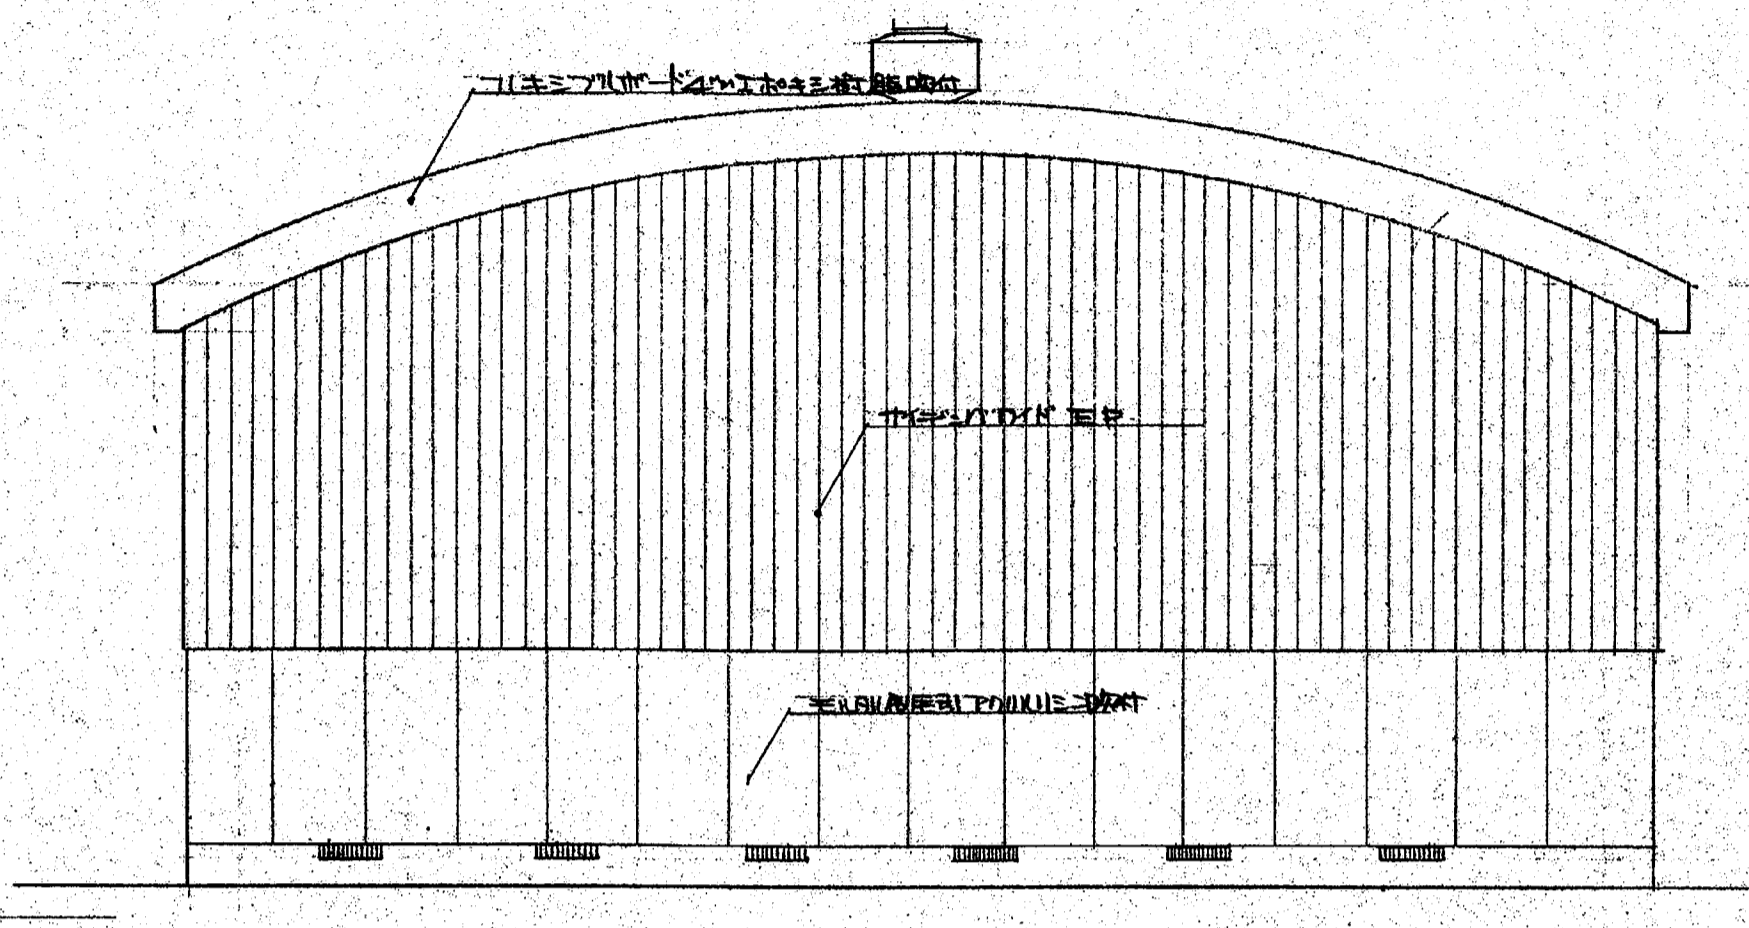

東立面図 S=1:100



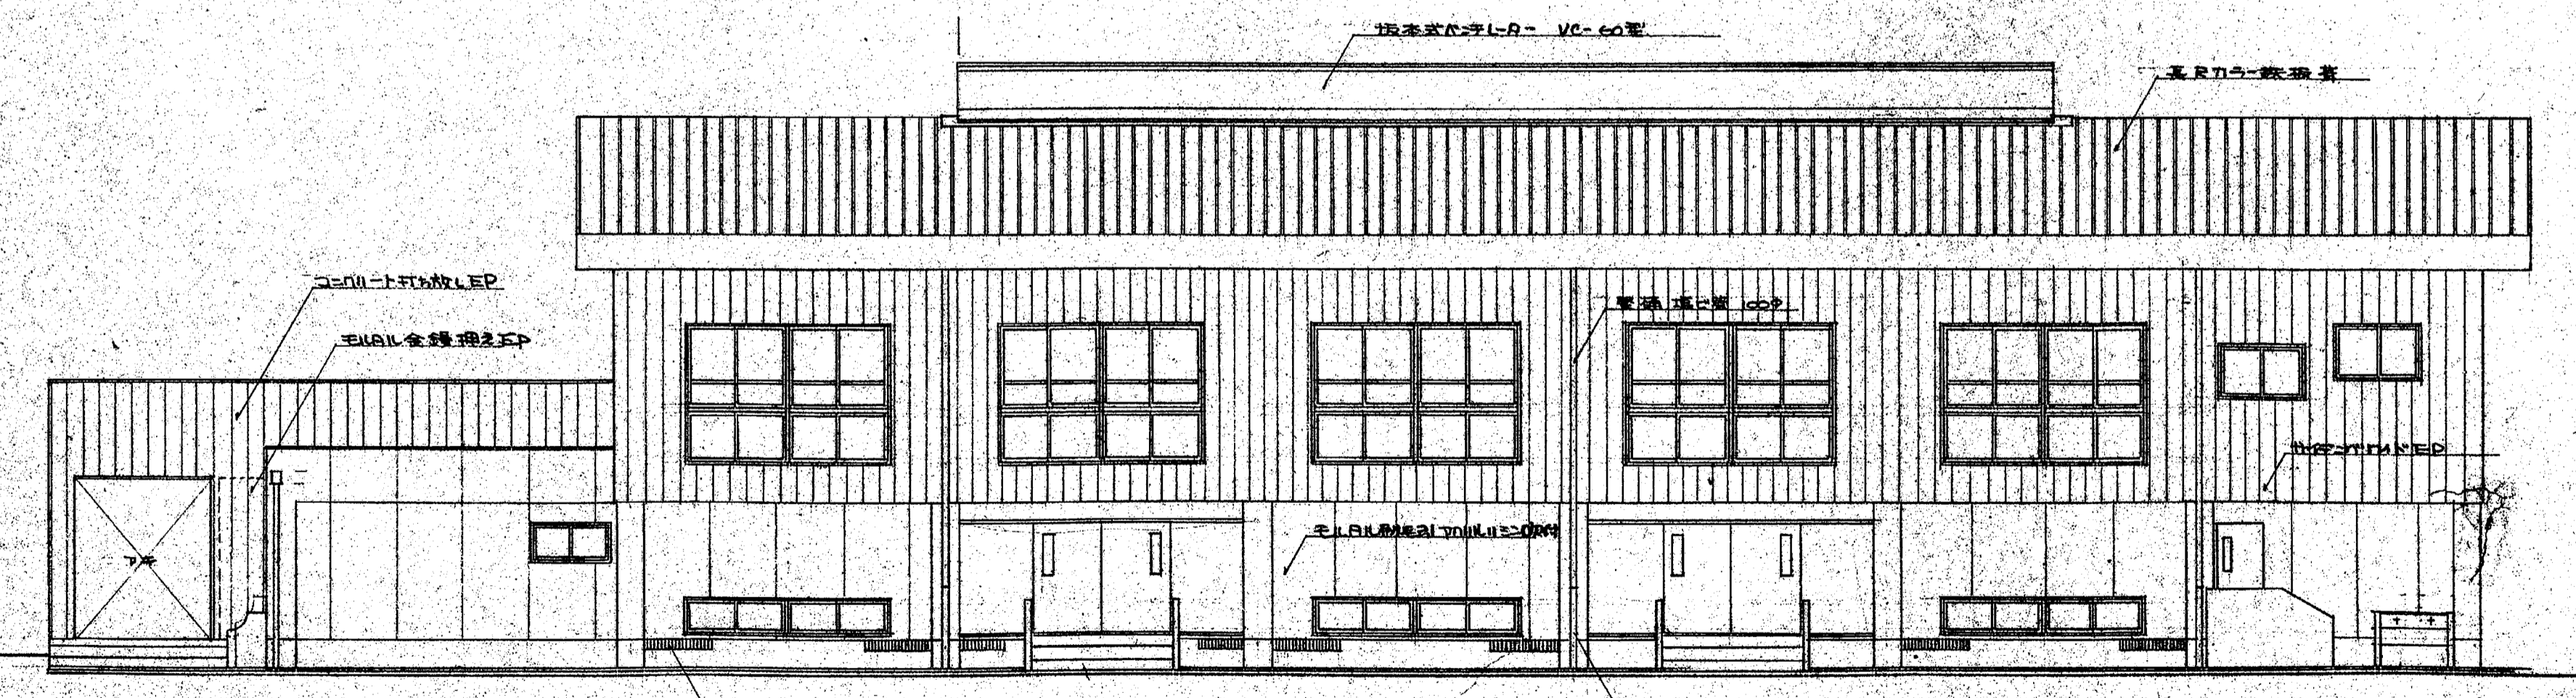


南立面図 S=1:100

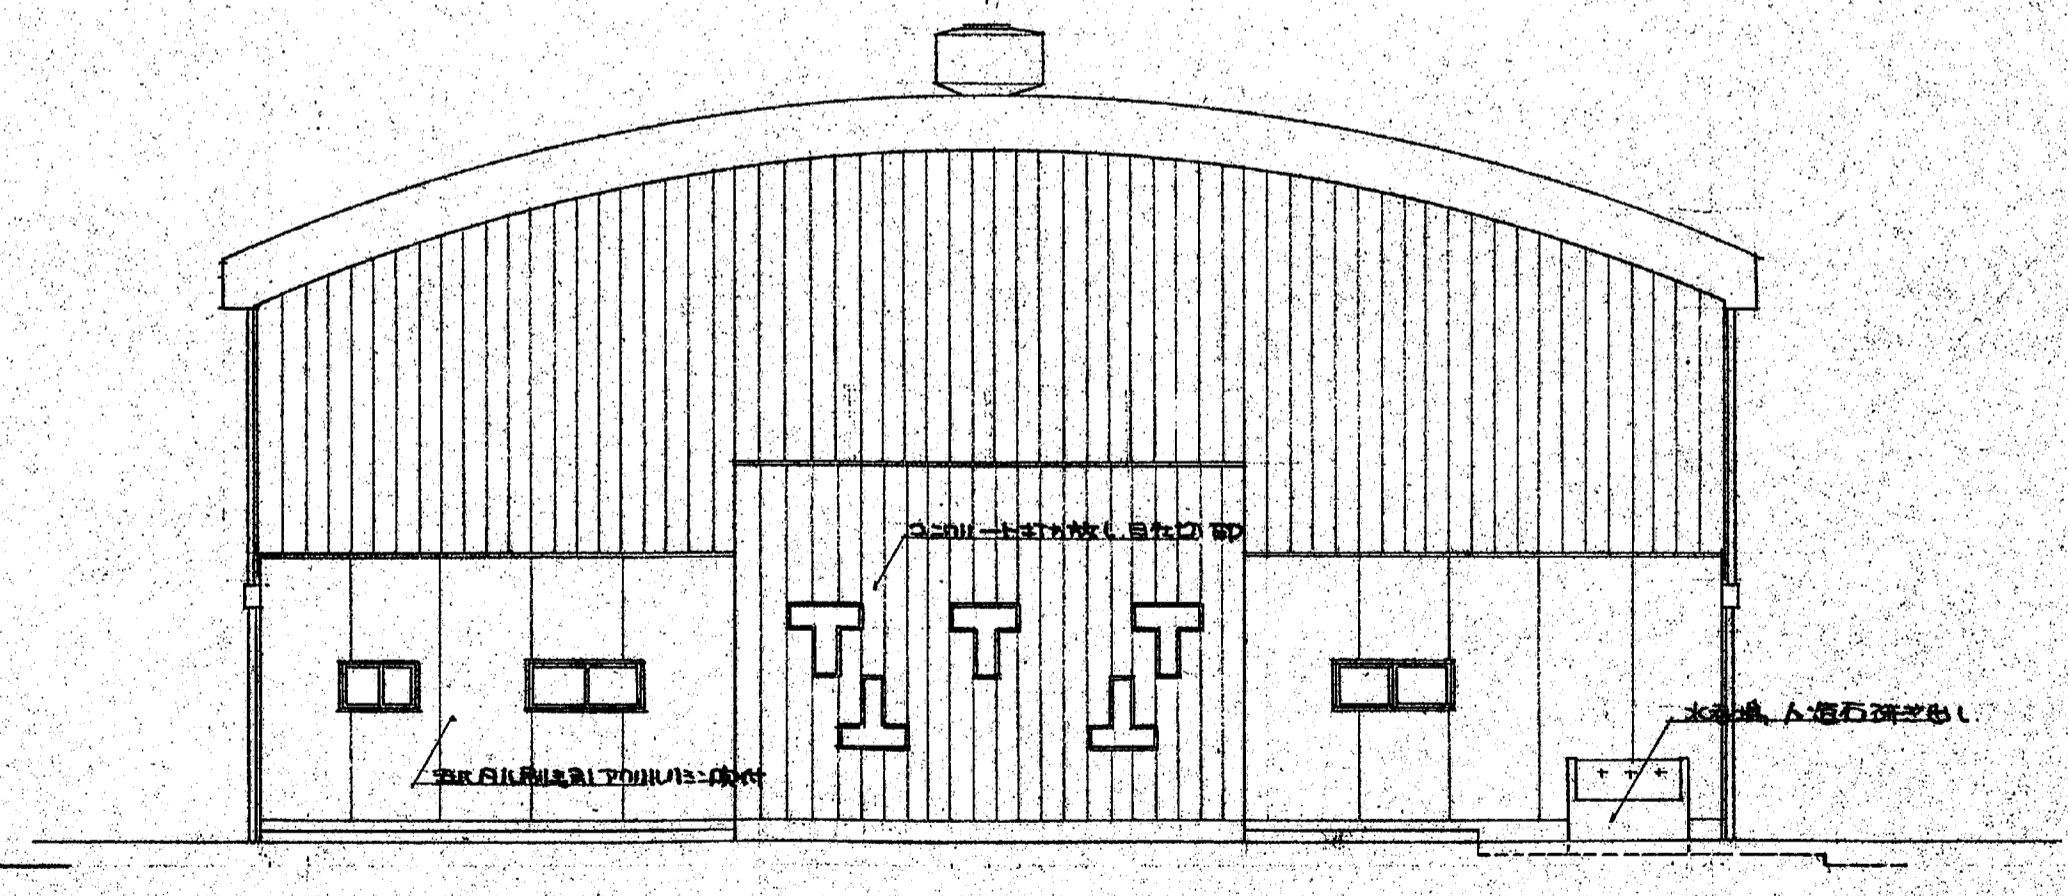

西立面図 S=1:100

訂正 訂正 訂正	工事名称 鴻巣市市立笠原小学校体育館 新築工事設計図	設計No. 51.6.10	整理No. 5	図面No. 5
	図面名 立面図	縮尺 S=1:100	日付 51.6.10	意 5
	株式会社			

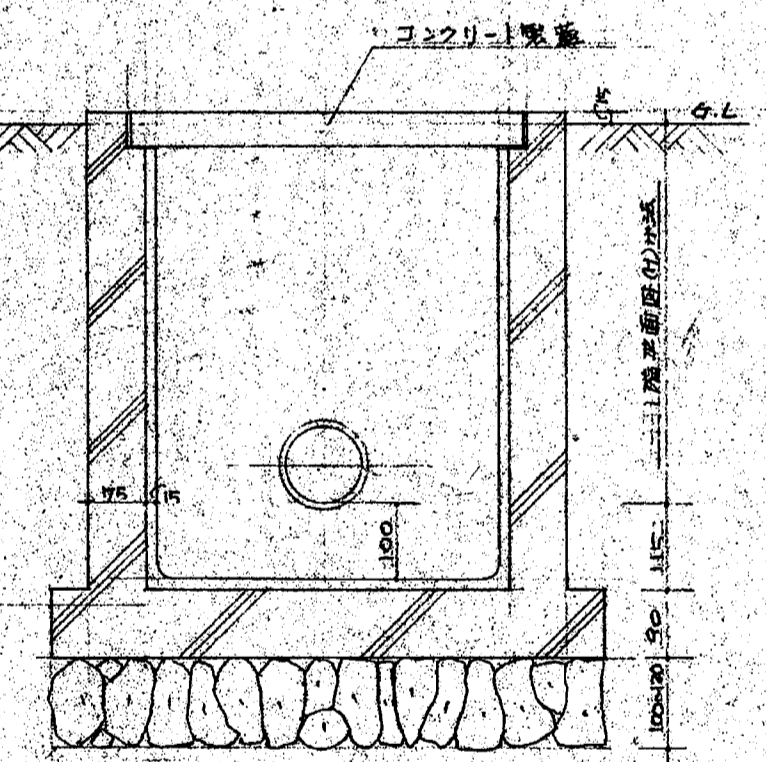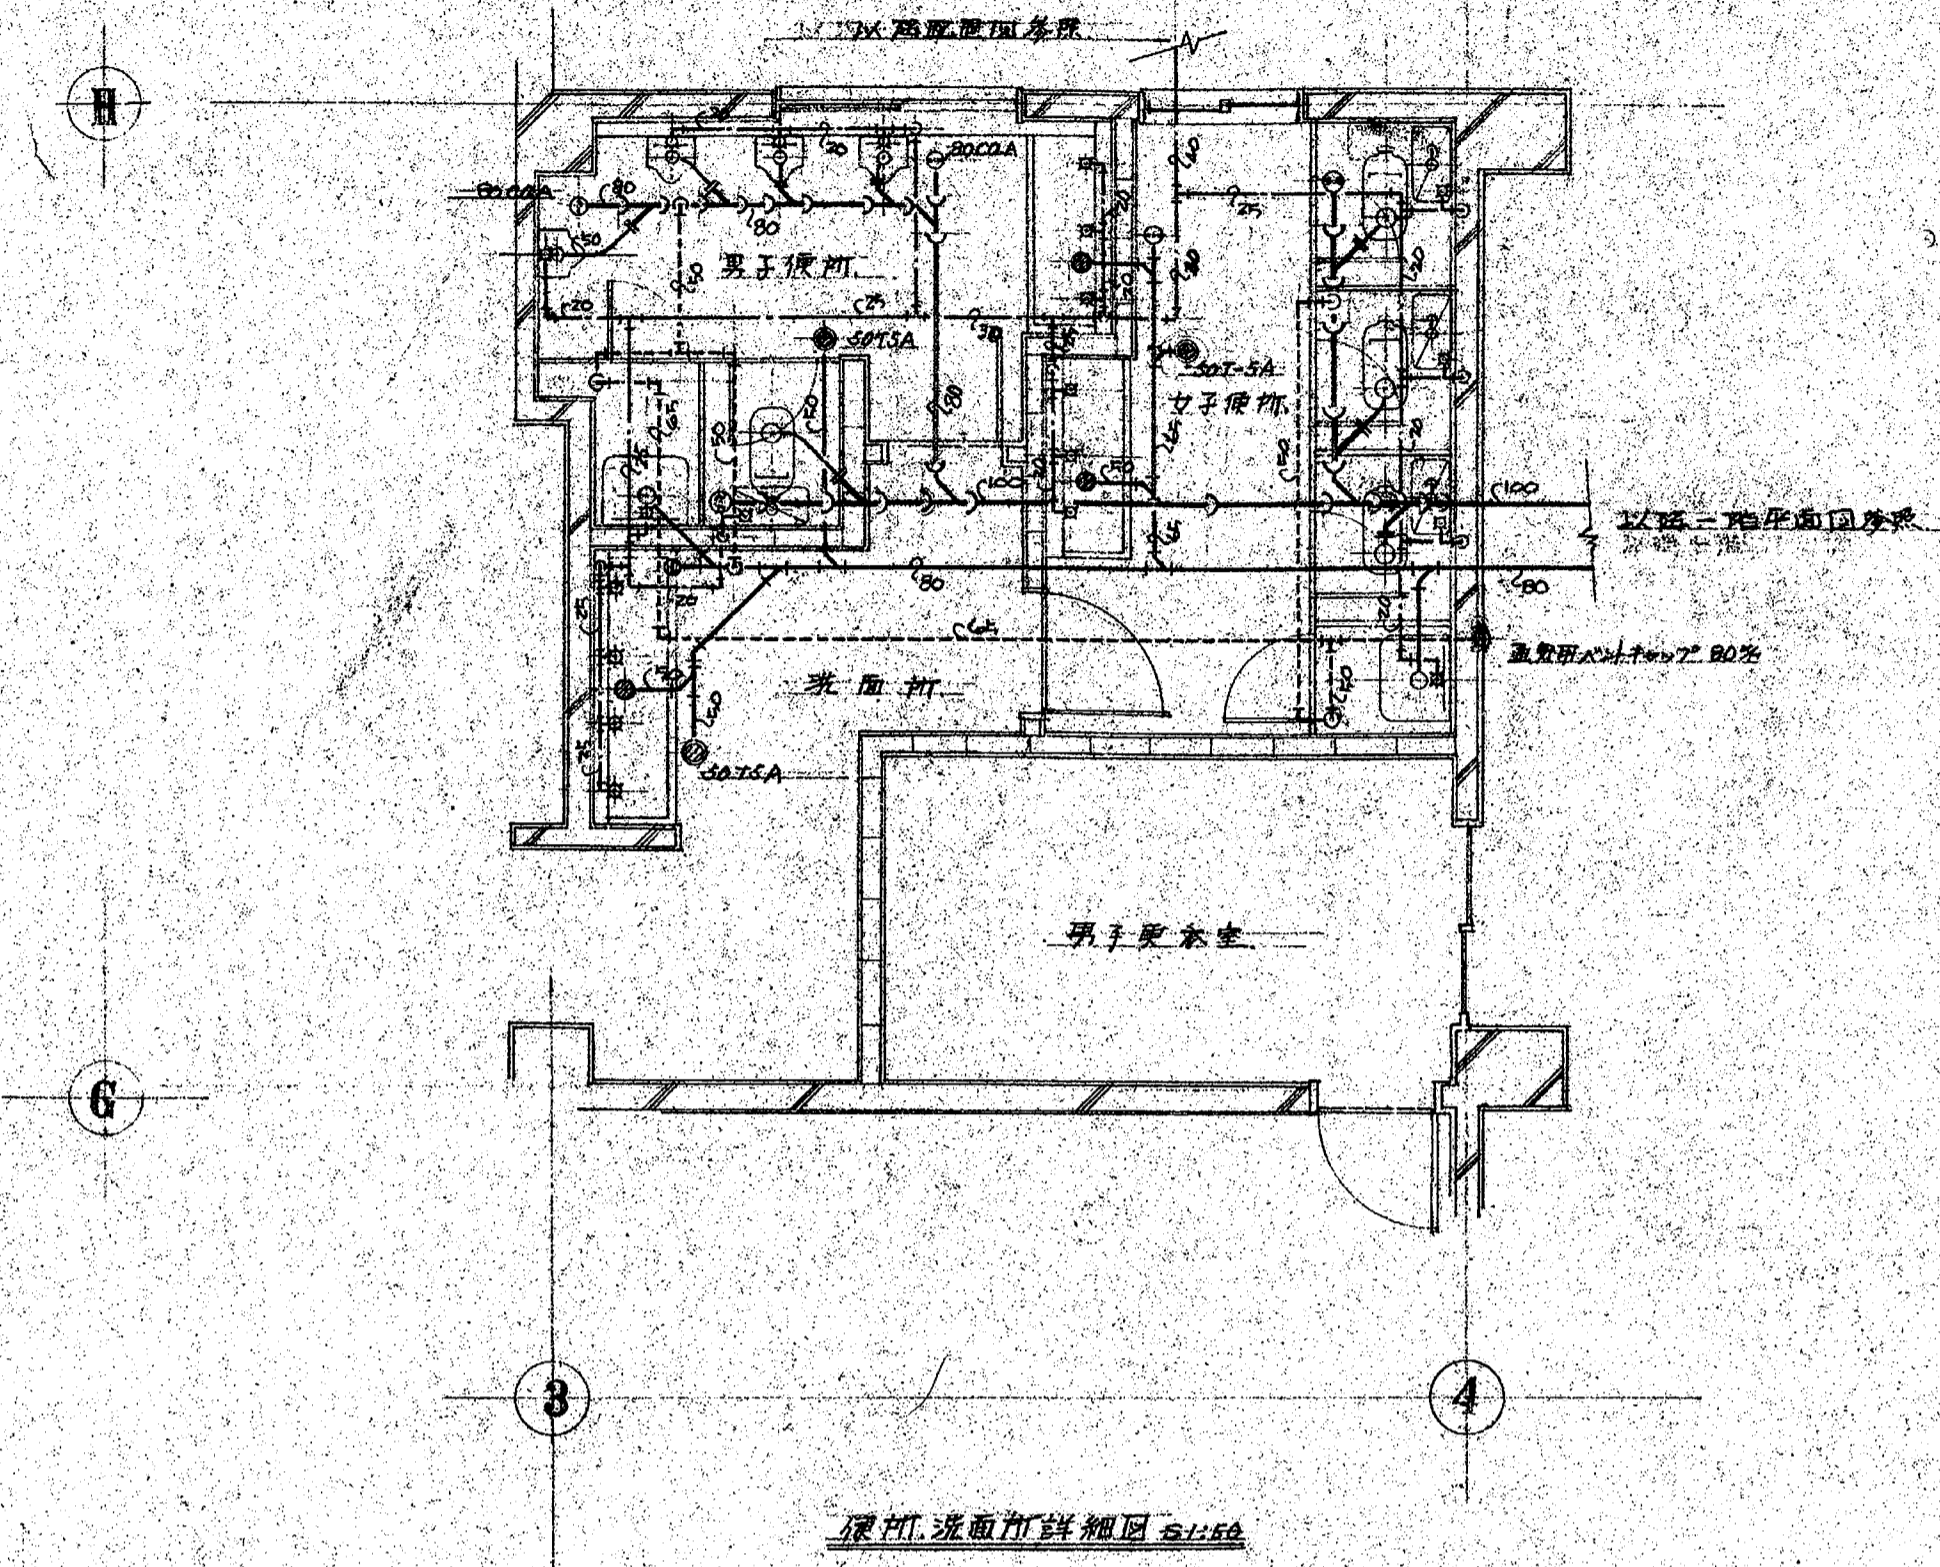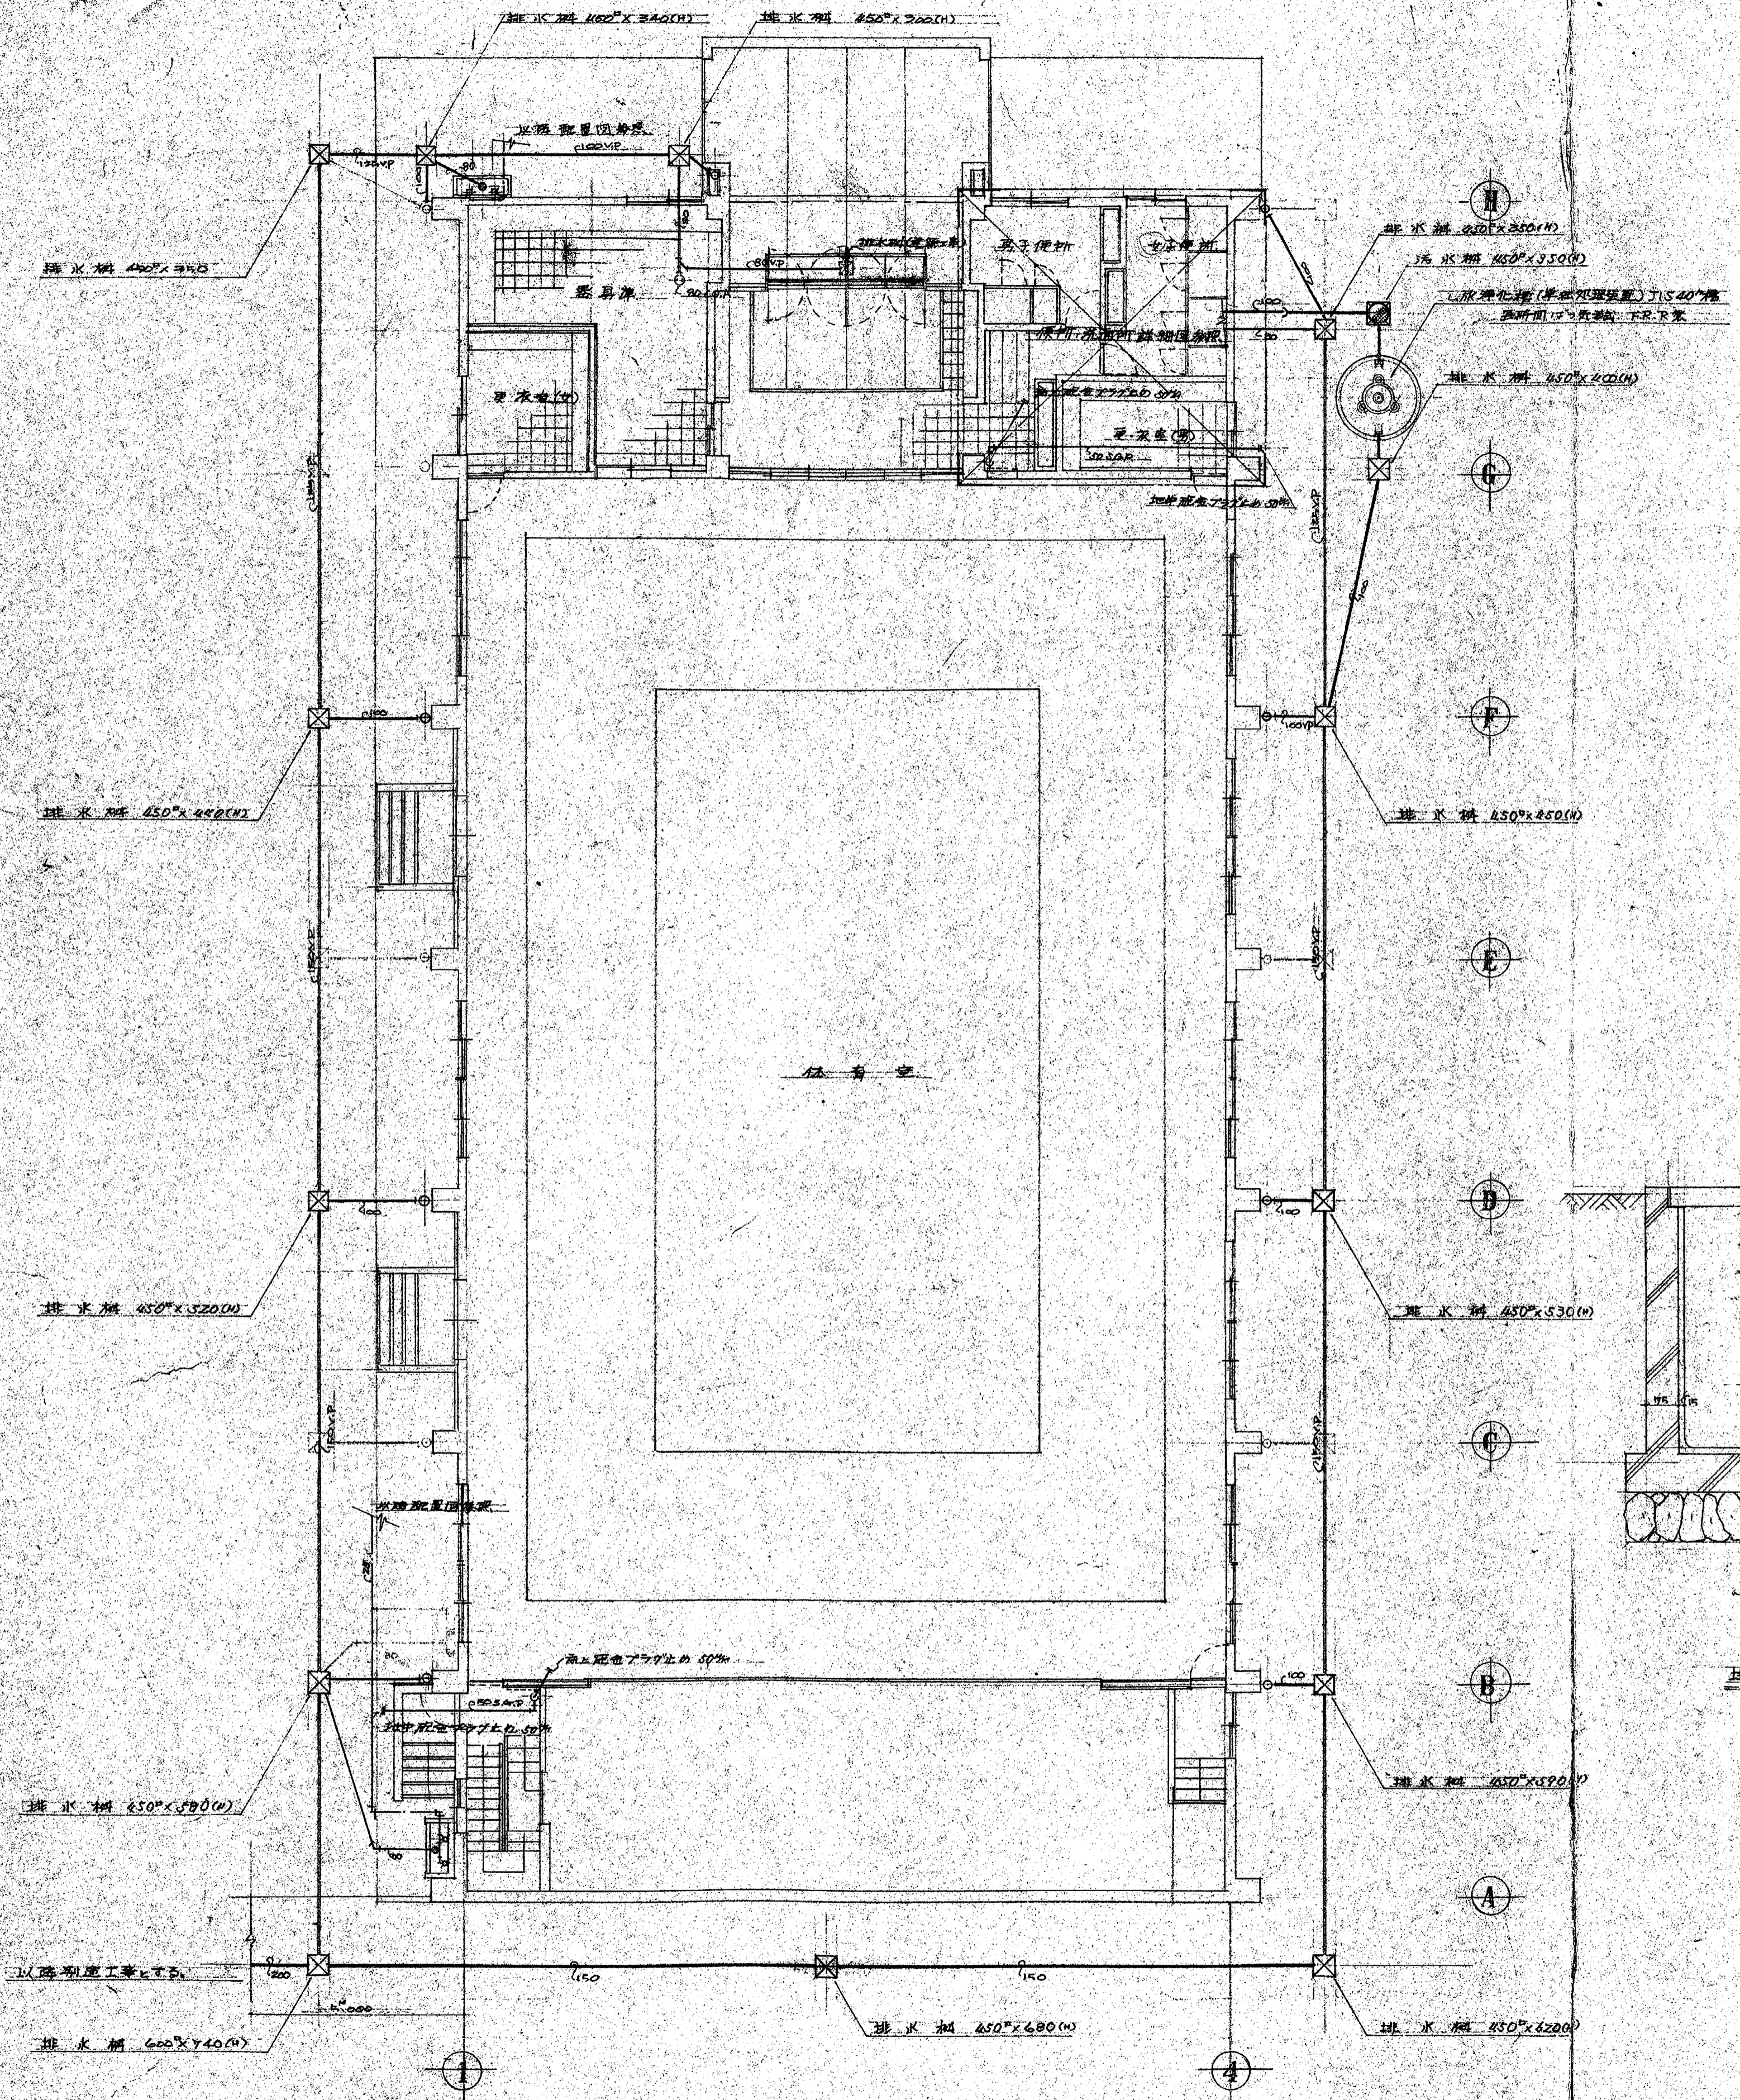

品名	规格	附属名称	数量	备注
和国大便器	C-75 F	脚踏式附属品一式	1	1附设
台上洗手装置	S-28 E	脚踏式附属品一式	1	
台上小便器	U-5 B	脚踏式附属品一式	1	
墙用洗脸盆	SK-22 A	脚踏式一式	2	
铜质水栓	T-23 B-12%		10	
墙上排水器具	T-14 B-50%		3	
床排水器具	T-5 A-50%		3	
通用用心入丁	80%	台北心入丁	1	
台上排水口	100%			
	80%			
	45%			
万能心入丁器具水栓	T-200 B-13%			看外流
墙上排水器具	100%			

排水槽详细图

体育馆详细图