


# 鴻巣市立小中学校空調設備賃貸借（電気式）


## 笠原小学校図面リスト

図面番号	図面名称	縮尺	図面番号	図面名称	縮尺
M - 1	図面リスト	———	E - 1	1階平面図（電気）	1/400
M - 2	機器表	———	E - 2	1階平面図（遠方制御）	1/400
M - 3	系統図	———			
M - 4	配置図	1/1000			
M - 5	1階平面図（機械）	1/400			
M - 6	2階平面図（機械）	1/400			
M - 7	3階平面図（機械）	1/400			




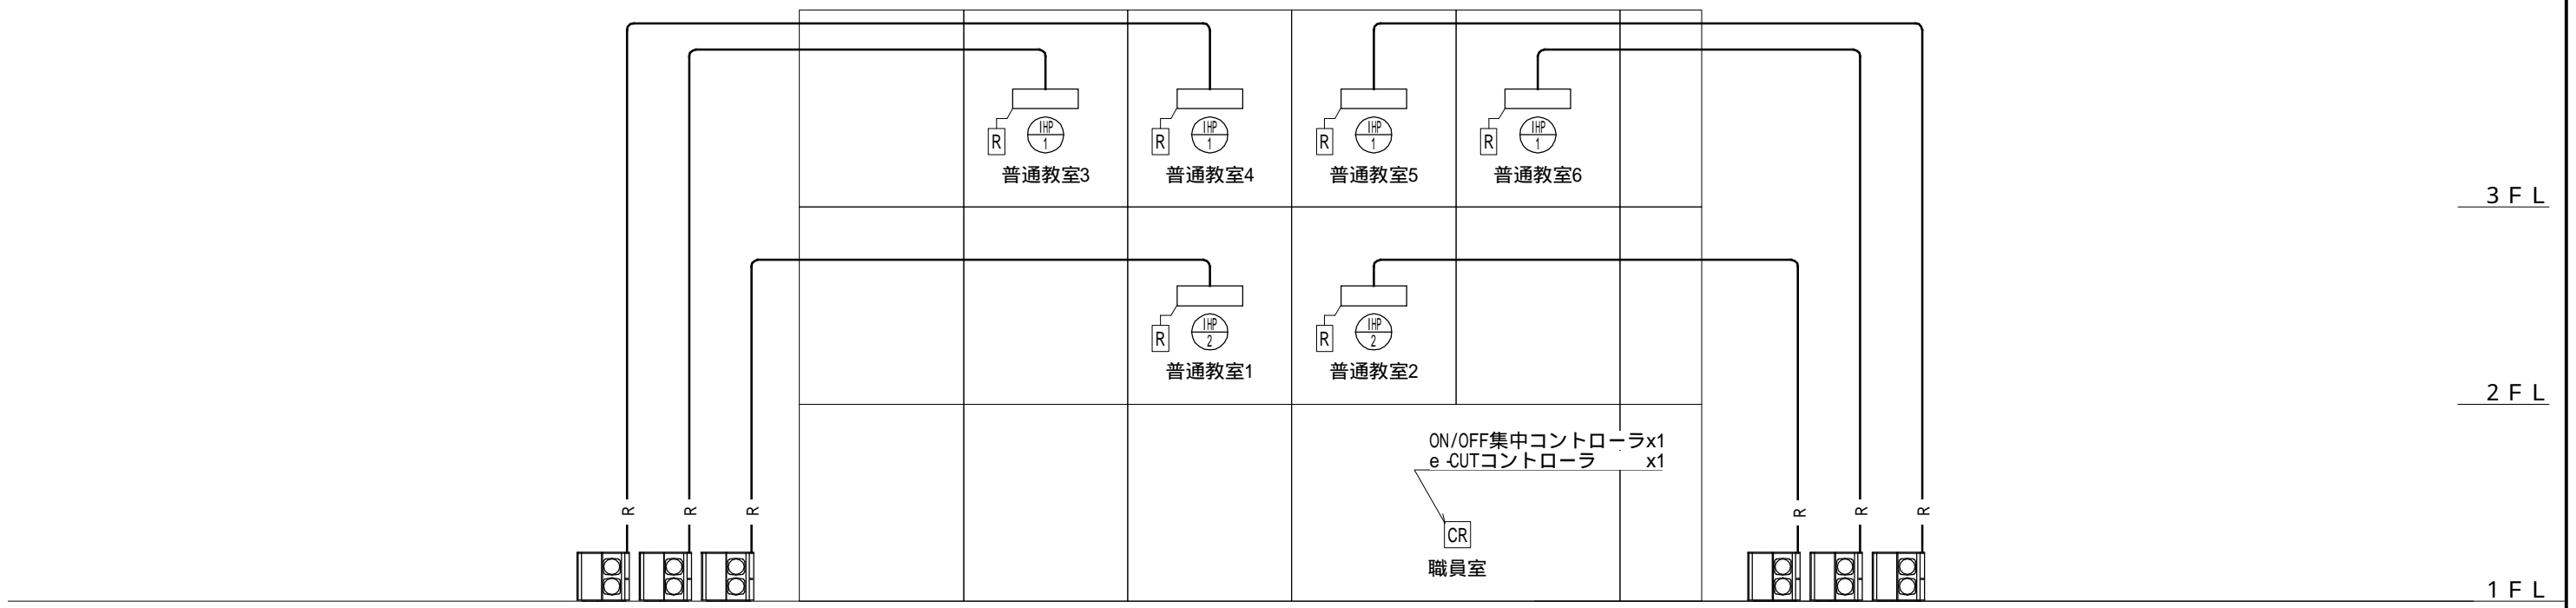


管理・特別・普通教室棟

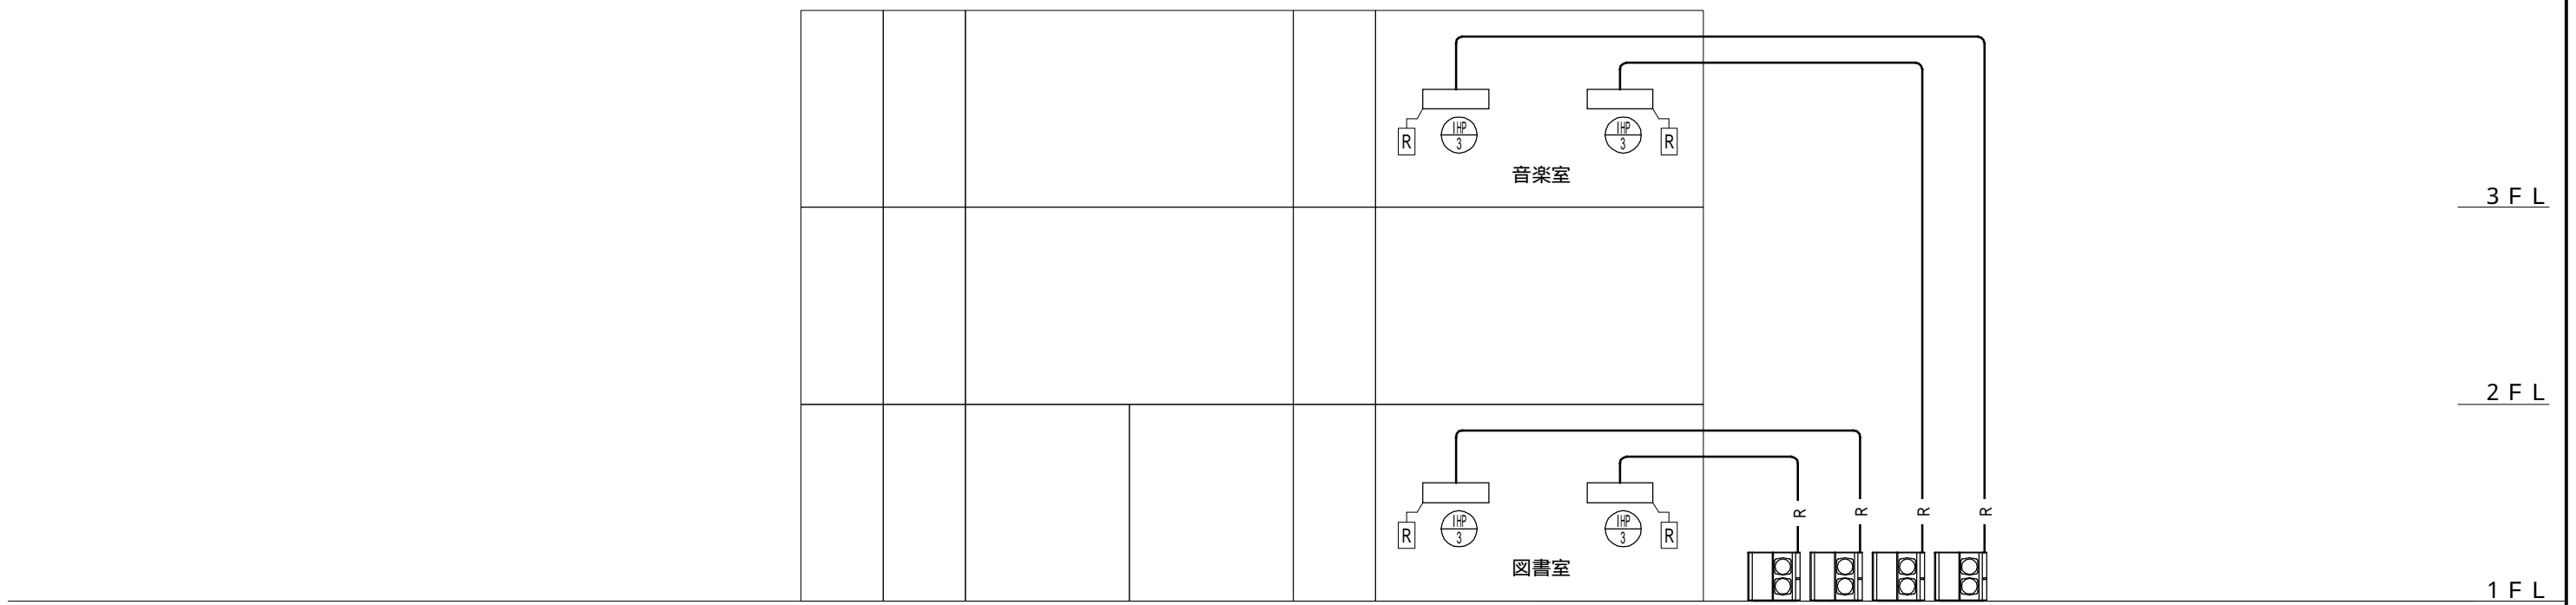


特別教室棟

	鴻巣市教育委員会	課長	主幹	主査	設計	工事名称	鴻巣市立小中学校空調設備貸借(電気式)	図面番号	M-3
						図面名	笠原小学校 系統図	縮尺	

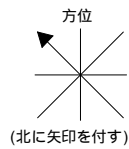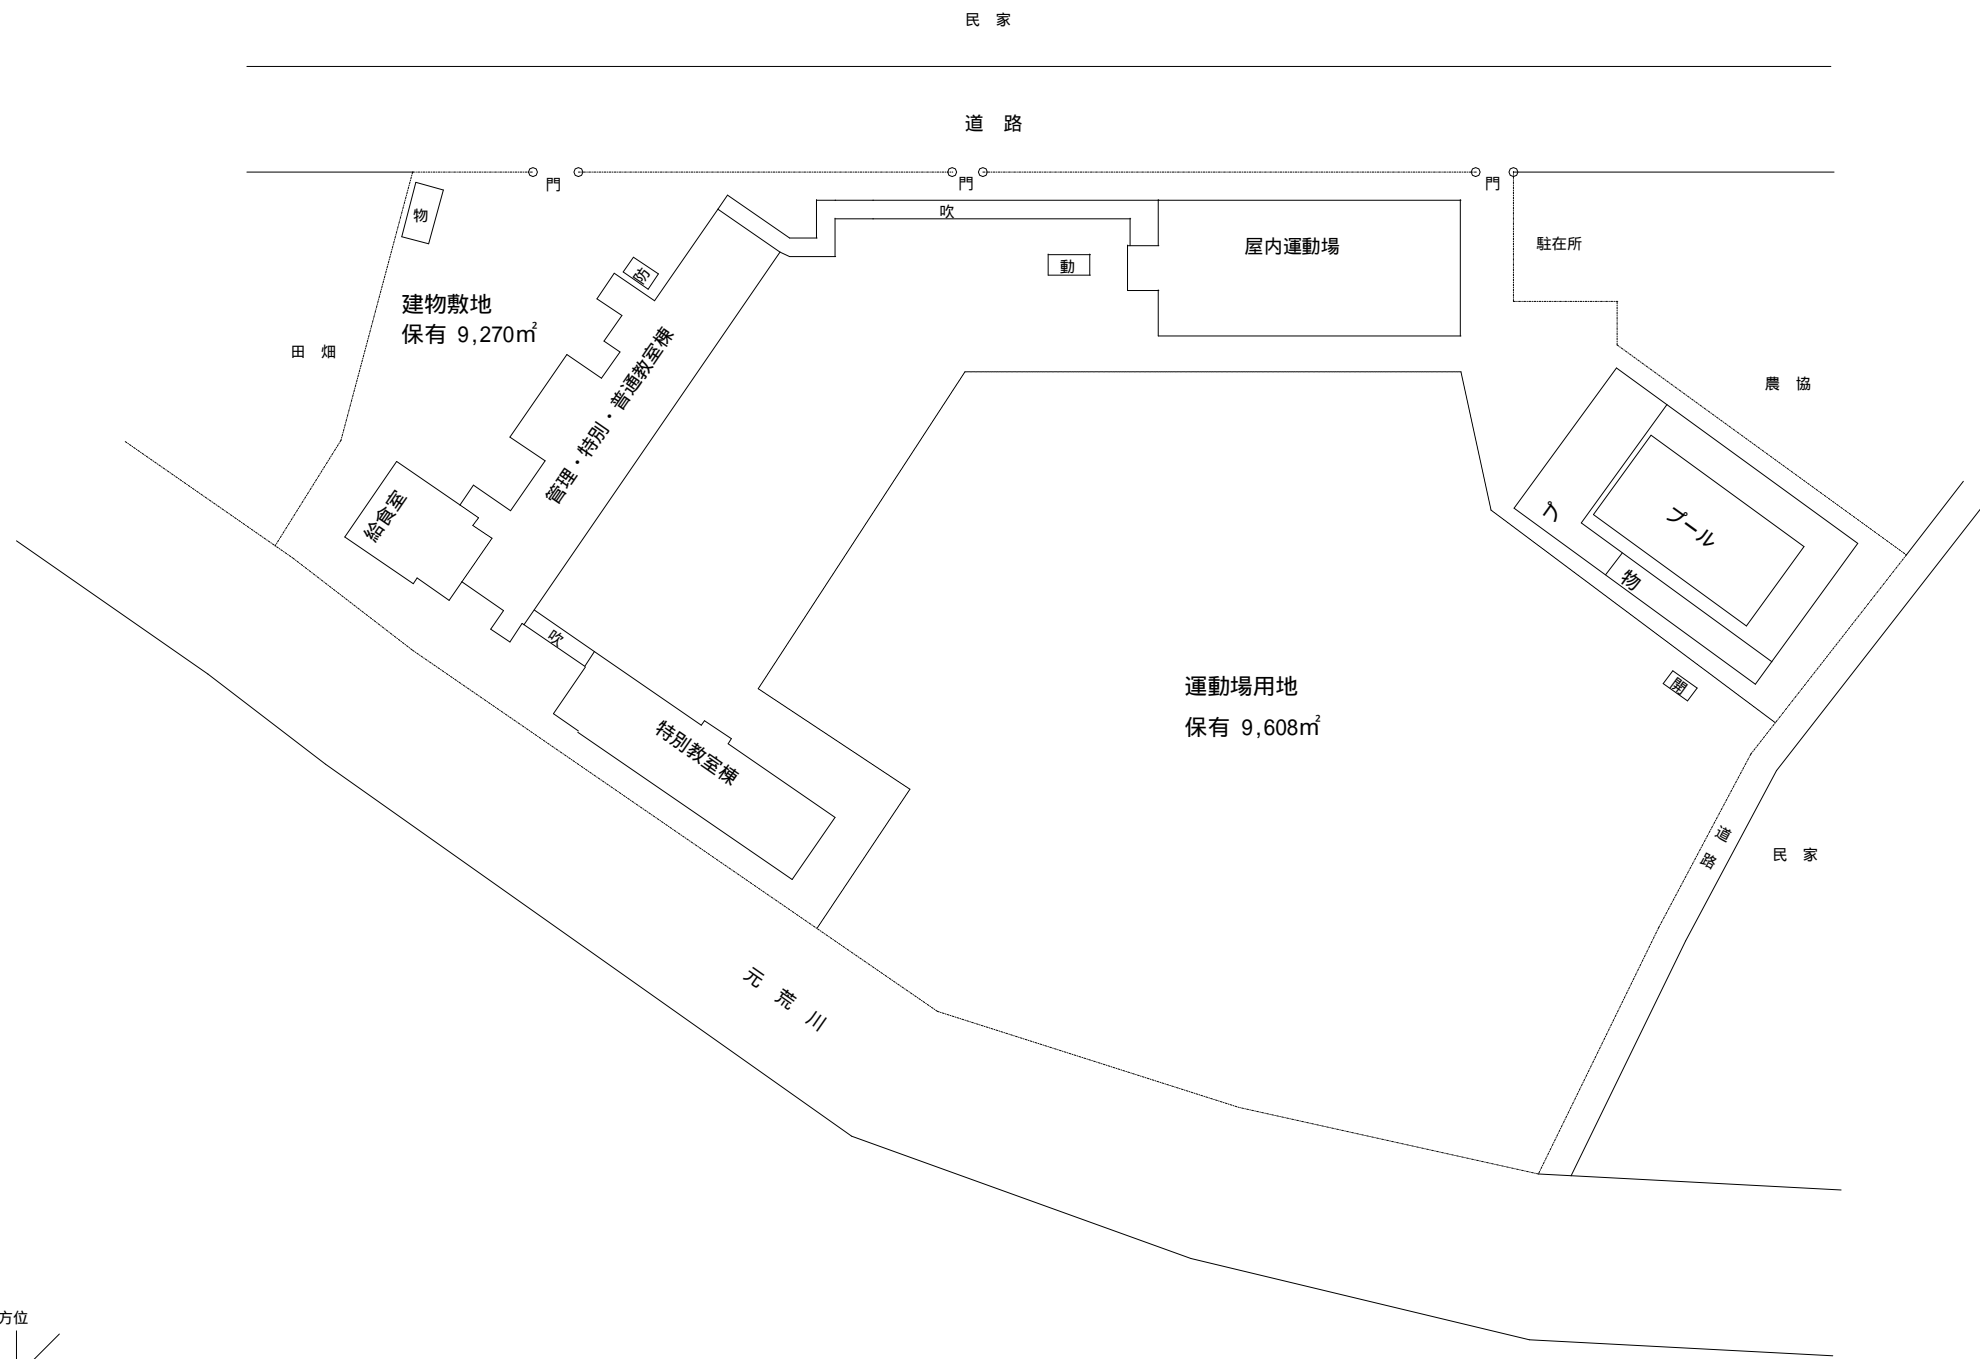


鴻巣市教育委員会				課長	主幹	主査	設計	工事名称	鴻巣市立小中学校空調設備貸借(電気式)	図面番号	M - 4
								図面名	笠原小学校 配置図	縮尺	

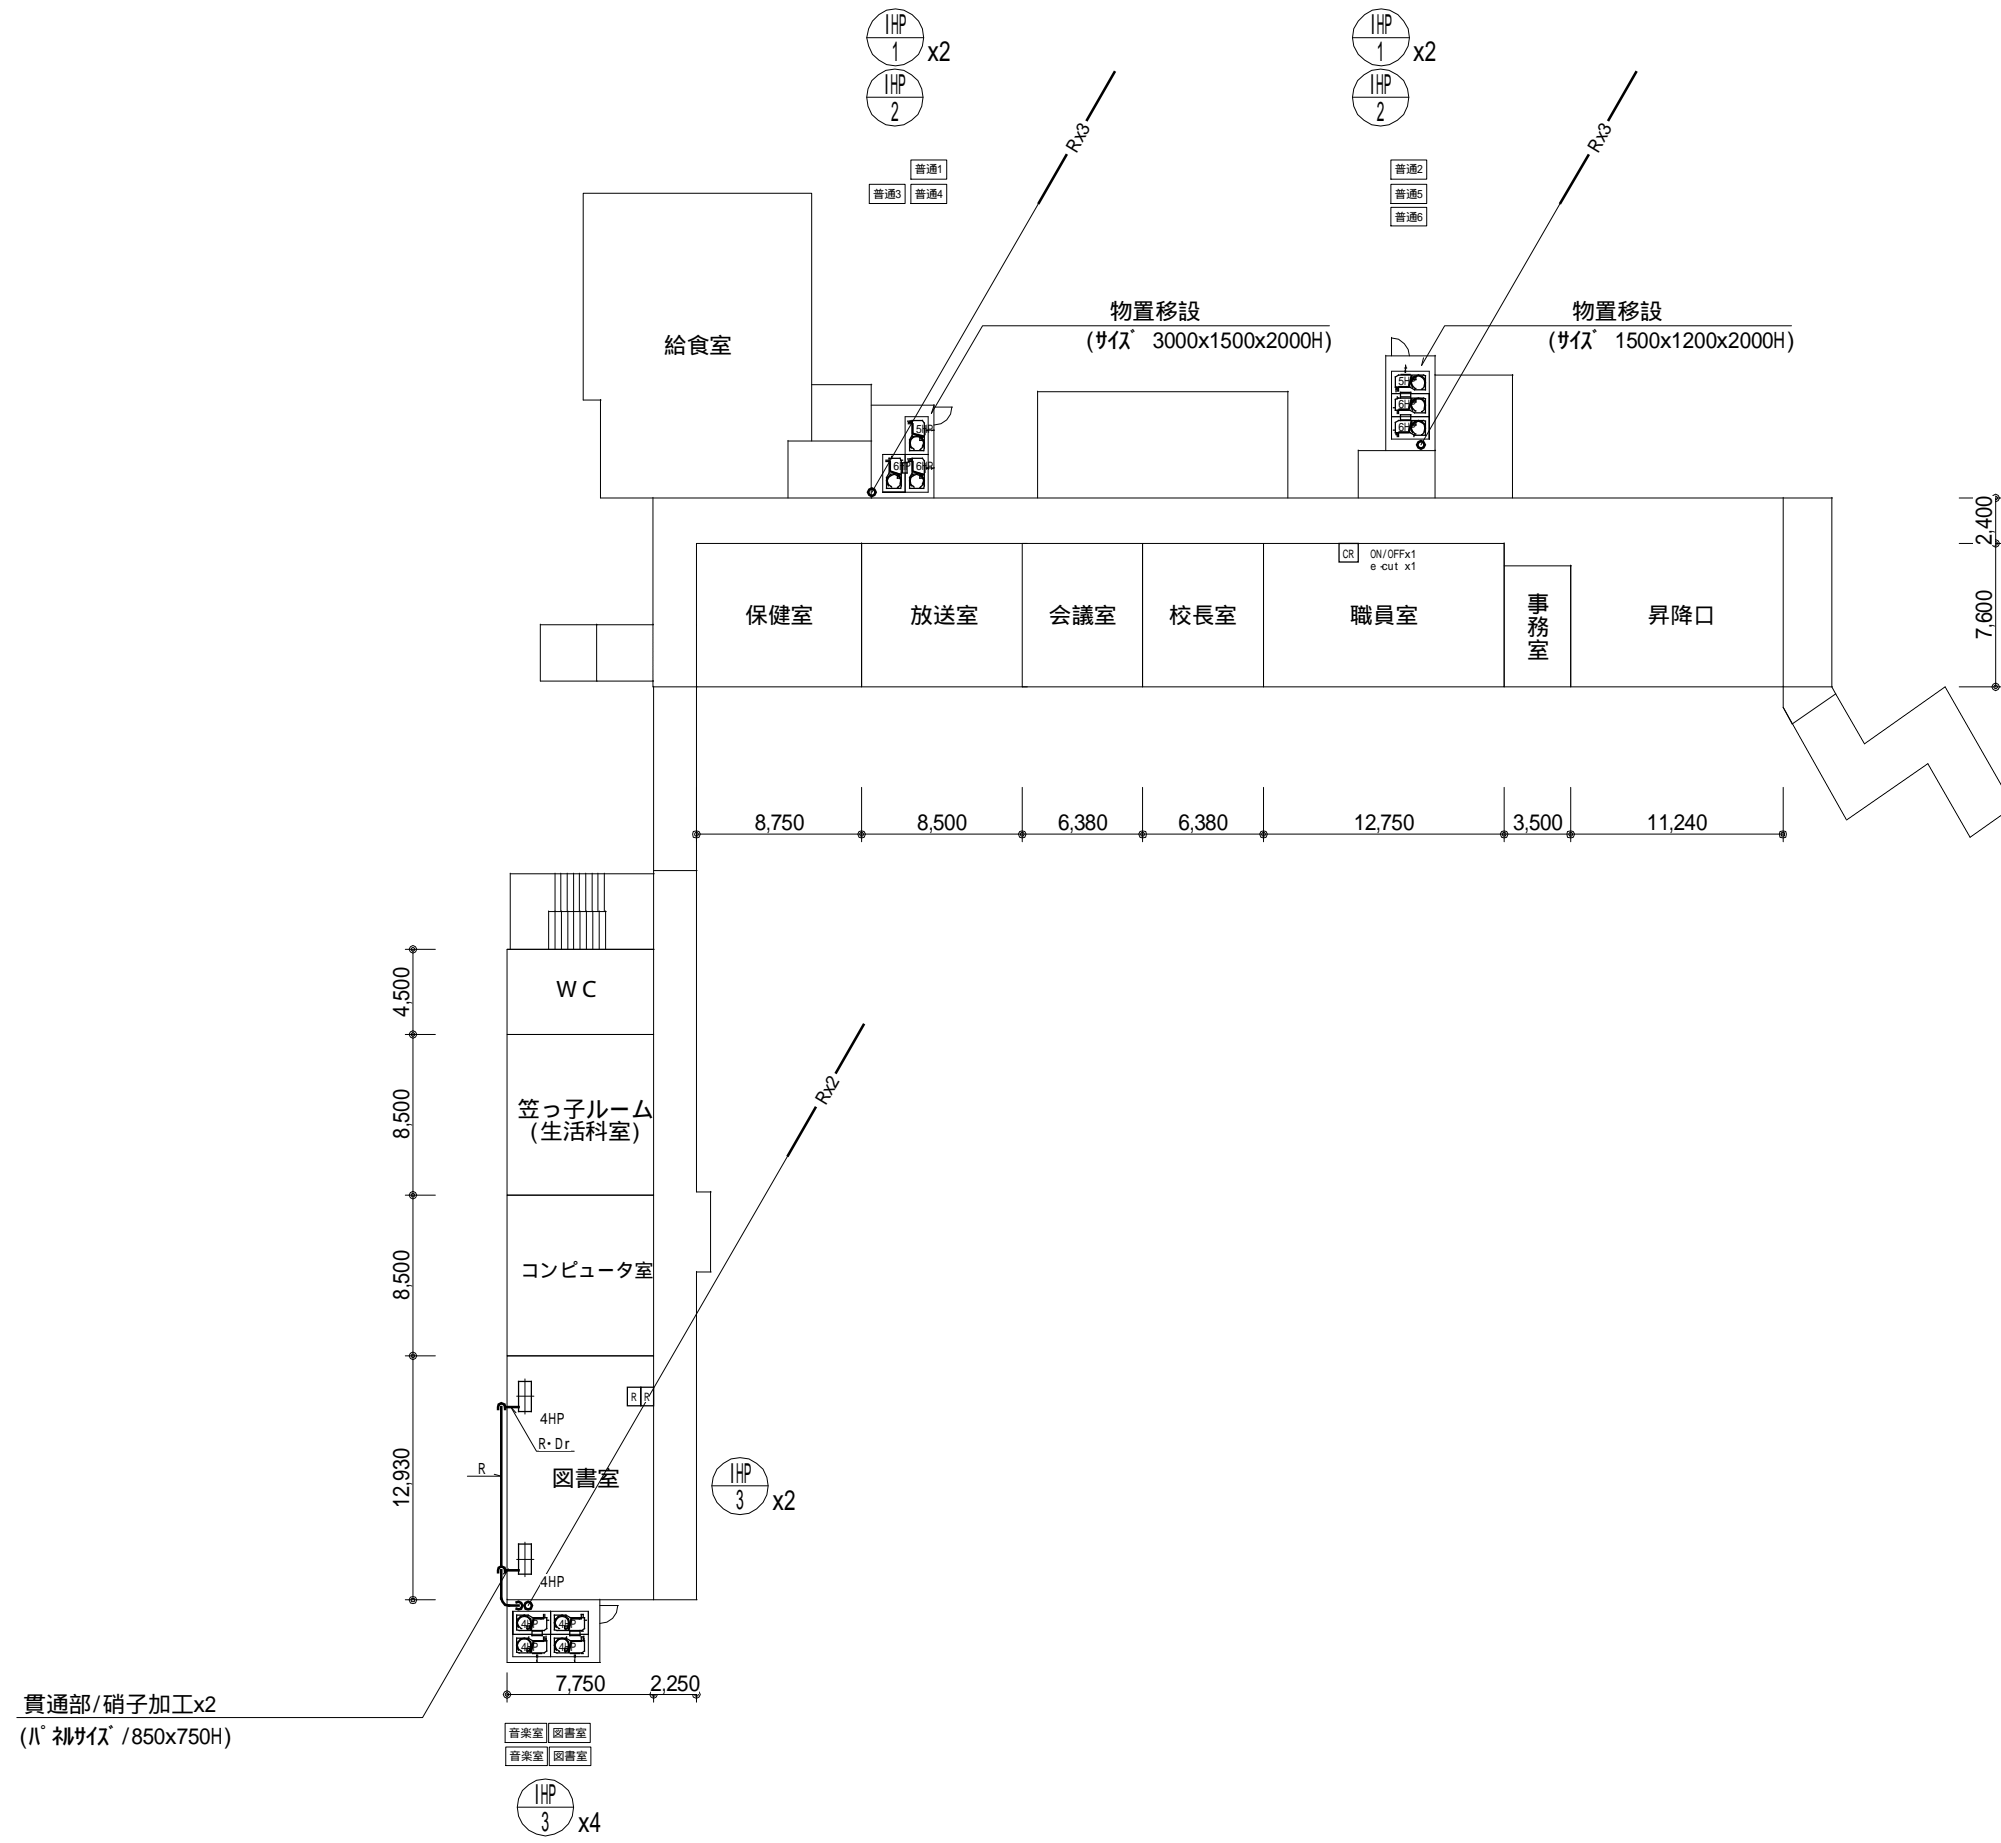


- 注記
1. H° 補サイズ は、目安とし工事の際採寸とする。
  2. 既設空調機の撤去は、天井補修を含む。
  3. 外部露出冷媒管は、ラッキングとする。
  4. 内部露出冷媒管は、化粧カバーとする。
  5. 吊ボルトは、目隠カバー・キャップとする。
  6. 点検口は、適宜取付とする。
  7. リモコン配線の露出部は、メタルモールとする。
  8. 外部配管用仮設足場は、適宜施工とする。

鴻巣市教育委員会				課長	主幹	主査	設計	工事名称	鴻巣市立小中学校空調設備貸借(電気式)	図面番号	M - 5
								図面名	笠原小学校 1階平面図(機械)	縮尺	

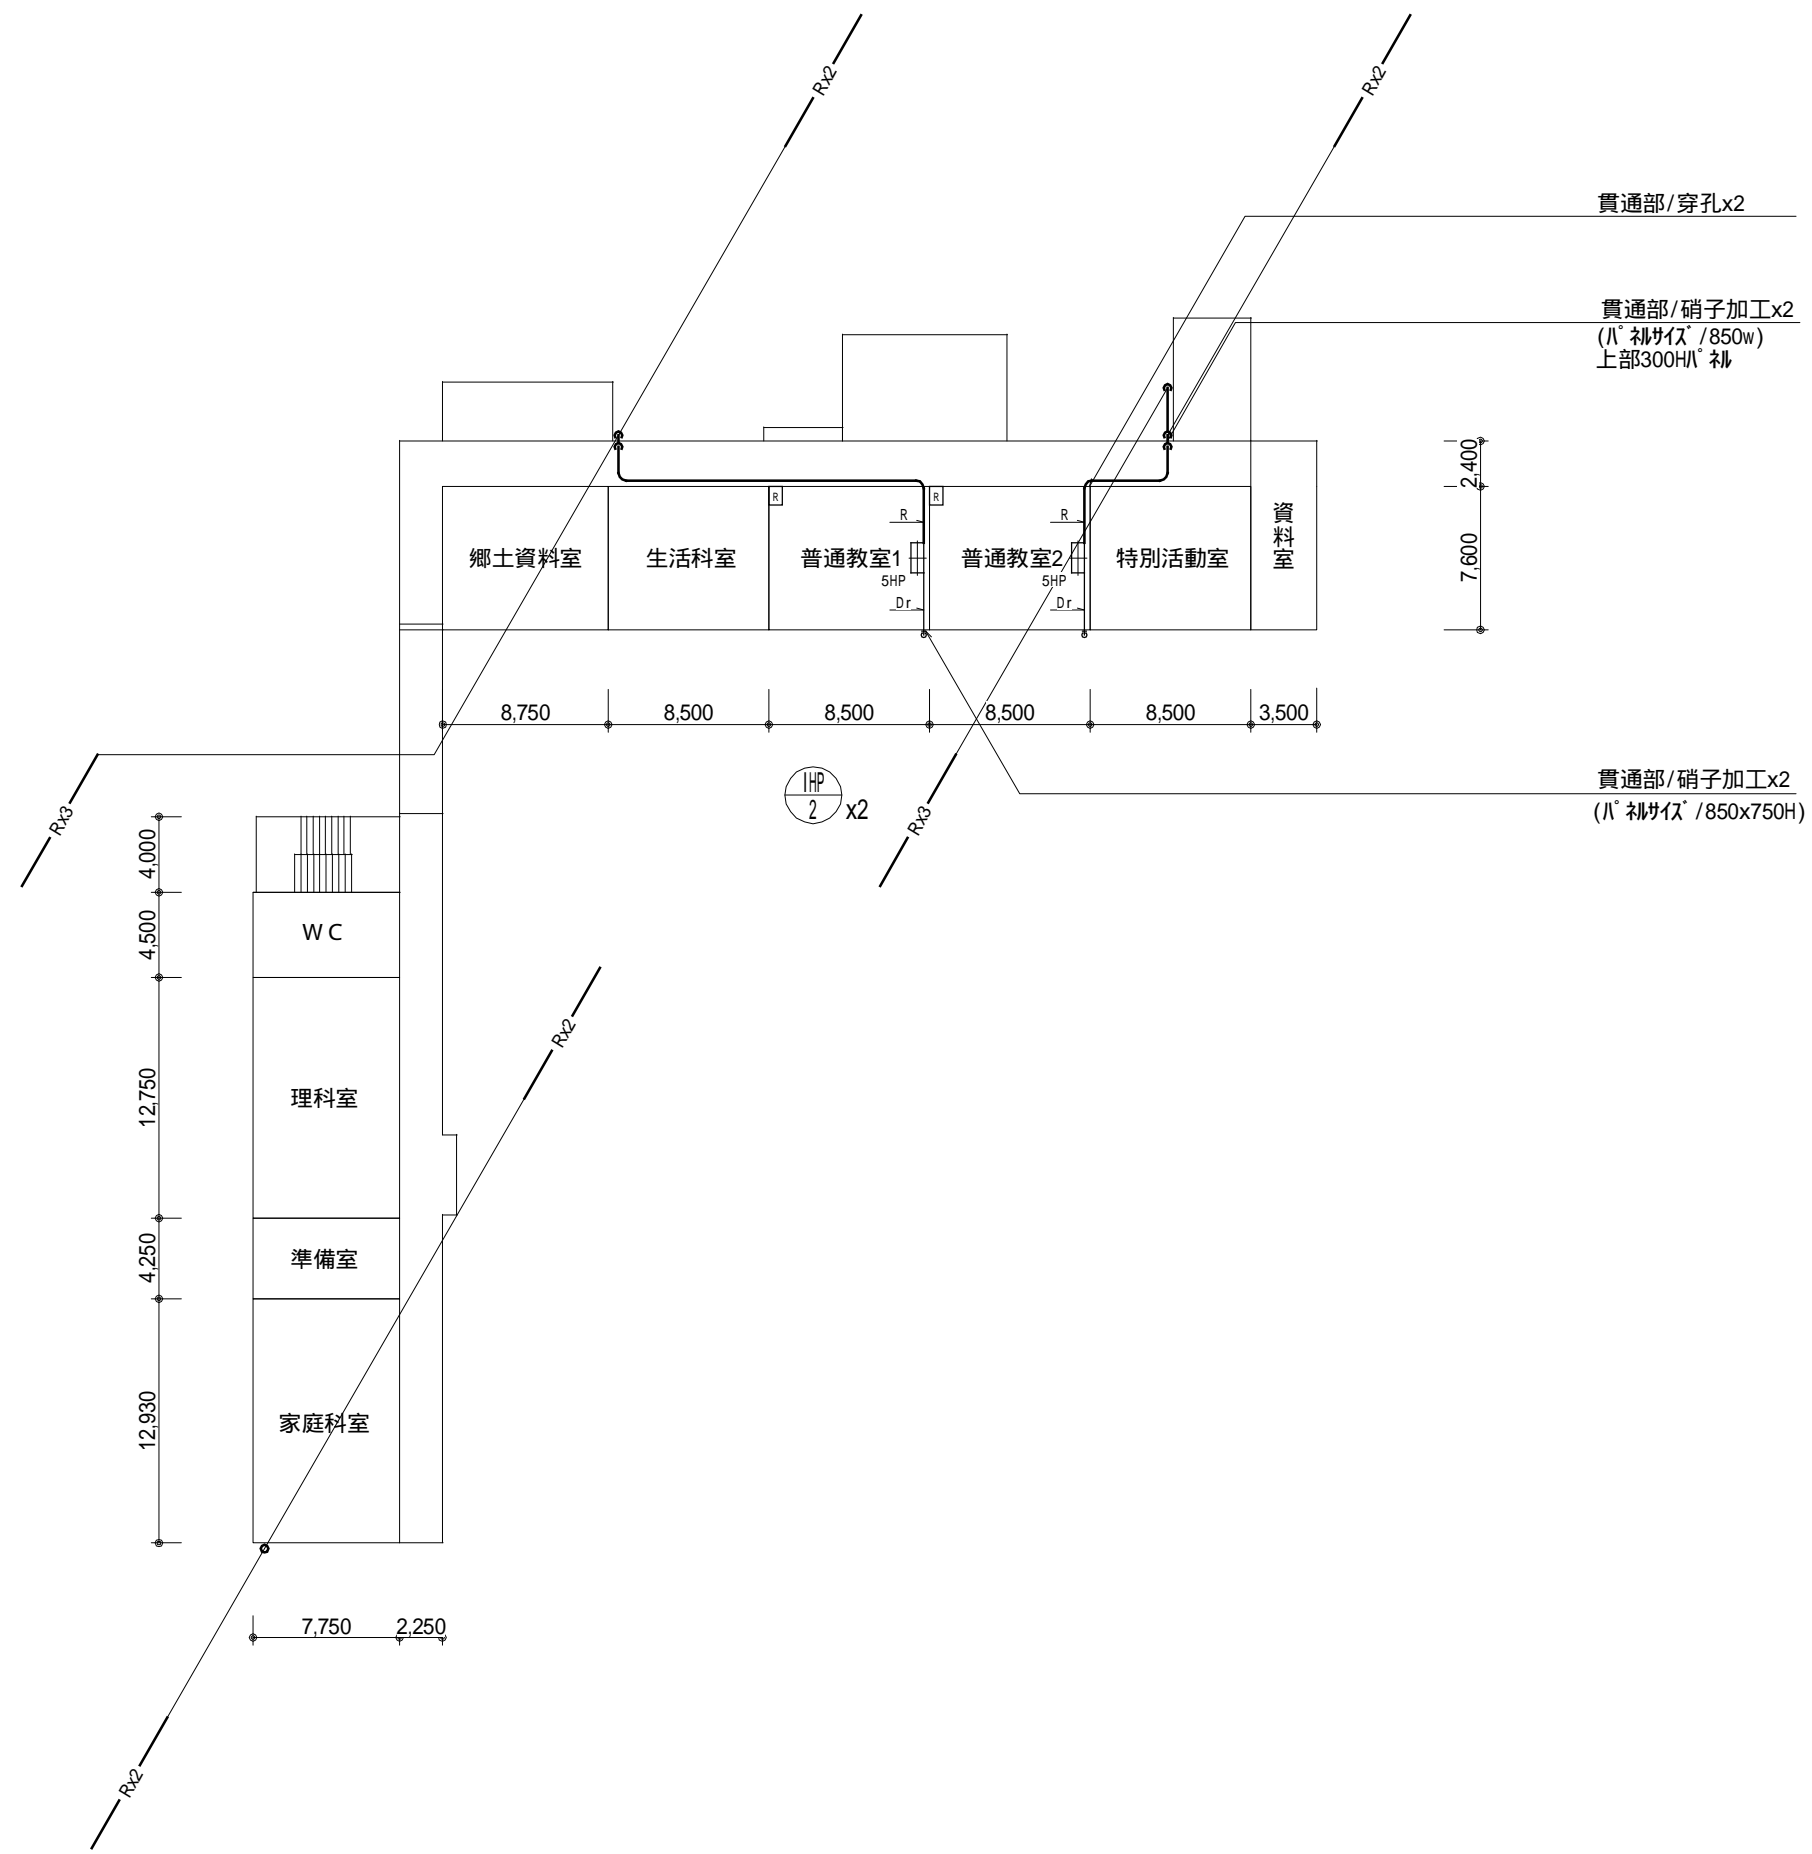


- 注記
1. H° 硝子加工 は、目安とし工事の際採寸とする。
  2. 既設空調機の撤去は、天井補修を含む。
  3. 外部露出冷媒管は、ラッキングとする。
  4. 内部露出冷媒管は、化粧カバーとする。
  5. 吊ボルトは、目隠カバー・キャップとする。
  6. 点検口は、適宜取付とする。
  7. リモコン配線の露出部は、メタルモールとする。
  8. 外部配管用仮設足場は、適宜施工とする。

鴻巣市教育委員会				課長	主幹	主査	設計	工事名称	鴻巣市立小中学校空調設備貸借（電気式）	図面番号	M - 6
								図面名	笠原小学校 2階平面図(機械)	縮尺	

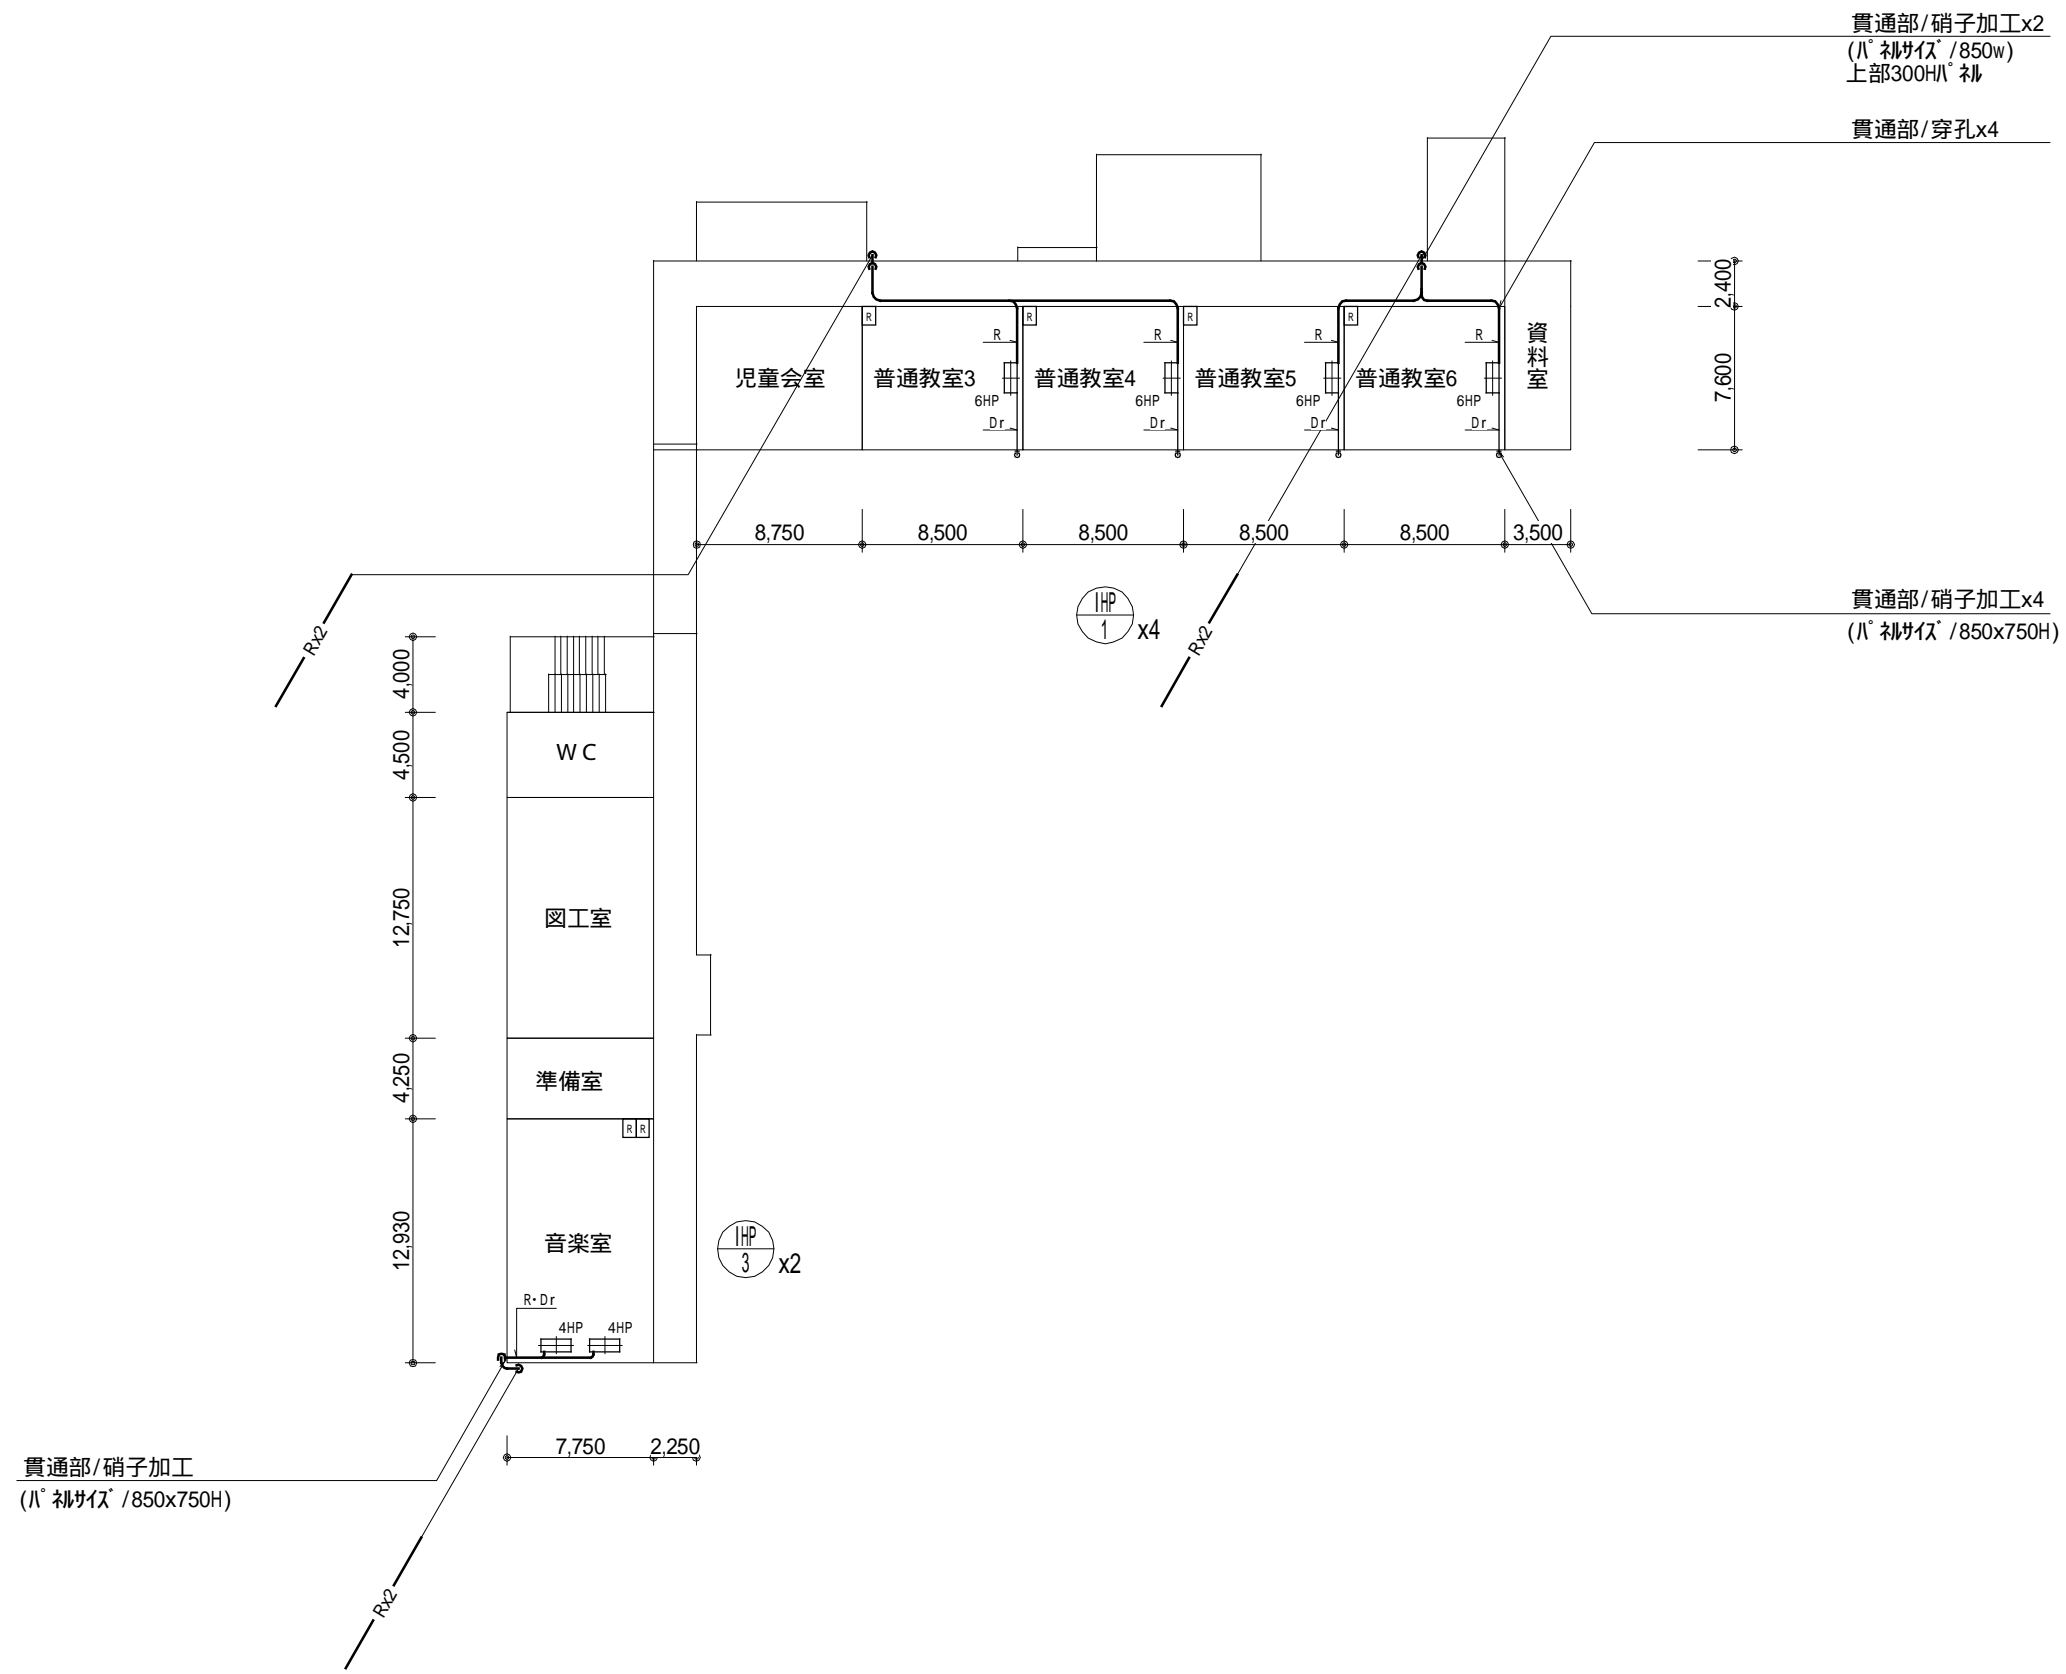

- 注記
1. H° 1/850w は、目安とし工事の際採寸とする。
  2. 既設空調機の撤去は、天井補修を含む。
  3. 外部露出冷媒管は、ラッキングとする。
  4. 内部露出冷媒管は、化粧カバーとする。
  5. 吊ボルトは、目隠カバー・キャップとする。
  6. 点検口は、適宜取付とする。
  7. リモコン配線の露出部は、メタルモールとする。
  8. 外部配管用仮設足場は、適宜施工とする。

鴻巣市教育委員会				課長	主幹	主査	設計	工事名称	鴻巣市立小中学校空調設備貸借（電気式）	図面番号	M - 7
								図面名	笠原小学校 3階平面図(機械)	縮尺	

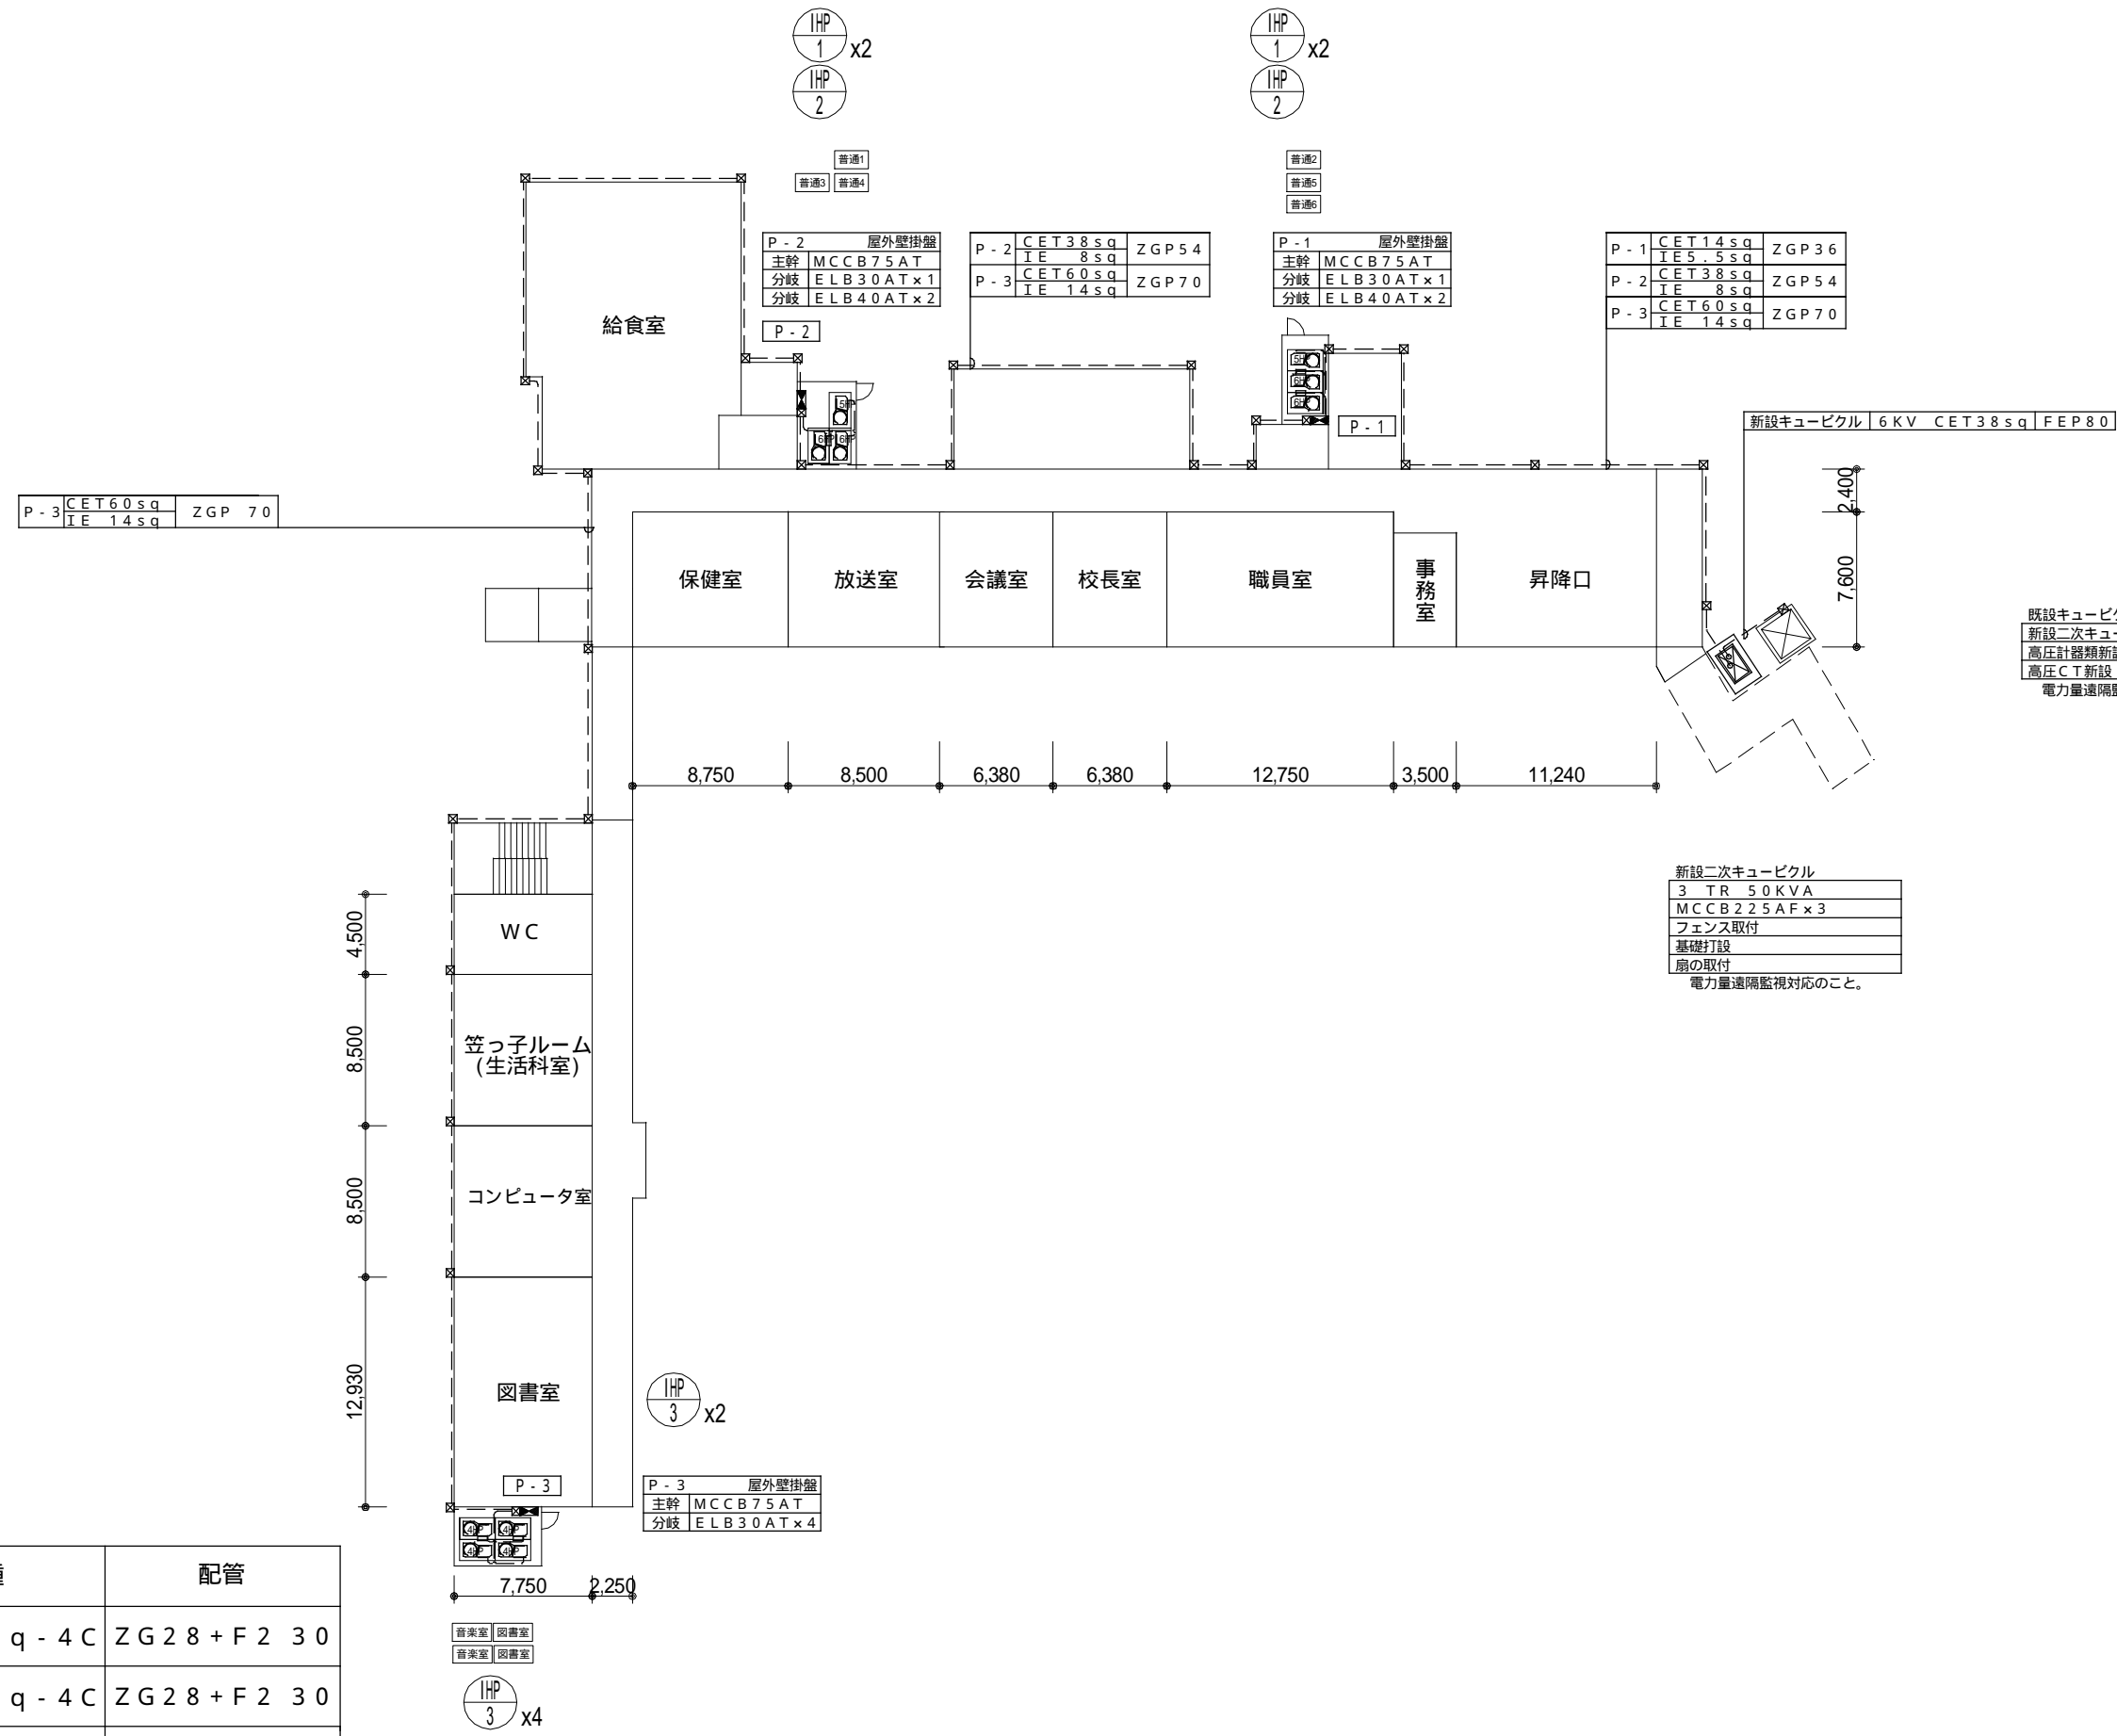


既設キュービクル  
 新設二次キュービクル用LBS取付  
 高圧計器類新設(パネル含む)  
 高圧CT新設  
 電力量遠隔監視対応のこと。

新設二次キュービクル  
 3 TR 50KVA  
 MCCB 225AF×3  
 フェンス取付  
 基礎打設  
 扉の取付  
 電力量遠隔監視対応のこと。

室外機	線種	配管
IHP 4	CE 5.5sq - 4C	ZG 28 + F 2 30
IHP 5	CE 5.5sq - 4C	ZG 28 + F 2 30
IHP 6	CE 5.5sq - 4C	ZG 28 + F 2 30



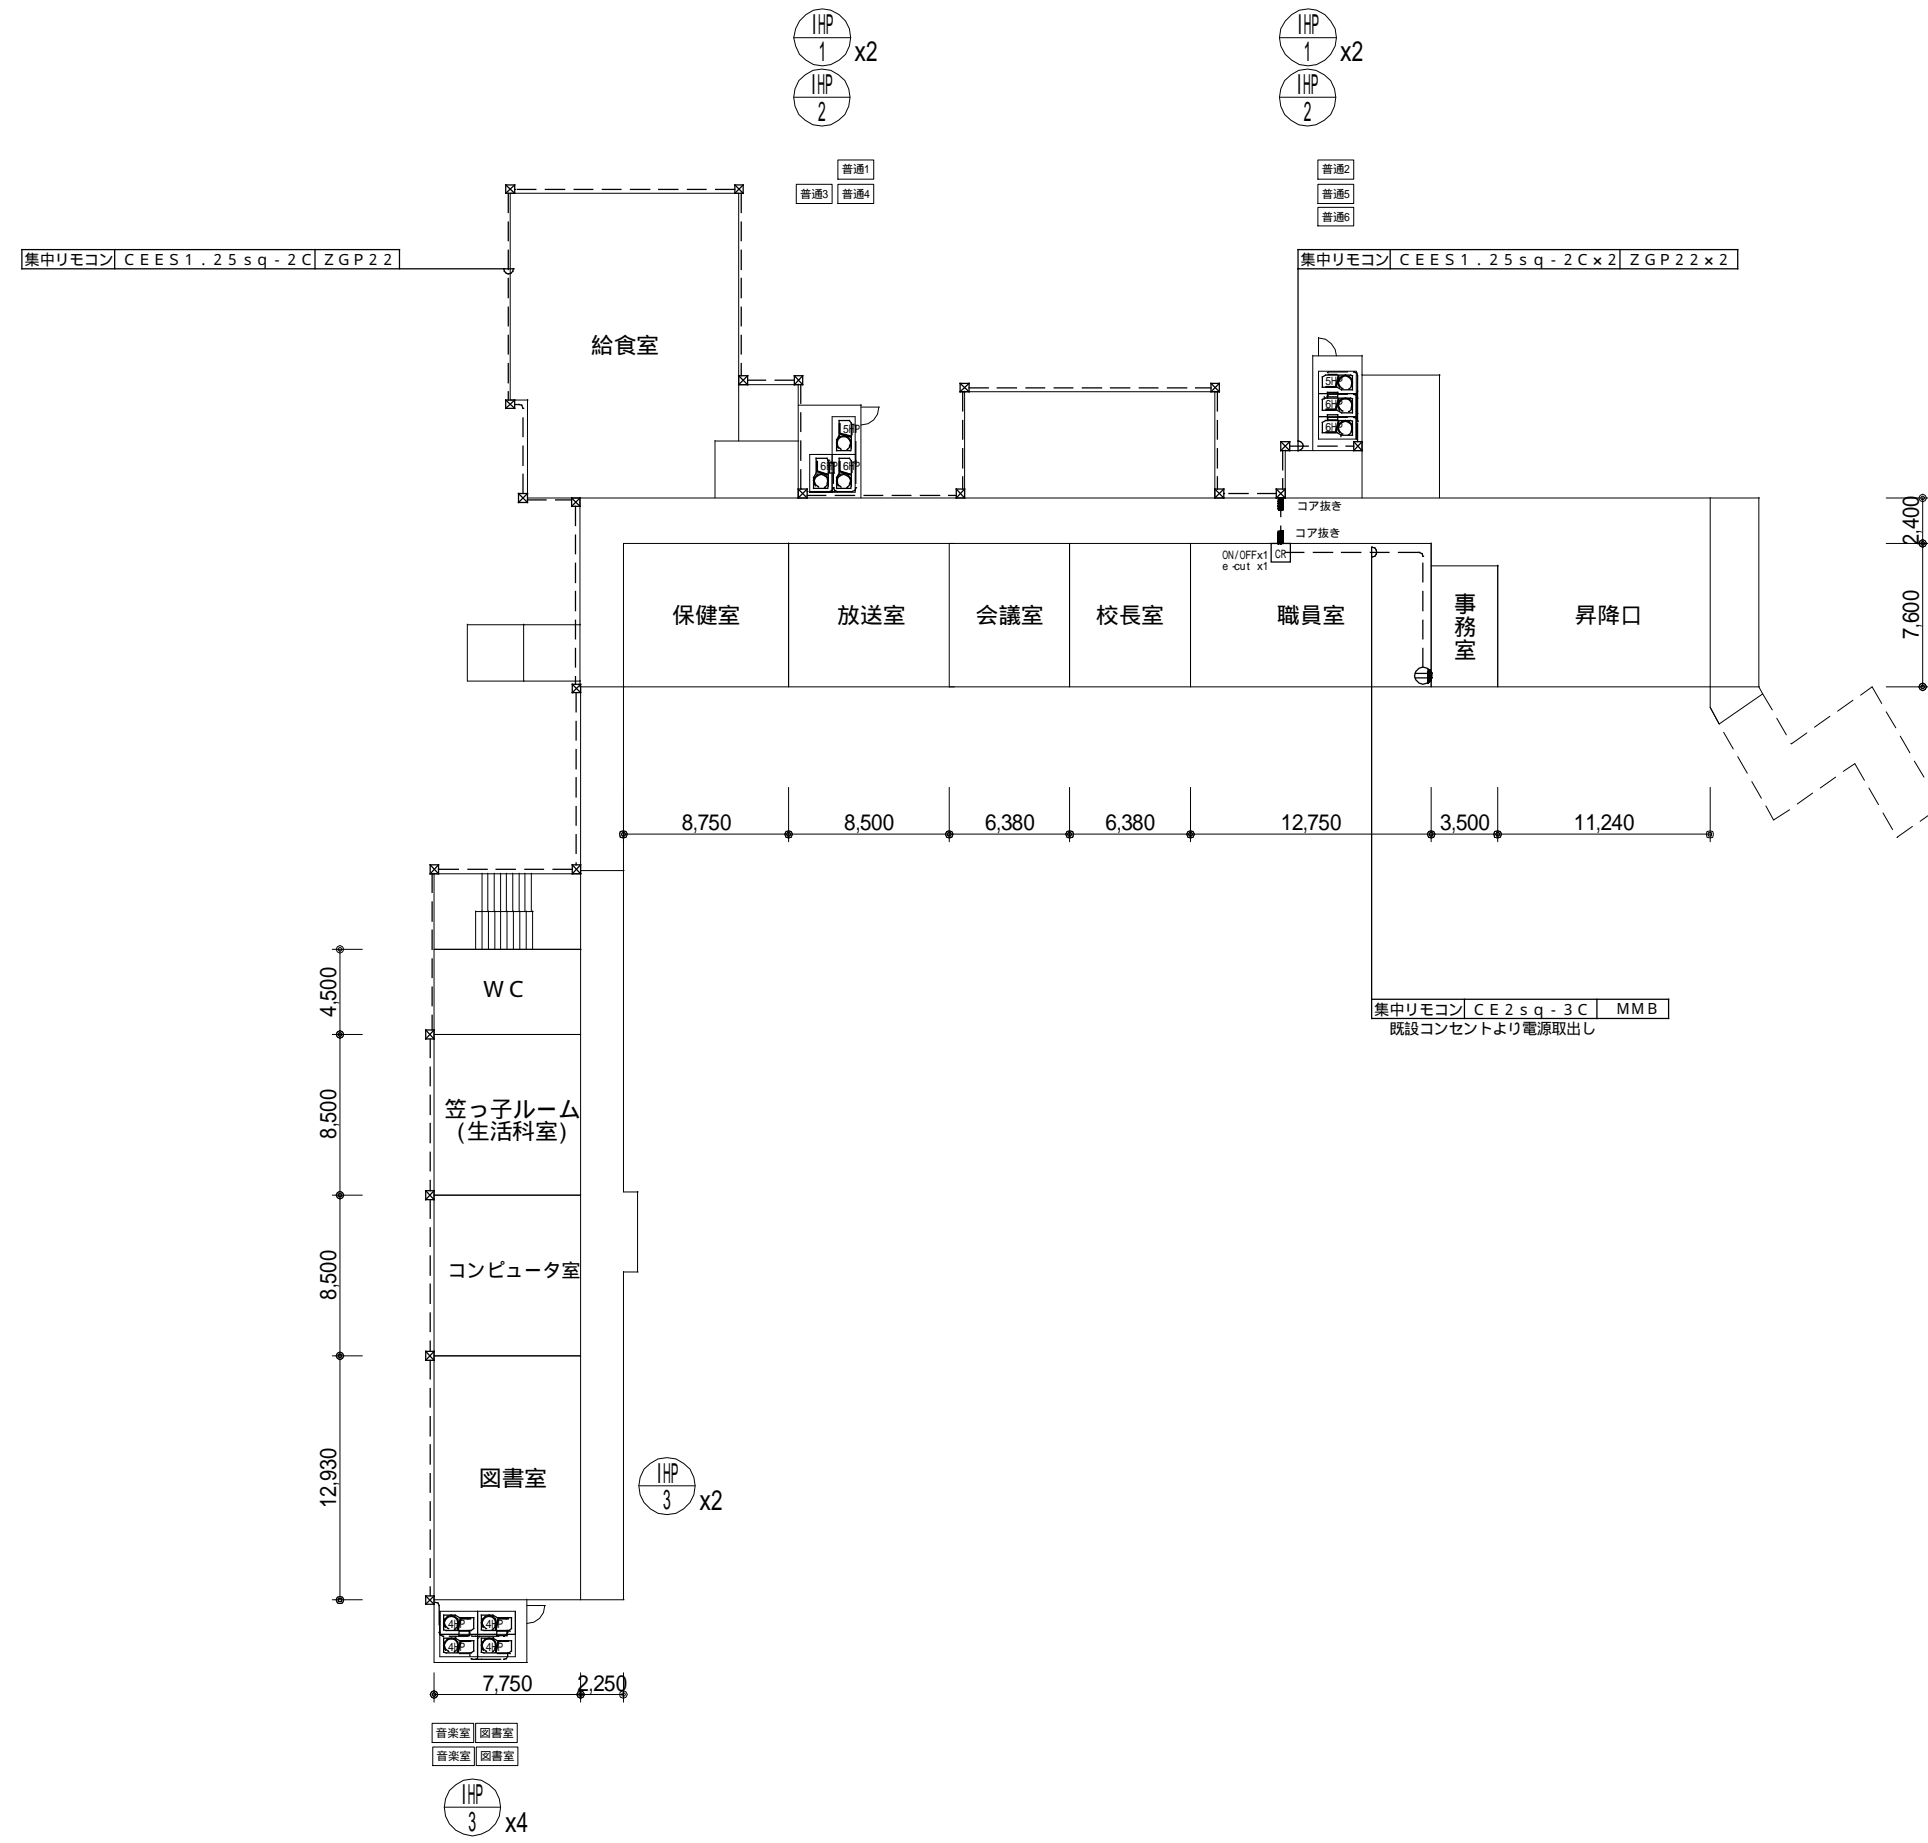

鴻巣市教育委員会				課	主	主	設	工事名称	鴻巣市立小中学校空調設備貸借(電気式)	図面番号	E - 2
				図面名	笠原小学校 1階平面図(遠方制御)	縮尺	1/400				